



管割図


①
(上新田)

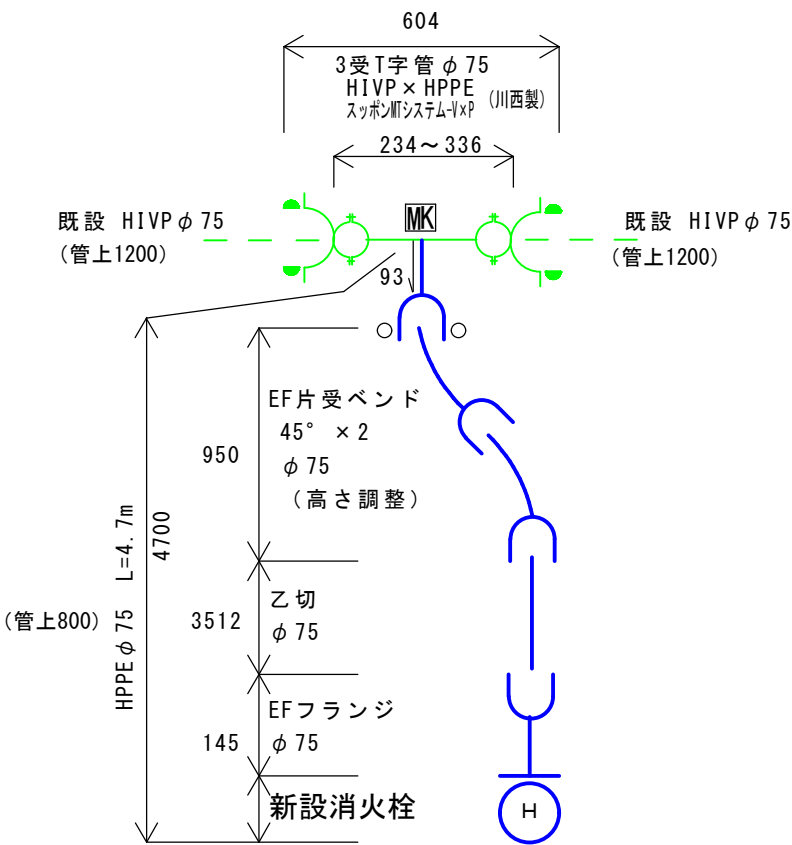

②
(前原)

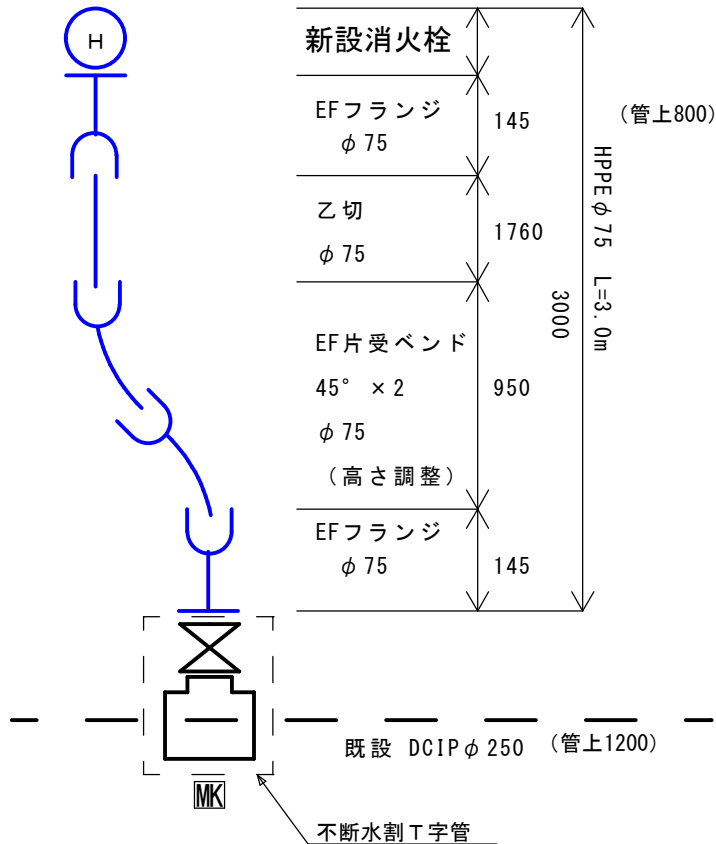


③
(小沢)

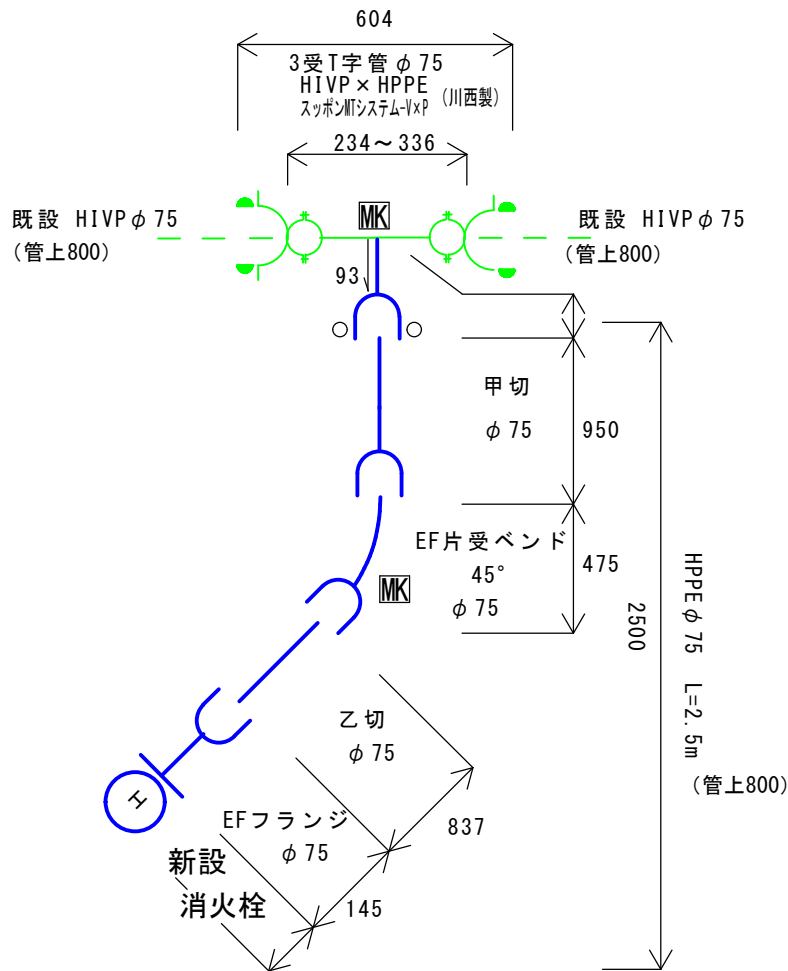

消火栓資材数量表		当初	変更	単位
HPPE 片受直管 (5m)	φ 75	1		本
HPPE 直管 (フレイント管)	φ 75	2.6		m
EFベント 45° (片受)	φ 75	5		個
EFフランジ (片受)	φ 75	4		個
LSPフランジ 接合材料セット	φ 75	4		組
3受T字管 (HIVE x HPPE)	φ 75	2		個
不断水割T字管	φ 250 x 75	1		個
識別マーカー		4		個
地上式消火栓 (副弁付)		3		基

消火栓労務内訳表		当初	変更	単位
ホリイ管据付工	φ 75	10.2		m
ホリイ管継手工 融着接合 (片側)	φ 75	10		箇所
ホリイ管 (メカニカル継手) 布設工	φ 75	2		箇所
メカニカル継手工	φ 75	8		箇所
ホリイ管切断工	φ 75	4		箇所
硬質塩化ビニル管切断工 撤去管	φ 75	4		箇所
フランジ継手工	φ 75	1		箇所
不断水施工費	φ 250 x 75	1		箇所
消火栓設置工 機械施工 地上式 単口消火栓		3		箇所


断面図

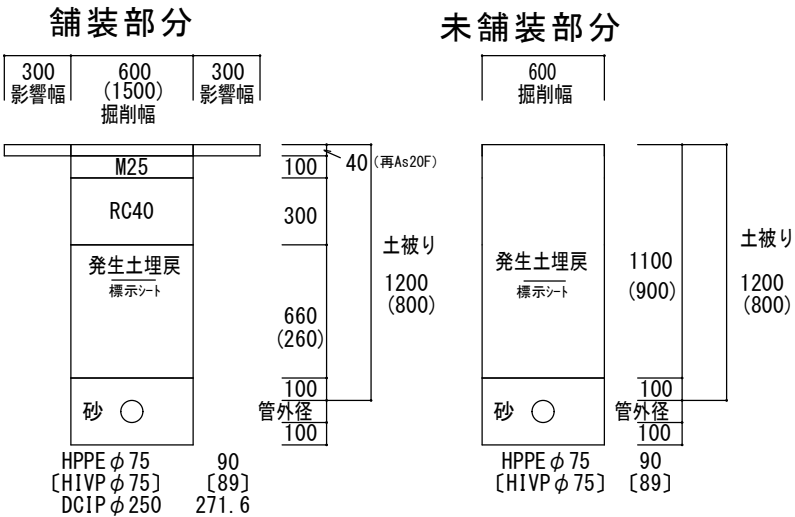


令和 7 年度					
管割図			縮尺 FREE		
消火栓新設工事 1					
伊那市		上新田		前原 小沢	
課長	宮下		係長	伊藤	
照査	沓掛	設計	木村	製図	木村
図面番号			2 葉中之 1		
伊 那 市 役 所 水 道 整 備 課					

舗装展開平面図


① （上新田）

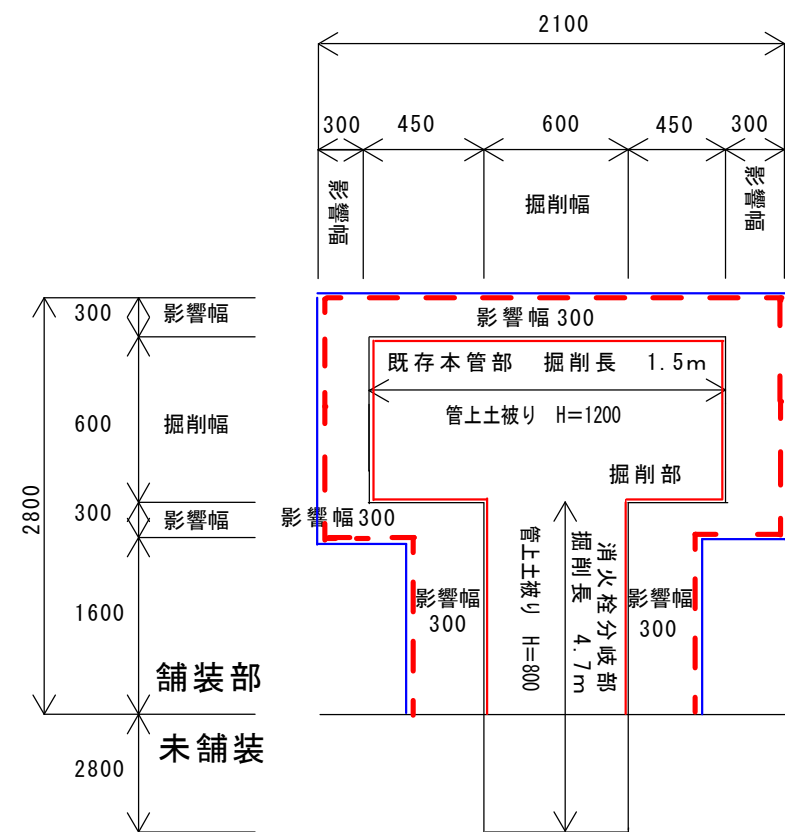

② （前原）

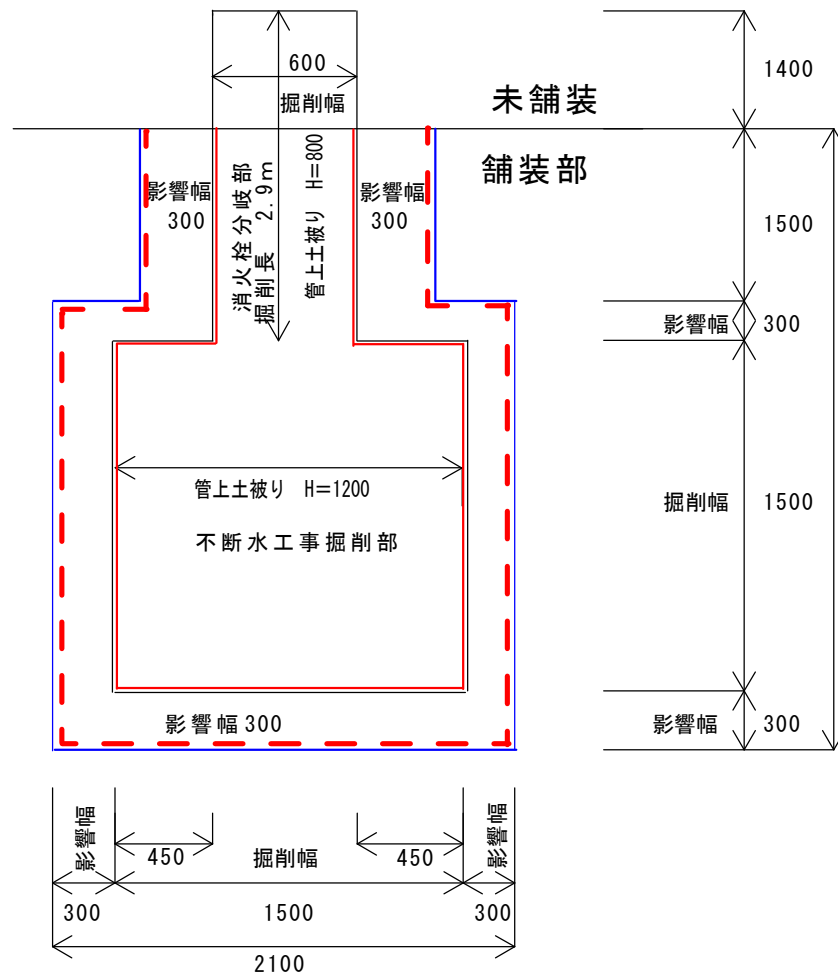

③ （小沢）

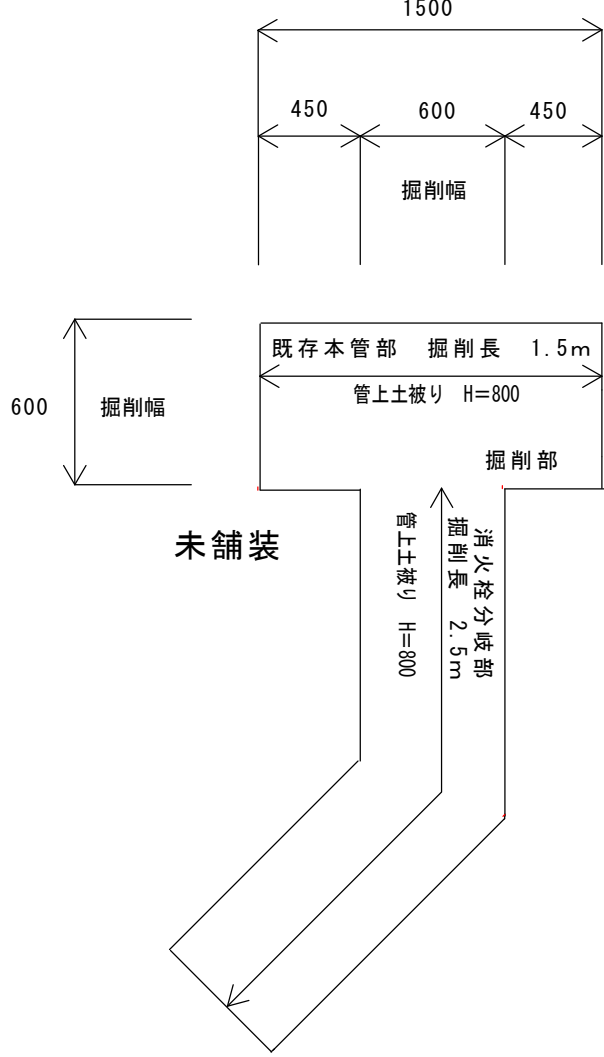

舗装工数量表	当初	変更
舗装切断	35	m
一次切断	16.4	m
二次切断	18.8	m
表層工（人力施工1.4m以下）	10.7	m ²
舗装版取壊し積込工	10.7	m ²
As運搬・処理 10.7×0.04=0.428	0.4	m ³
不陸整正	5.3	m ²
消火栓土工 H=800舗装路 φ75	3.7	m
消火栓土工 H=800未舗装路 φ75	8.2	m
消火栓土工 H=1200舗装路 φ75	1.5	m
消火栓土工 H=1200舗装路 φ250	1.5	m

一次切断	①1900+450+600+1500+600+450+1900=7,400	②1800+450+1500+1500+1500+450+1800=9,000	7400+9000=16,400	①+②=16.4m
二次切断	①1600+450+1200+2100+1200+450+1600=8,600	②（1500+450+2100）×2+2100=10,200	8600+10200=18,800	①+②=18.8m
舗装切断距離	16.4+18.8=35.2≒35m			
影響幅	-			
表層工（人力施工1.4m以下）	(2100+1600)×1200+2100×2100+1500×1200=10,650,000 ≒10.7m ² t=4cm			
不陸整正	5.28m ² ≒5.3m ²			
消火栓土工 H=800舗装路 φ75	1.9+1.8=3.7			
消火栓土工 H=800未舗装路 φ75	2.8+1.4+1.5+2.5=8.2			
消火栓土工 H=1200舗装路 φ75	1.5			
消火栓土工 H=1200舗装路 φ250	1.5（掘削幅1.5m）			

令和 7 年度						
舗装展開平面図				縮尺 FREE		
消火栓新設工事 1						
伊那市		上新田		前原		小沢
課長	宮下			係長	伊藤	
照査	沓掛	設計	木村		製図	木村
図面番号			2 葉中之 2			
伊 那 市 役 所 水 道 整 備 課						