
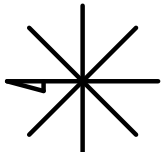


- 凡 例
- 建 物
- ⊖ 未とりこわし建物
 - ⊕ 危険建物
 - ⊖ 借用建物
 - ⊖ 屋外 屋外教育環境整備事業によるもの
- 建物以外の工作物
- ⊖ 自転車置場
 - ⊖ 倉 庫
 - ⊖ 吹き抜けの渡り廊下
 - ⊖ 温 室
 - ⊖ 撲 相撲場
 - ⊖ 簡易な小規模構造物
 - ⊖ 社 社会体育施設
 - ⊖ 動 動物小屋

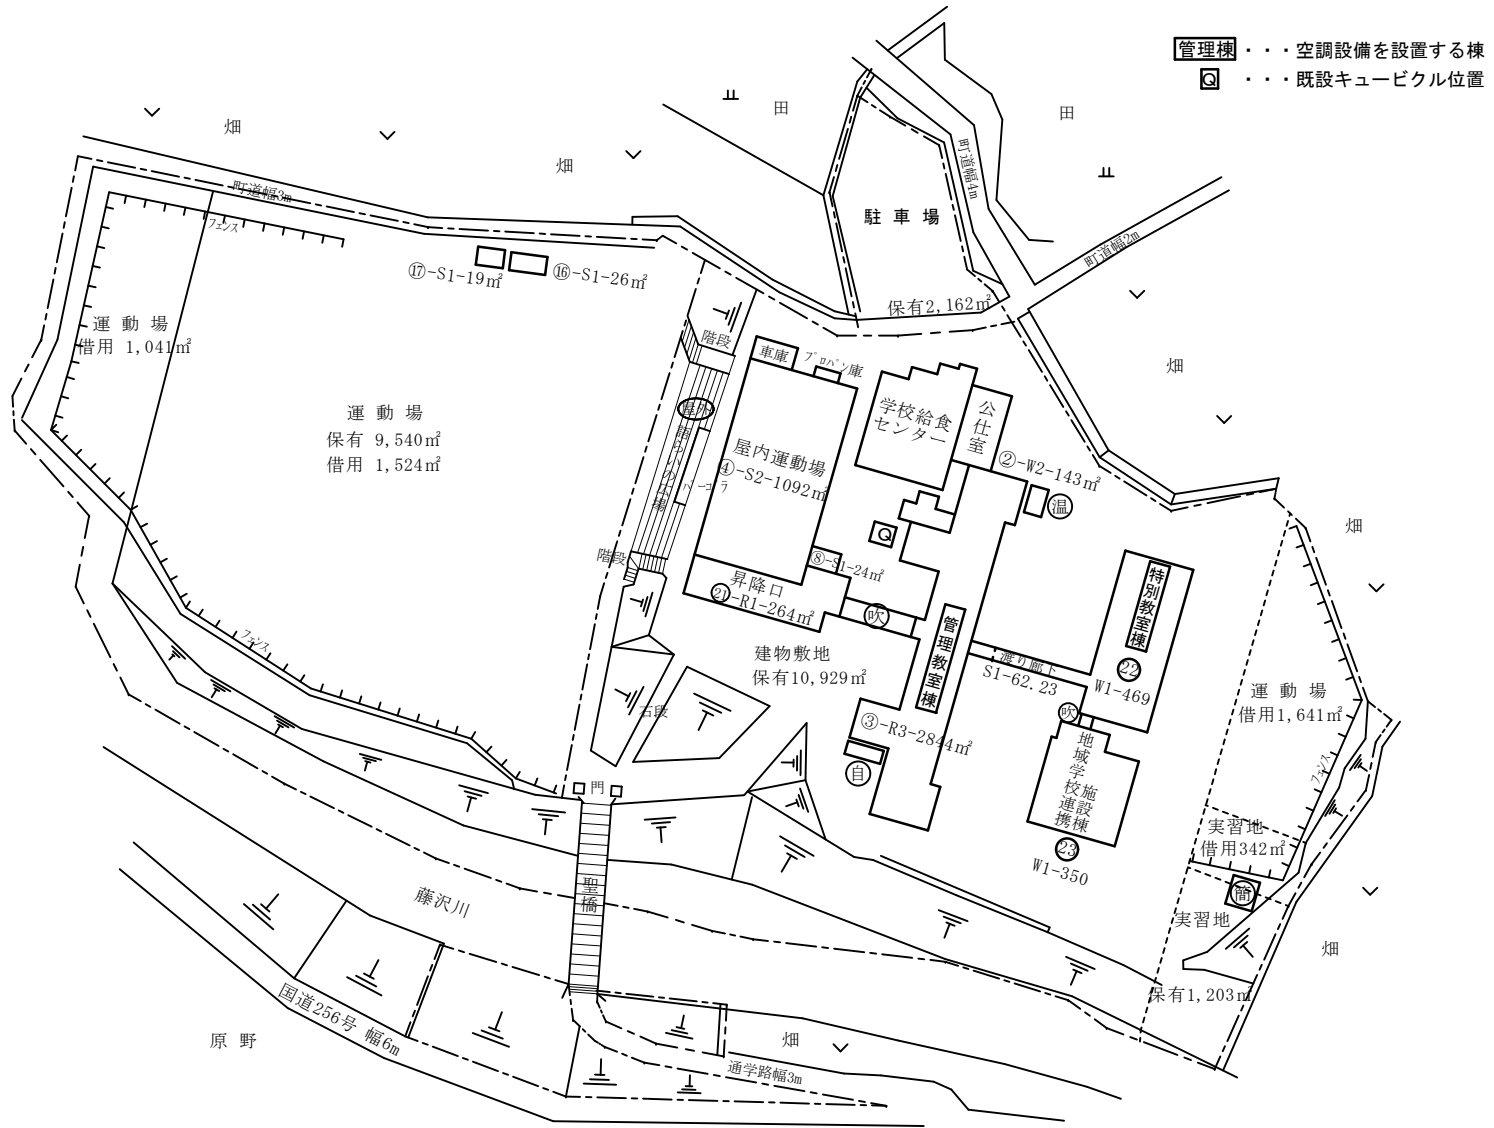

（北に矢印を付す）

令和7年度 高遠中学校ほか 空調設備設置工事 実施設計業務委託



 

 

 

③ 1階



管理教室棟

③ 2階

③ 3階

③ 屋上

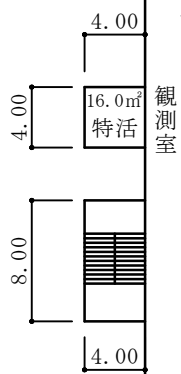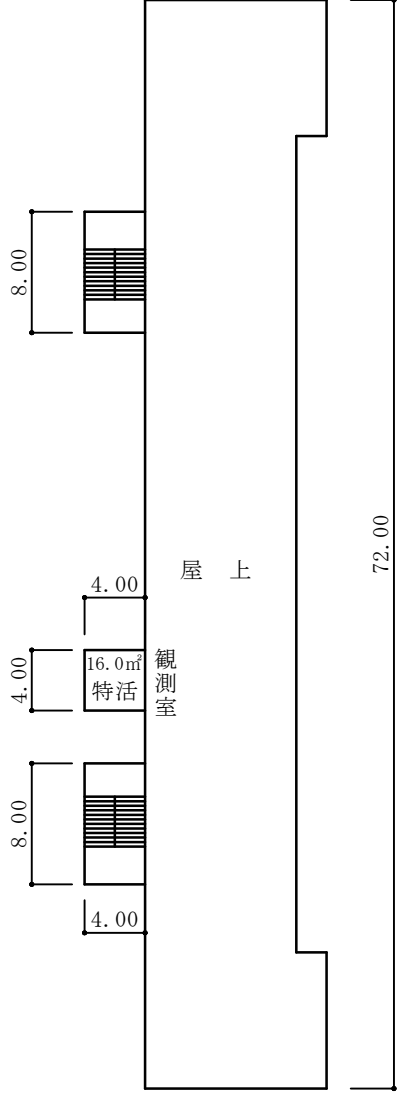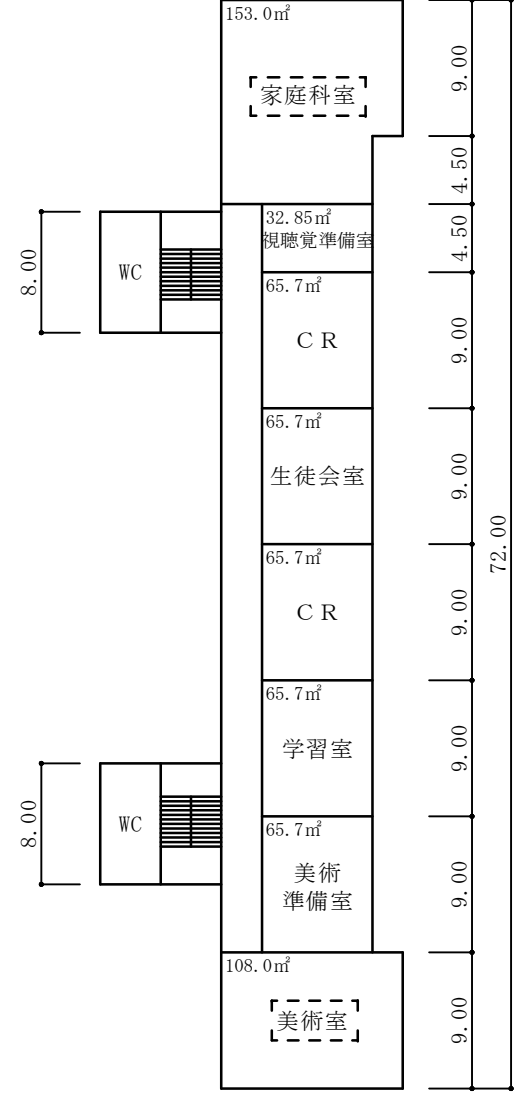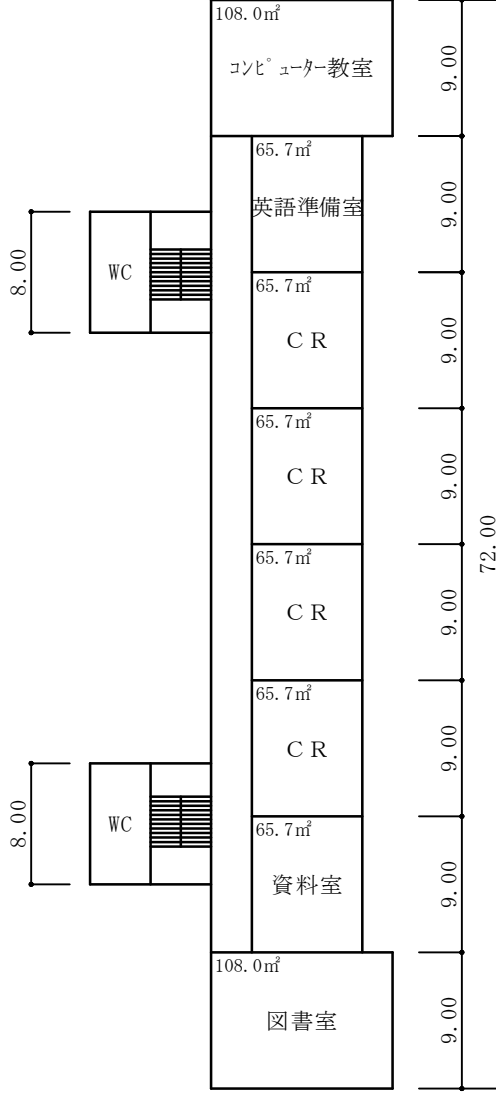
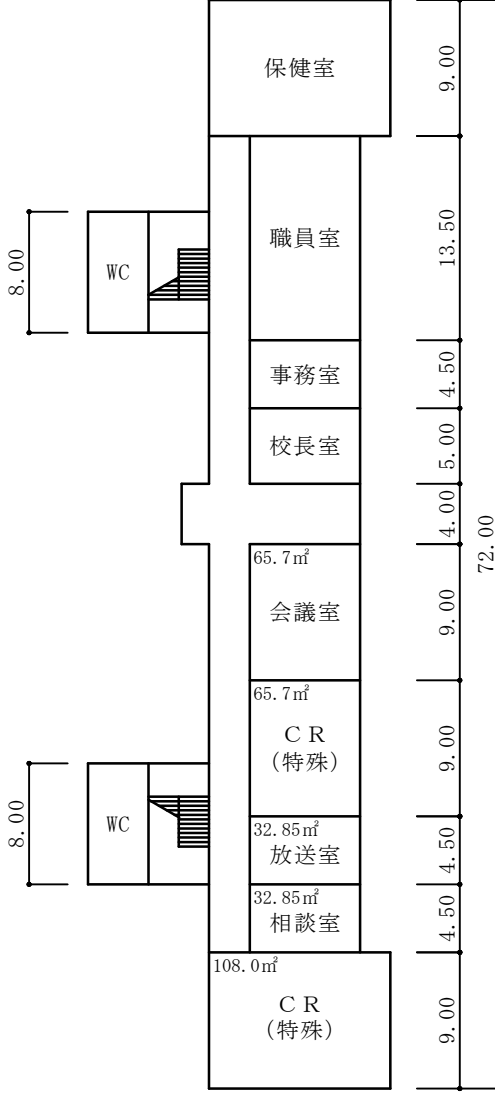


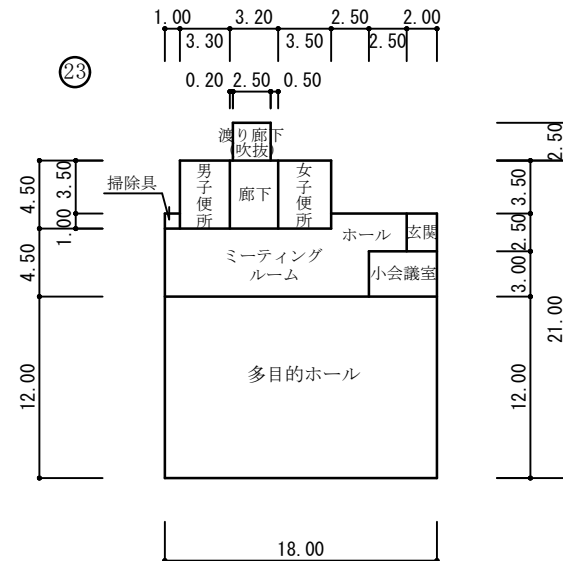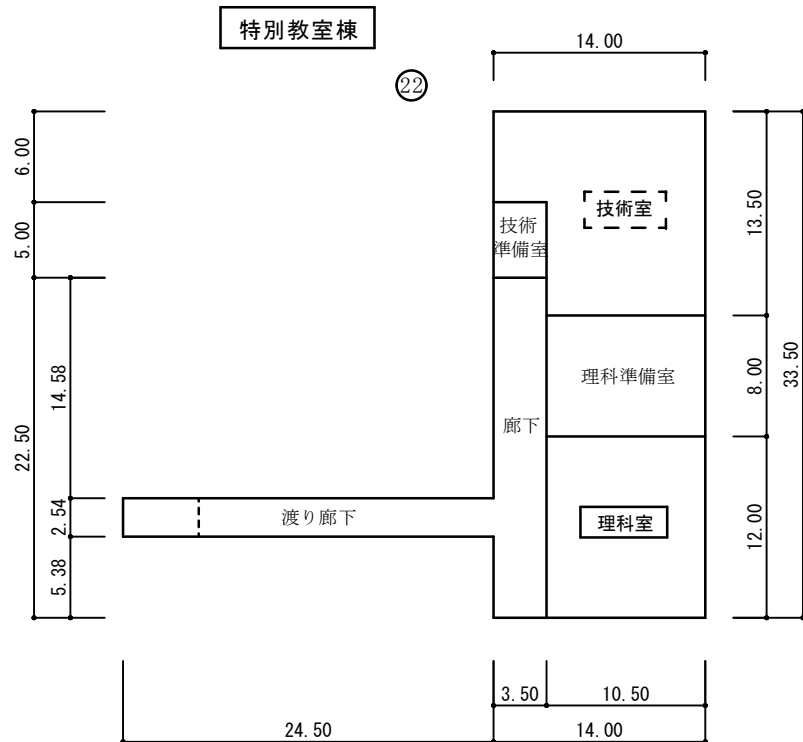

- 理科室 . . . 空調設備設置教室
- 技術室 . . . 空調設備設置予定教室 (複数教室から1教室を選択)


令和7年度 高遠中学校ほか 空調設備設置工事 実施設計業務委託

- 凡 例
- 建 物
- ⊕ 未とりこわし建物
 - ⊖ 危 険 建 物
 - ⊙ 借 用 建 物
 - ⊗ 屋外 屋外教育環境整備事業によるもの
- 建物以外の工作物
- ⊕ 自転車置場
 - 倉 庫
 - 吹 吹き抜けの渡り廊下
 - 温 温 室
 - 撲 相 撲 場
 - 簡 簡易な小規模構造物
 - 社 社会体育施設
 - 動 動物小屋

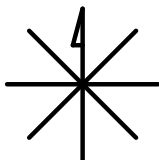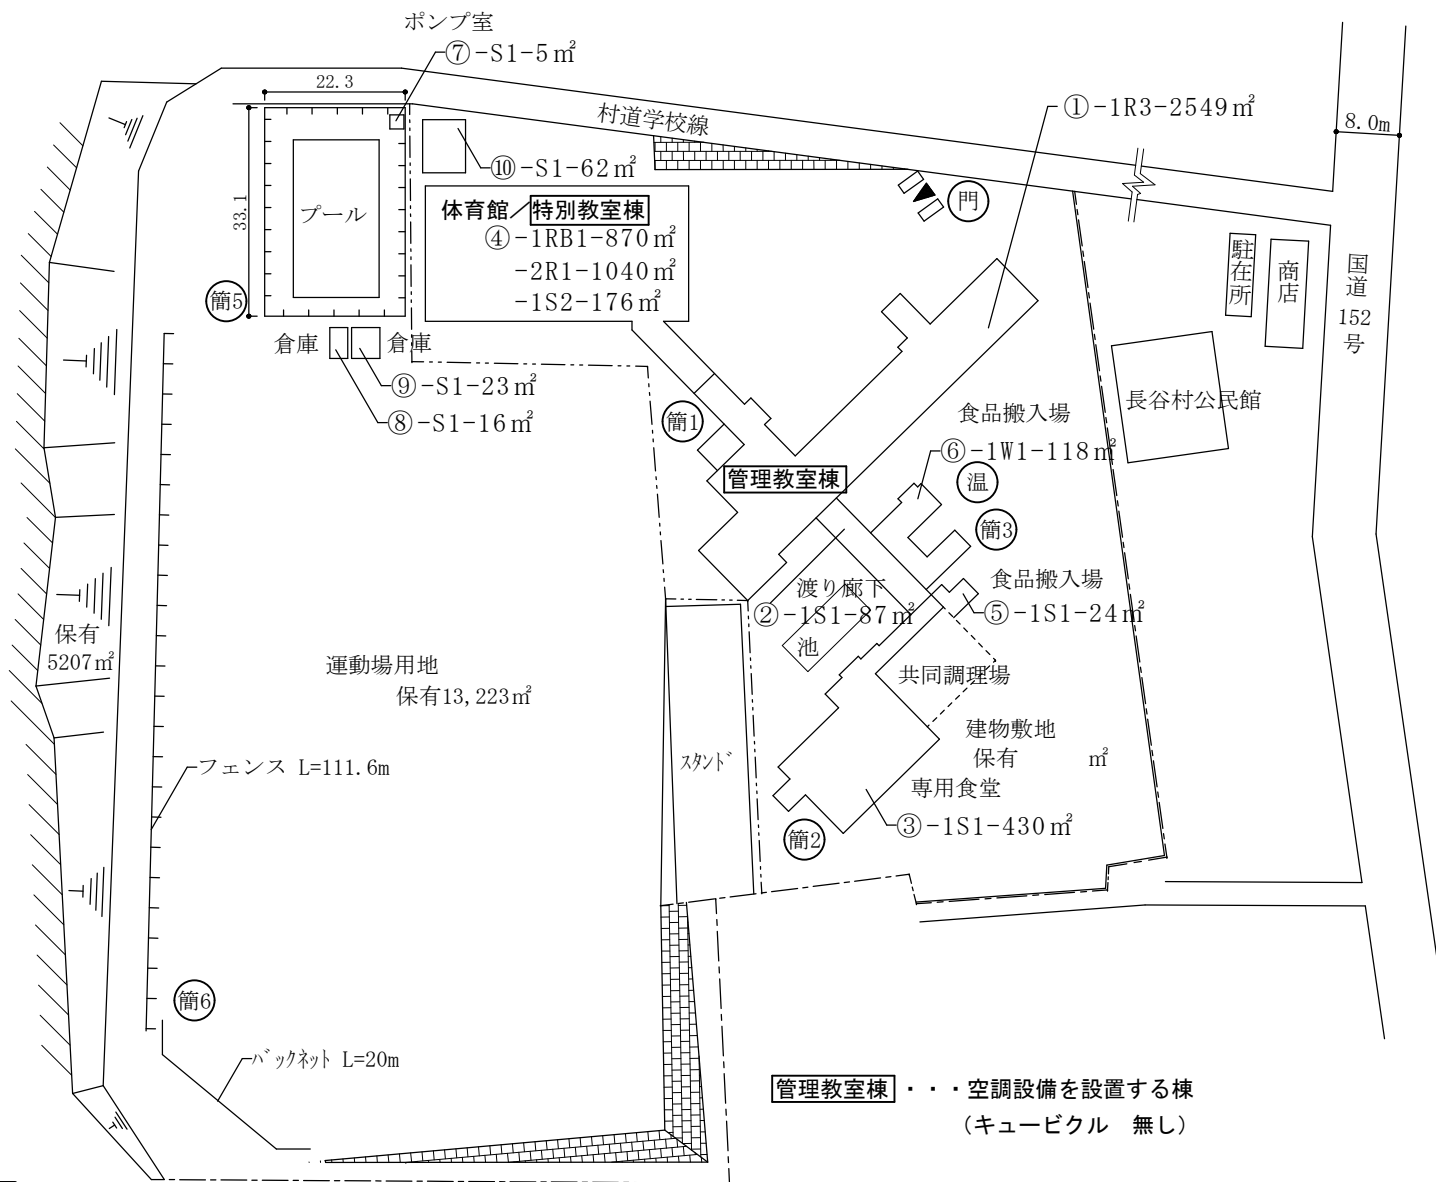


(北に矢印を付す)

令和7年度 高遠中学校ほか 空調設備設置工事 実施設計業務委託

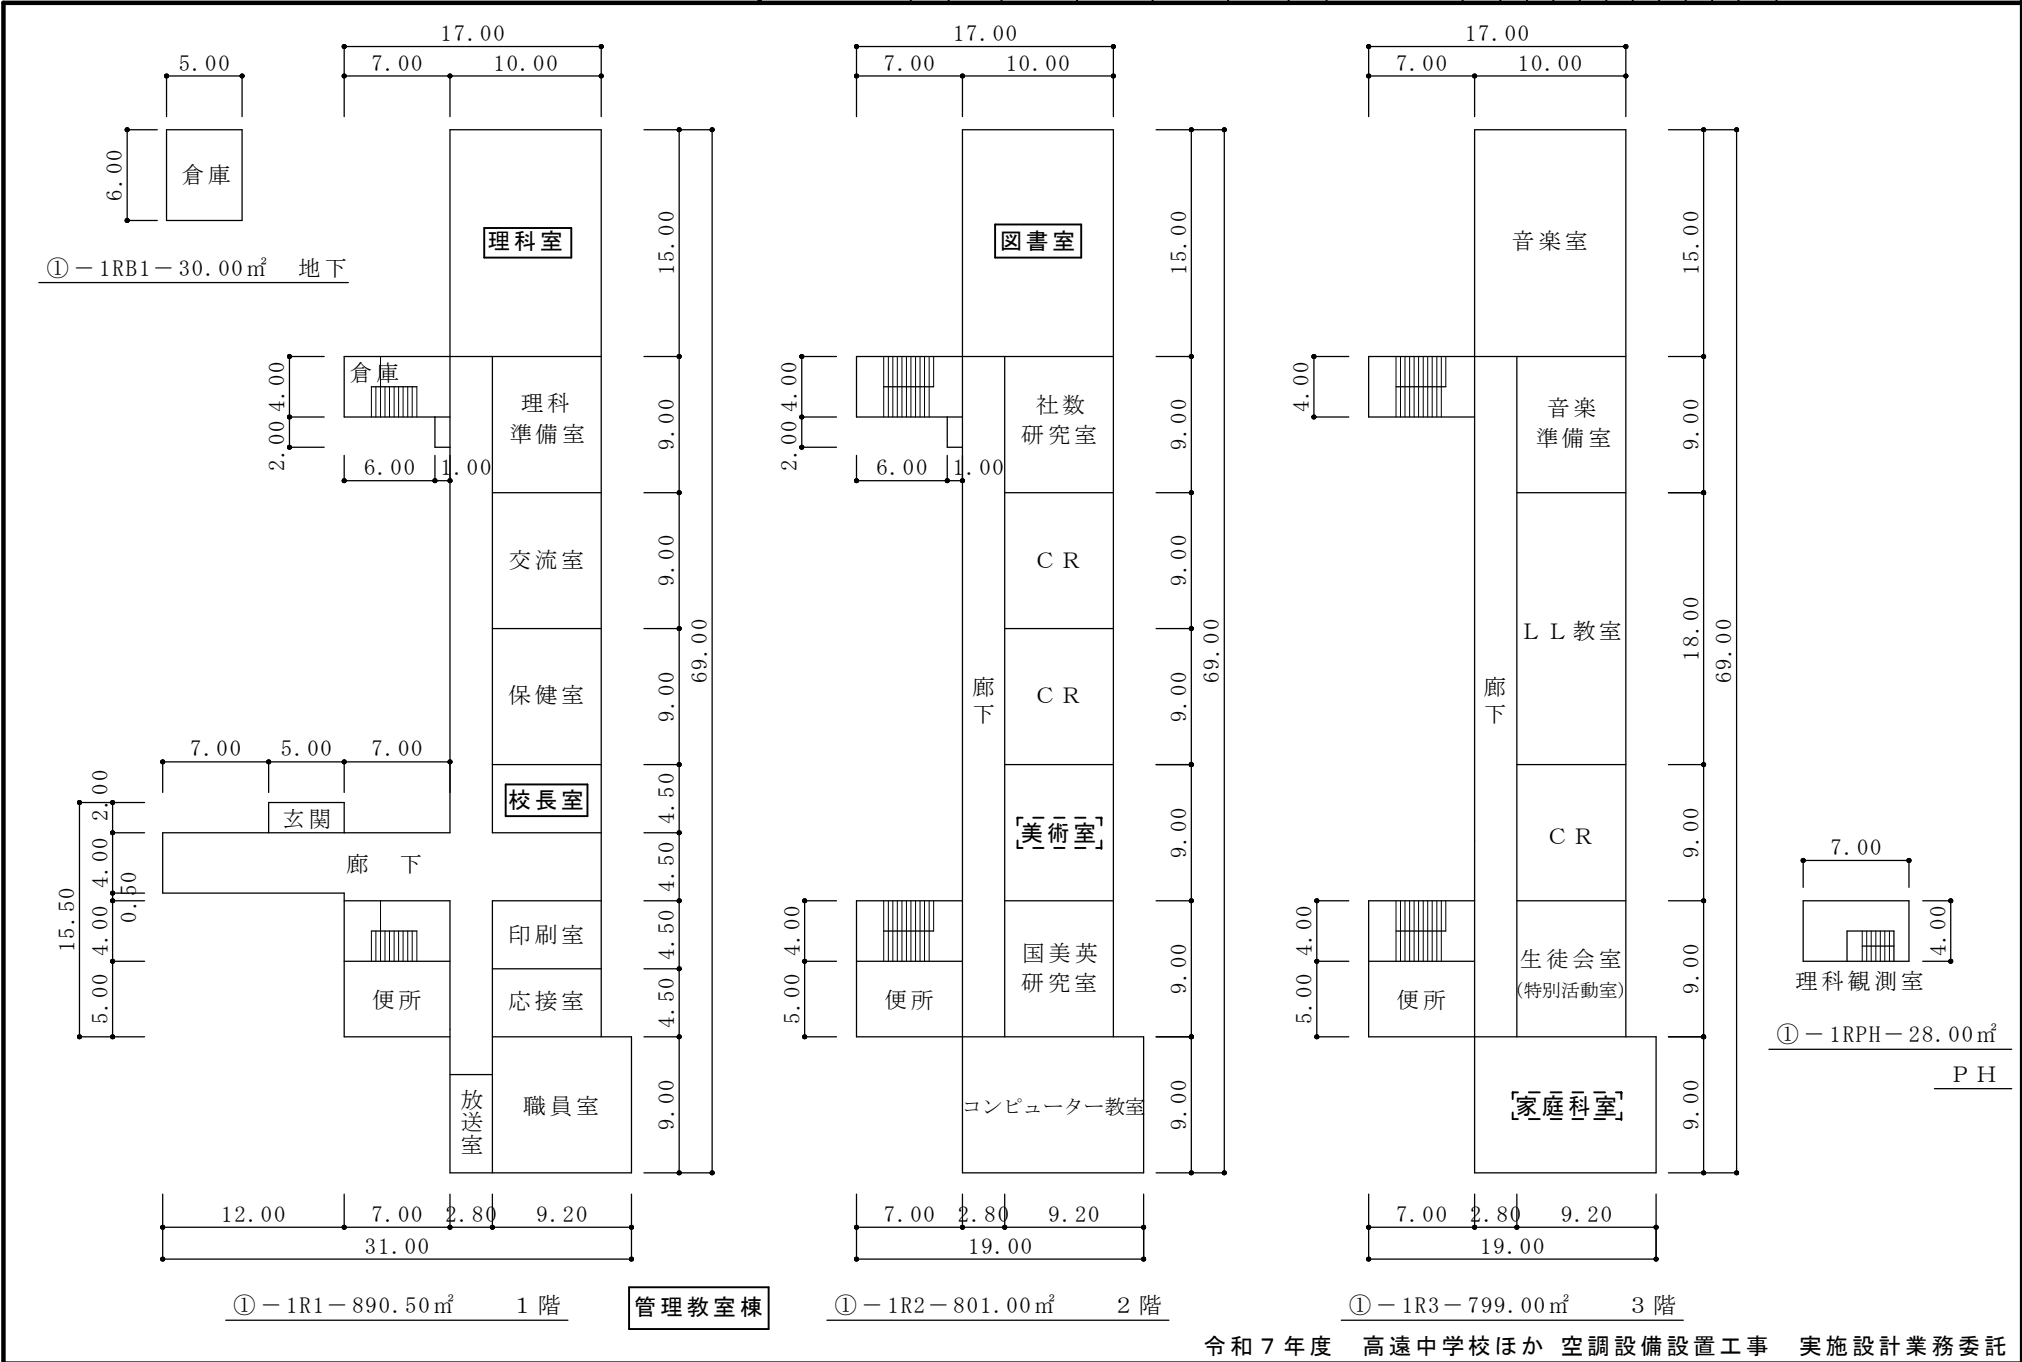

(平成19年度)

平面図	縮尺	1/500	0 5 10 15m	学校名	長谷中学校	調査番号	都道府県	市町村	学校	整理番号
							20	209	4231	

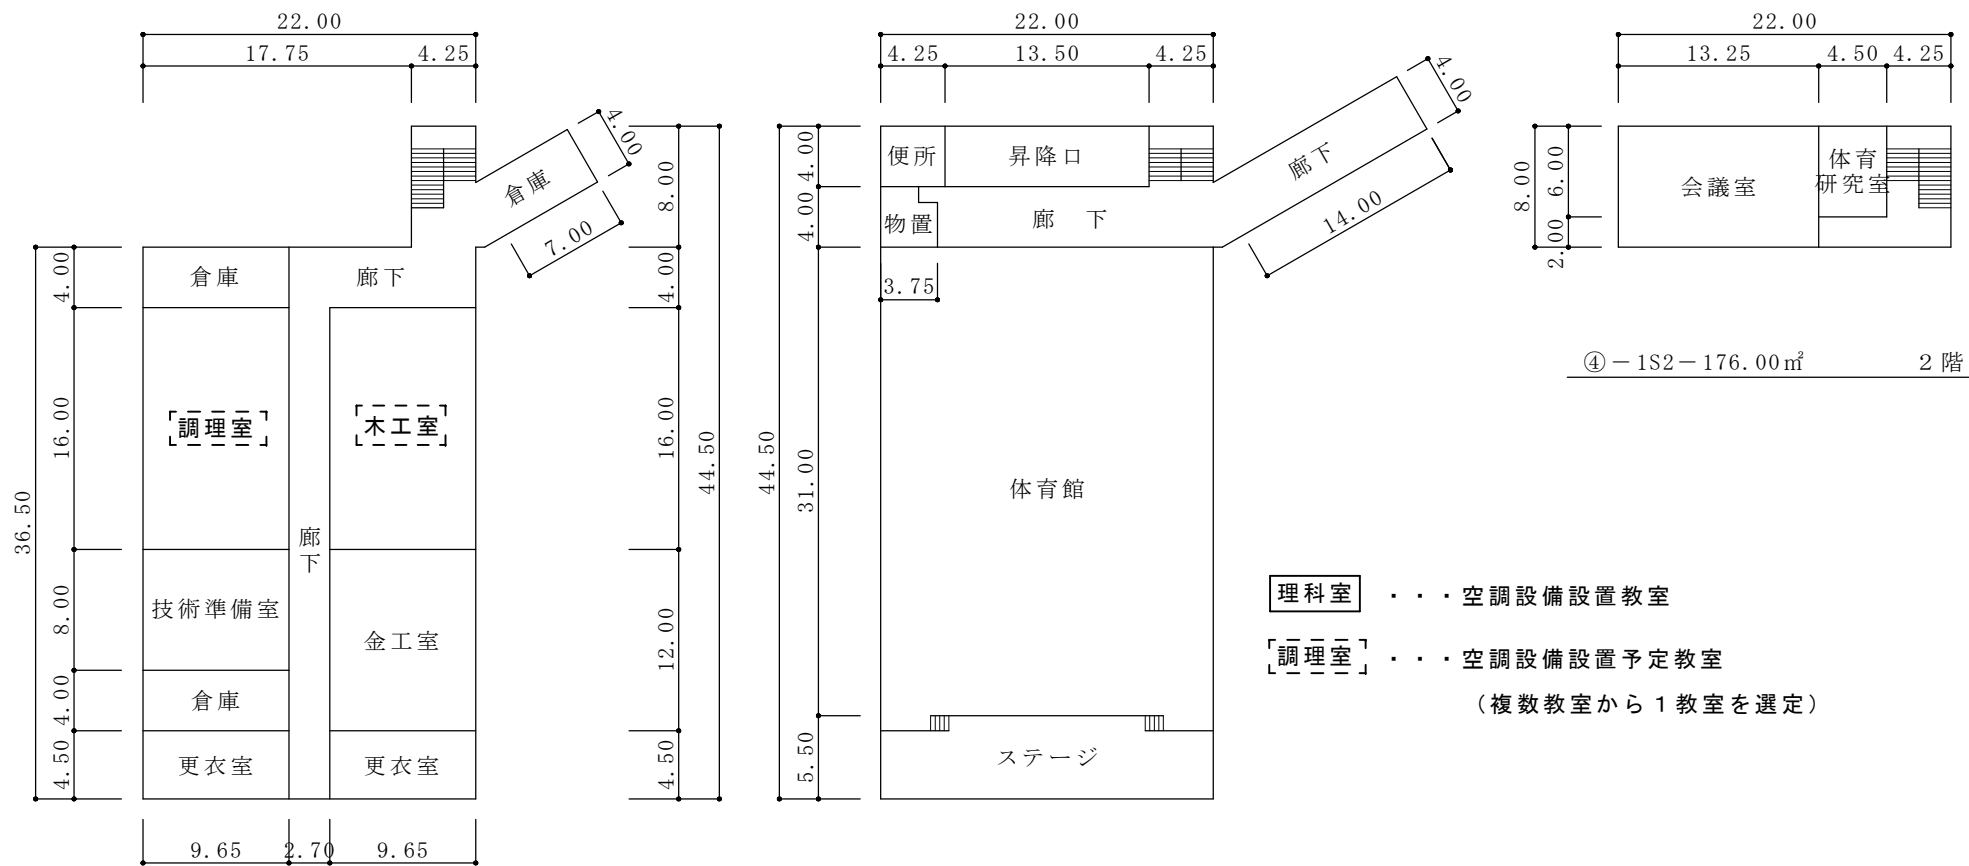

令和7年度 高遠中学校ほか 空調設備設置工事 実施設計業務委託