


平面図



本管

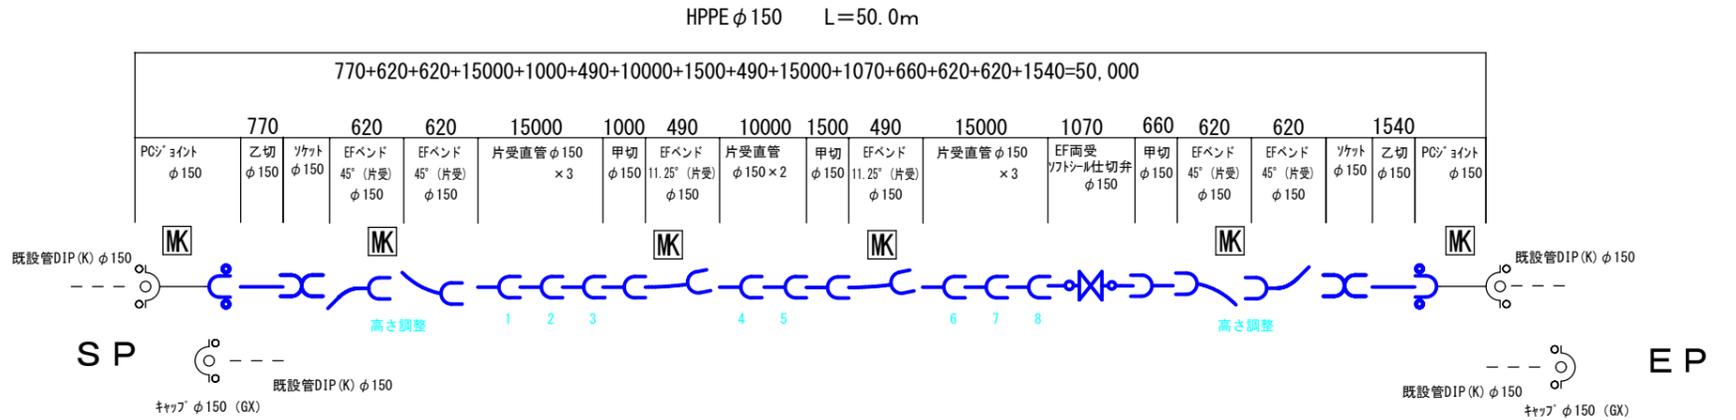

本管資材数量表

品名	当初	変更	本
HPPE φ150EF片受直管(直管+甲切管)	11		個
HPPE φ150EF片受ベンド45°	4		個
HPPE φ150EF片受ベンド11.25°	2		個
EFソケットφ150	2		個
EF両挿ソケット仕切弁φ150	1		個
仕切弁BOX(ショート)	1		個
铸铁キャップφ150(GX)	2		個
PCソケットφ150	2		個
識別マーカー	6		個
表示テープ(本管土工に含む)	50.0		m
埋設表示シート(本管土工に含む)	50.0		m

本管労務内訳表

品名	当初	変更	本
ポリエチレン管据付工φ150	50.0		m
ポリエチレン管継手工 融着接合φ150	2		箇所
ポリエチレン管継手工 融着接合φ150	17		口
ポリエチレン管切断工φ150	5		口
ポリエチレン管(メカニカル継手)布設工φ150	2		口
メカニカル継手工 特殊押輪φ150	4		口
铸铁管切断工 撤去管φ150	4		口
仕切弁設置工φ150	1		箇所
仕切弁ボックス設置工	1		箇所
管明示シート工(本管土工に含む)	50.0		m
管明示テープ工	50.0		m


切管数量表

No.	HPPE φ150		
	甲切	乙切	1540
1	1000	770	
2	1500		
3	660		

標準断面図


S=FREE

本管 (県道歩道部分)

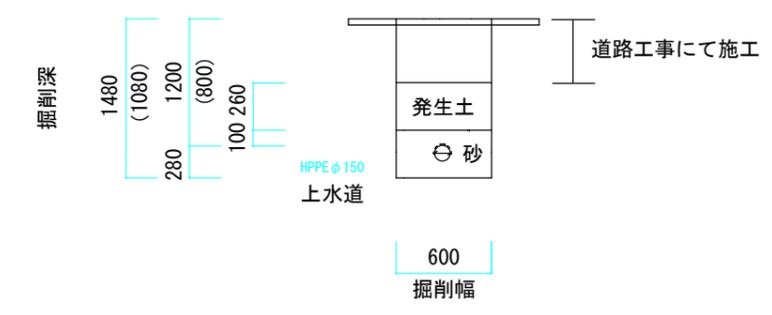

仮設配管図

S=FREE

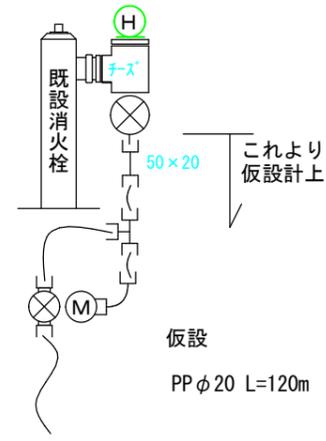

仮設資材材料表

品名	仕様	数量	単位
ポリエチレン管	1種(120m巻) φ20	120.0	m
異径ソケットPE	φ50×20	1	個
鋼管用おねじ付ソケットPE	φ20	2	個
ゲートバルブおねじ込み	φ20	1	個
PEテーパー	φ20	1	個
メーター異形継手(PE)	φ20×13	1	個

仮設労務表

品名	数量	単位
ポリエチレン管布設工 地上配管	φ20 120.0	m
小口径ねじ込み接合	φ20 2	口
ポリエチレン管継手工	φ50 1	口
ポリエチレン管継手工	φ20 7	口
ポリエチレン管切断工	φ20 4	口
仮設土工	1箇所	3.5m
仮設撤去	1	式

令和7年度			
管割図		縮尺 FREE	
道路改良関連 県道車屋大久保線			
配水管布設替工事(大沢橋北側)			
課長	宮下	係長	伊藤
照査	木村	設計	酒井
製図			酒井
図面番号 1		葉中之 1	
伊那市役所水道整備課			