

## 令和7年度 高遠中学校ほか空調設備設置工事

図 面 リ ス ト					
共 通		1. 高遠中学校		2. 長谷中学校	
図 番	図面名称	図 番	図面名称	図 番	図面名称
0 - 00	表 紙	1E - 01	電気設備 附近見取図・配置図・特記事項	2E - 01	電気設備 附近見取図・配置図・特記事項
0 - 01	電気設備工事特記仕様書	1E - 02	電気設備 幹線設備図	2E - 02	電気設備 幹線設備図、分電盤回路図
0 - 02	機械設備工事特記仕様書	1E - 03	電気設備 管理教室棟 1・2階平面図	2E - 03	電気設備 管理教室棟 1・2階平面図
0 - 03	共通図 (1)	1E - 04	電気設備 管理教室棟 3階平面図	2E - 04	電気設備 管理教室棟 3階平面図
0 - 04	共通図 (2)	1E - 05	電気設備 特別教室棟 1階平面図		
		1M - 01	機械設備 附近見取図・配置図・特記事項	2M - 01	機械設備 附近見取図・配置図・特記事項
		1M - 02	機械設備 管理教室棟 1・2階平面図	2M - 02	機械設備 管理教室棟 1・2階平面図
		1M - 03	機械設備 管理教室棟 3階平面図 機器表	2M - 03	機械設備 管理教室棟 3階平面図 機器表
		1M - 04	機械設備 特別教室棟 1階平面図		

1 工事概要

1 工事場所 伊那市 高遠中学校、長谷中学校

2 建物概要

Table with 6 columns: 建物名称, 構造, 階数, 延面積 (㎡), 消防法施行令別表第一の区分, 備考

3 工事種目 (○印のついたものを適用する。)

Table with 3 columns: 工事種目, 項目, 建物別及び屋外

4 図面目録

Table with 4 columns: 番号, 図面名称, 番号, 図面名称

II 工事仕様

1 共通仕様

- (1) 図面及び特記仕様書に記載されていない事項は、国土交通省大臣官房官庁事務部の「公共建築工事標準仕様書(電気設備工事編)(令和7年版)」(以下、「標準仕様書」という。)

2 特記仕様

特記仕様は別紙「特記仕様書(共通事項)」によるほか次の各項目による。

- (1) 項目は、番号に○印の付いたものを適用する。
(2) 特記事項は、○印の付いたものを適用する。

Main specification table with columns: 項目, 特記事項

Table with 2 columns: 項目, 特記事項

3 ハンドホール

Table with 4 columns: 名称, 仕様, 仕様, 仕様

4 接地極

Table with 4 columns: 名称, 仕様, 仕様, 仕様

5 機器取付高

Table with 4 columns: 名称, 測点, 取付高(mm), 名称, 測点, 取付高(mm)

- (1) 分電盤等の図面ホルダーに、単線結線図・絶縁抵抗測定表・接地抵抗測定表を収納する。
(2) 端子盤には、線番表・結線表を備え付ける。



伊那市建設部

令和7年度 高遠中学校ほか空調設備設置工事（機械設備）

I. 工事概要

Table with 7 columns: 建物名称, 工事種別, 構造, 階数, 延床面積 (㎡), 消防法施行令別表第一, 耐震分類, 備考. Includes '伊那市 高遠中学校, 長谷中学校'.

Table with 6 columns: 工事種目, 建物別, 屋内, 室内, 屋外. Lists equipment like 空調設備, 冷暖房設備, etc.

Table with 2 columns: 方法及び種別, 設備概要. Lists methods like 空調方式, 冷暖房方式, etc.

Table with 2 columns: 方法及び種別, 設備概要. Lists methods like 換気方式, 排水方式, etc.

II. 図面目録

Table with 4 columns: No., 図面名称, No., 図面名称. Lists drawing numbers and titles.

III. 工事仕様

- 1. 共通仕様
(●印を付けたものを適用する。)
●機械設備工事標準仕様書...
●電気設備標準仕様書...
●建築工事標準仕様書...

Table with 4 columns: 章, 項目, 特記事項, 備考. Lists material specifications and notes.

ド、その他の木質建材、ユリア樹脂板、仕上げ塗材及び壁紙は、ホルムアルデヒドを発生しないか、発生が極めて少ないものとする。
(2) 保温材、緩衝材、断熱材はホルムアルデヒド及びスチレンを発生しないか、発生が極めて少ないものとする。

2 水分中の化学物質の濃度測定
3 監督事務所
4 工事用電力・用水等
5 足場・さん積機

⑥ 保 険
⑦ 破 害 届 等
⑧ しゅん工時提出物
⑨ 建設発生土
⑩ 埋め戻し・盛土
⑪ 山留養生
⑫ 養生材処理

13 電気保安技術者
14 技能士の適要
15 資材の保管
16 文字入れ名札等

17 取扱説明板
18 総合調整
19 定期報告
20 容量等の表示
21 耐震措置

Table with 4 columns: 設置場所, 特定の施設(甲種), 乙種, 一般の施設(乙種). Lists seismic safety classification.

(注) 1. ( ) 内の数値は防振支持の機器の場合に適用する。
2. ( ) 内の数値は水槽類に適用する。
3. 上層階の定義は次に示す。
2～6階建以下の場合には最上層、7～9階建の場合には上層2階

27 管の保護
28 管の埋設
29 管の埋設表示
30 貫通部の処理
31 ベーストシール剤

31 溶接部の非破壊検査
33 機器の基礎及び振動絶縁効率
34 防 錆
35 電 線
36 保 温 及 び消 音 内 貼 り

Table with 4 columns: 機 器, 基 礎, 振 動 絶 縁 効 率. Lists equipment and vibration isolation efficiency.

37 防 凍 保 温
38 防 凍 保 温
39 試 験

Table with 4 columns: 区 分, 保 温 外 装. Lists insulation exterior details.

Table with 4 columns: 区 分, 保 温 外 装. Lists insulation exterior details.

Table with 4 columns: 区 分, 保 温 外 装. Lists insulation exterior details.

Table with 4 columns: 区 分, 保 温 外 装. Lists insulation exterior details.

Table with 4 columns: 外 気, 一 般 系 統, 屋 内. Lists indoor climate control parameters.

Table with 4 columns: 室 名, A 特 性 (dB). Lists room names and noise characteristics.

14 瞬間流量計
15 油面制御装置

○換気設備
1 ダクト
2 風量測定口
3 ダンパー
4 排気ダクトのシール
5 チャンバー
6 耐火措置

○排煙設備
1 ダクト
2 排煙口の形式
3 排煙口手動開放装置(開放及び復帰方式)
4 排煙風量測定

○自動制御設備
1 中央監視制御装置
2 中央監視制御装置の構成・機能
3 電気計装工事の記録








○衛生設備
1 大便器洗浄
2 小便器洗浄
3 水栓
4 化粧便
5 石けん受
6 洗面器
7 10 構記板
8 11 大便器カバー

○給排水設備
1 洗面器等の排水
2 排水勾配
3 排水試験継手
4 排水配管
5 1 弁 類
6 2 燃 焼 機 器
7 3 燃 焼 機 器
8 4 燃 焼 機 器

○ガス設備
1 集 成 装 置
2 充 気 装 置
3 圧 力 防 止 等
4 メ ー タ ー
5 ガス漏れ警報器
6 引込負担金
7 電気防食
8 建物導入部配管

○その他
① 調査依頼
2 工事実績情報の登録
⑤ 施工体制台帳等

5 ISO14001関係
(別表) しゅん工時提出物
① 提出書類等目録
② 完成図
③ 設計図
④ 保守管理手引
⑤ 保金に関する説明書
⑥ 工事完成資料

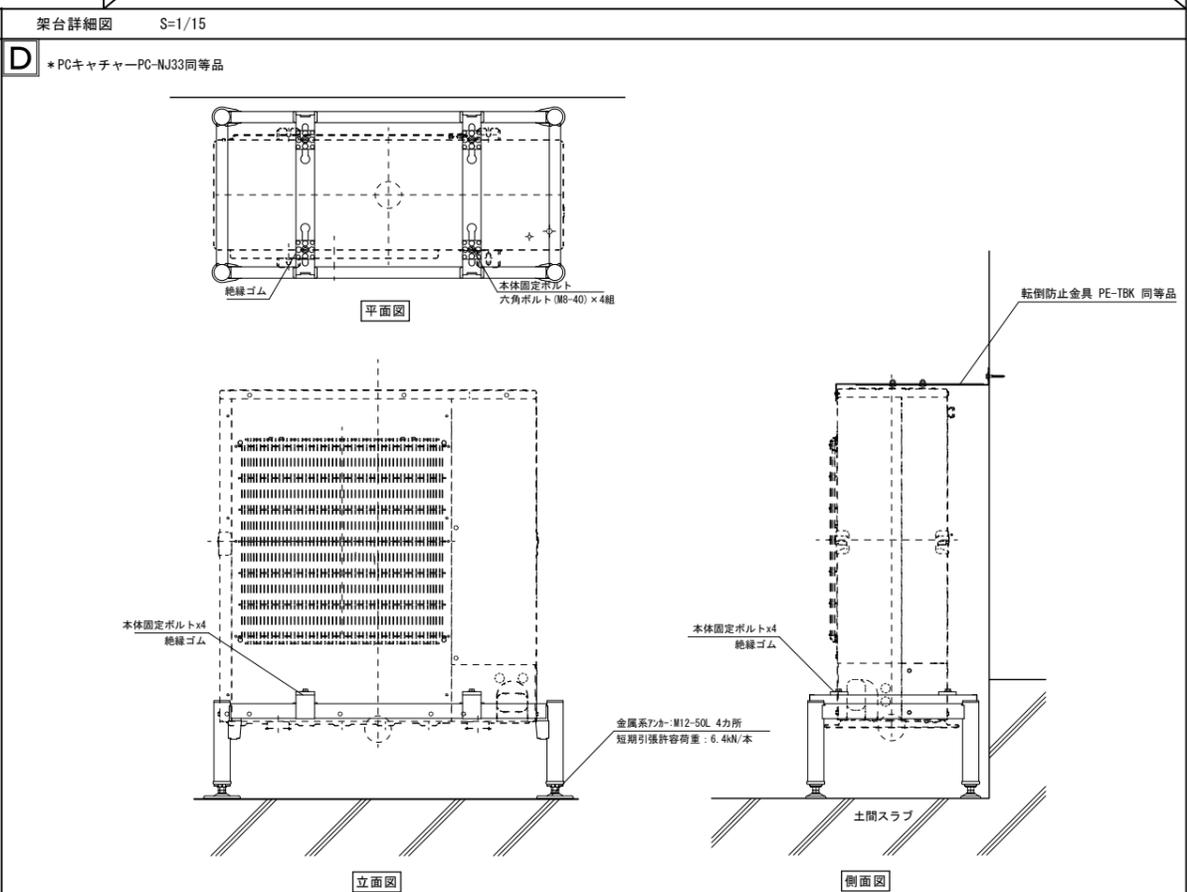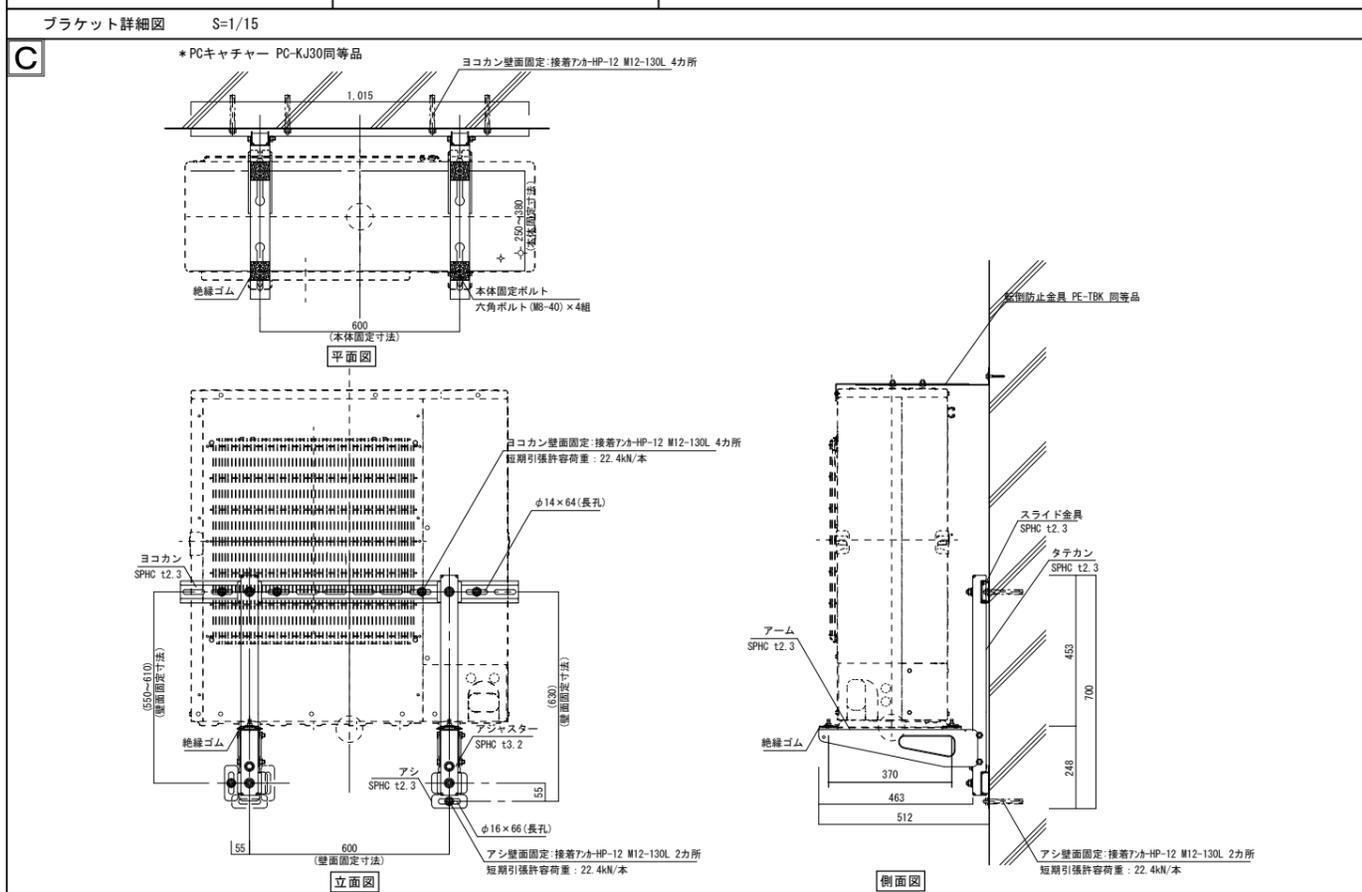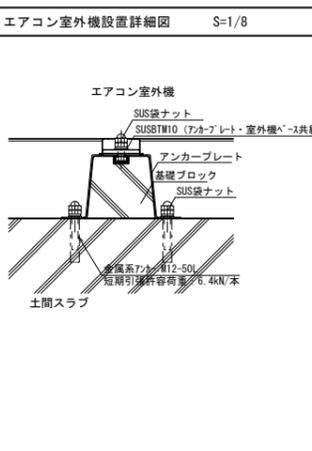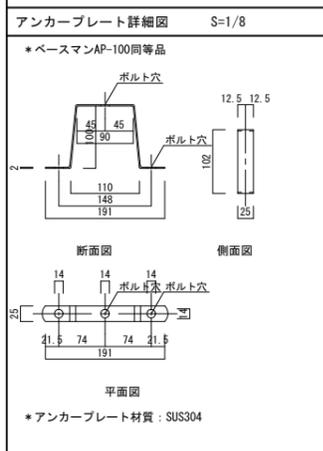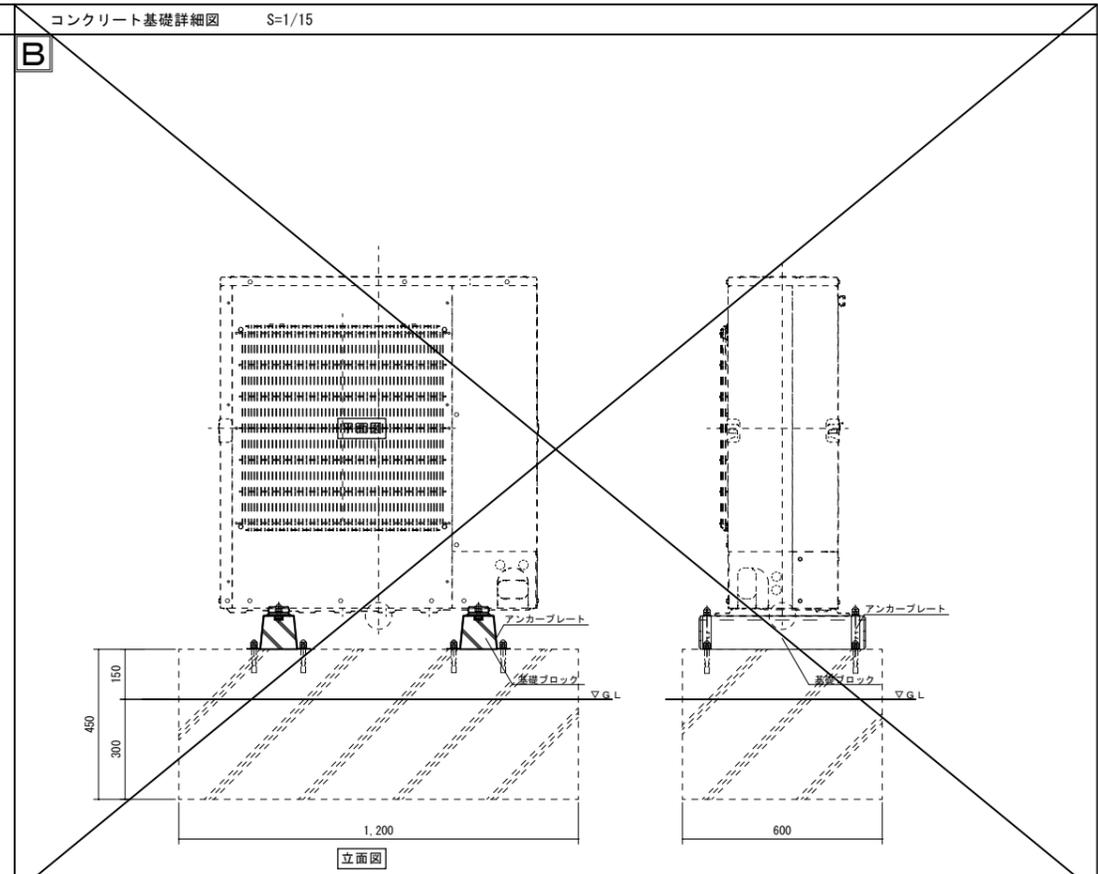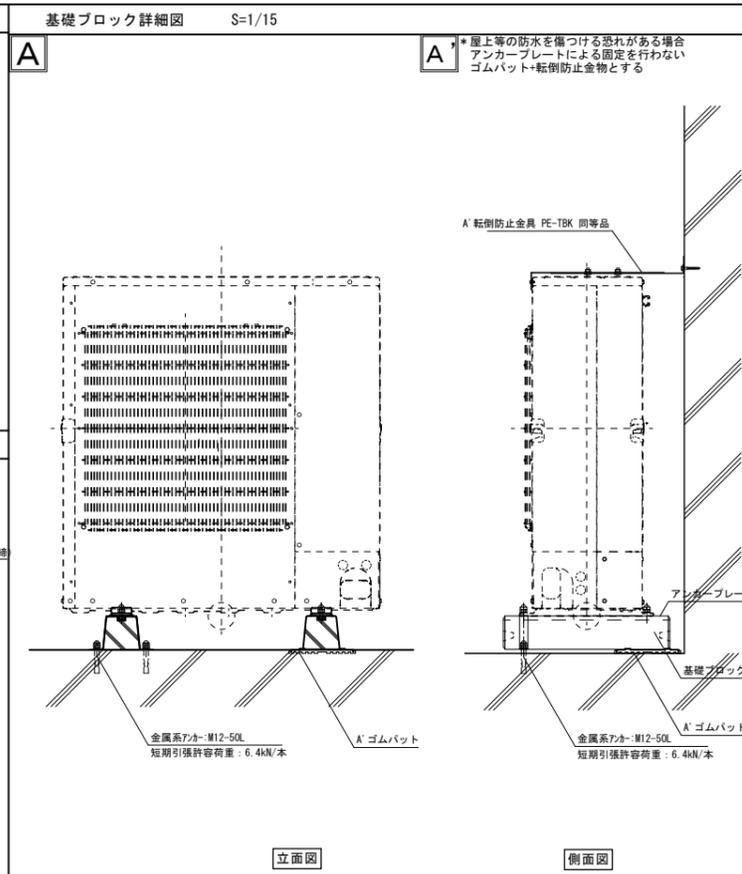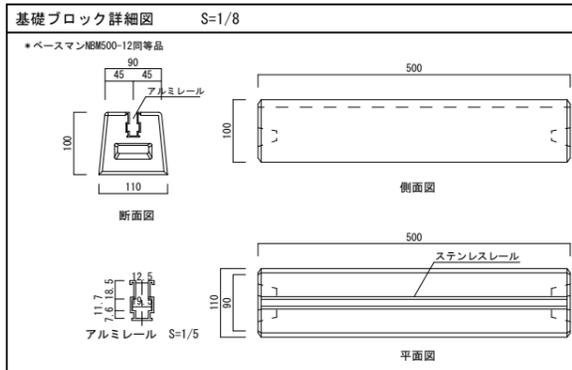

特記事項

長野県伊那市高遠町西高遠1649-1

**清水設計事務所**

一級建築士事務所登録(上伊)G第64153号  
管理建築士 一級建築士登録第117275号

TEL: 0265-94-3878  
E-mail: jcf00420@nifty.com

構造設計一級建築士  
第1987号  
清水 裕 明


工事名 令和7年度 高遠中学校ほか空調設備設置工事

図名 共通図 (1)

管理番号 2511

図番 0-03

縮尺: A2版

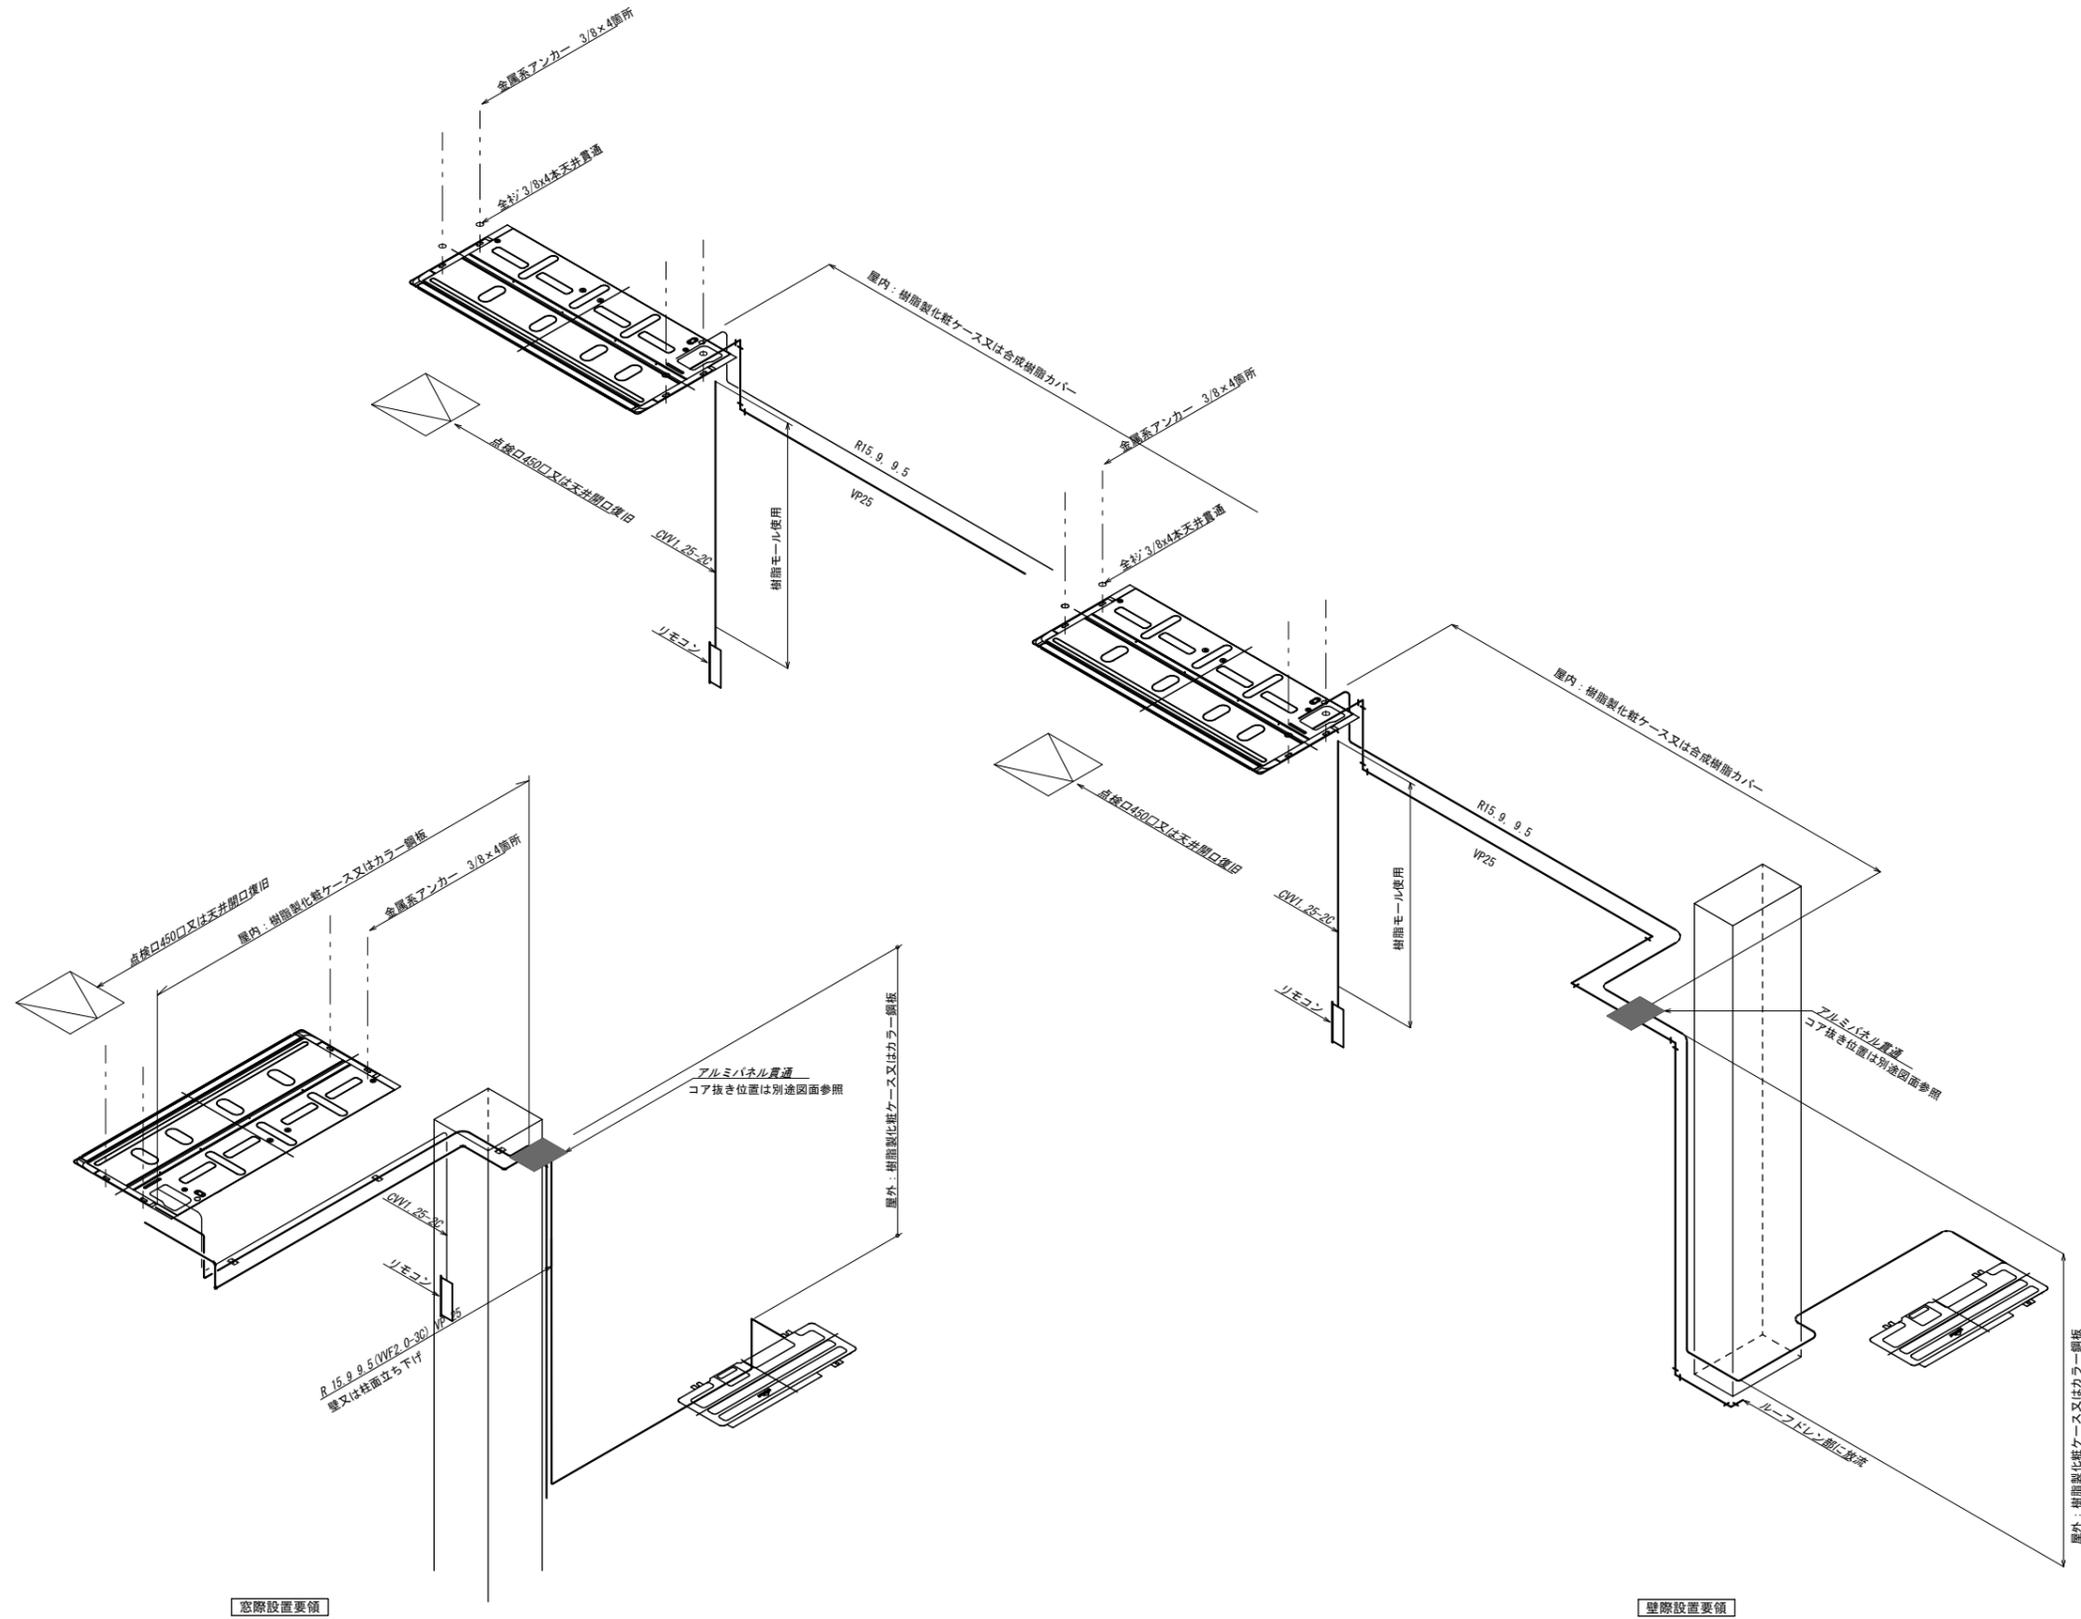

窓際設置要領


壁際設置要領

特記事項	長野県伊那市高遠町西高遠1649-1 <b>清水設計事務所</b> 一級建築士事務所登録(上伊)G第64153号 管理建築士 一級建築士登録第117275号	TEL:0265-94-3878 E-mail:jcf00420@nifty.com 構造設計一級建築士 第1987号 清水 裕 明	工事名	令和7年度 高遠中学校ほか空調設備設置工事	管理番号	2511
			図名	共通図(2)	縮尺: A2版	1/30


**特記事項**

1. 石綿含有部材の施工

- ・下記部材は石綿が含まれるので関係法令に従い適正な施工を行うこと。
- 1. 管理教室棟外壁・下地モルタル

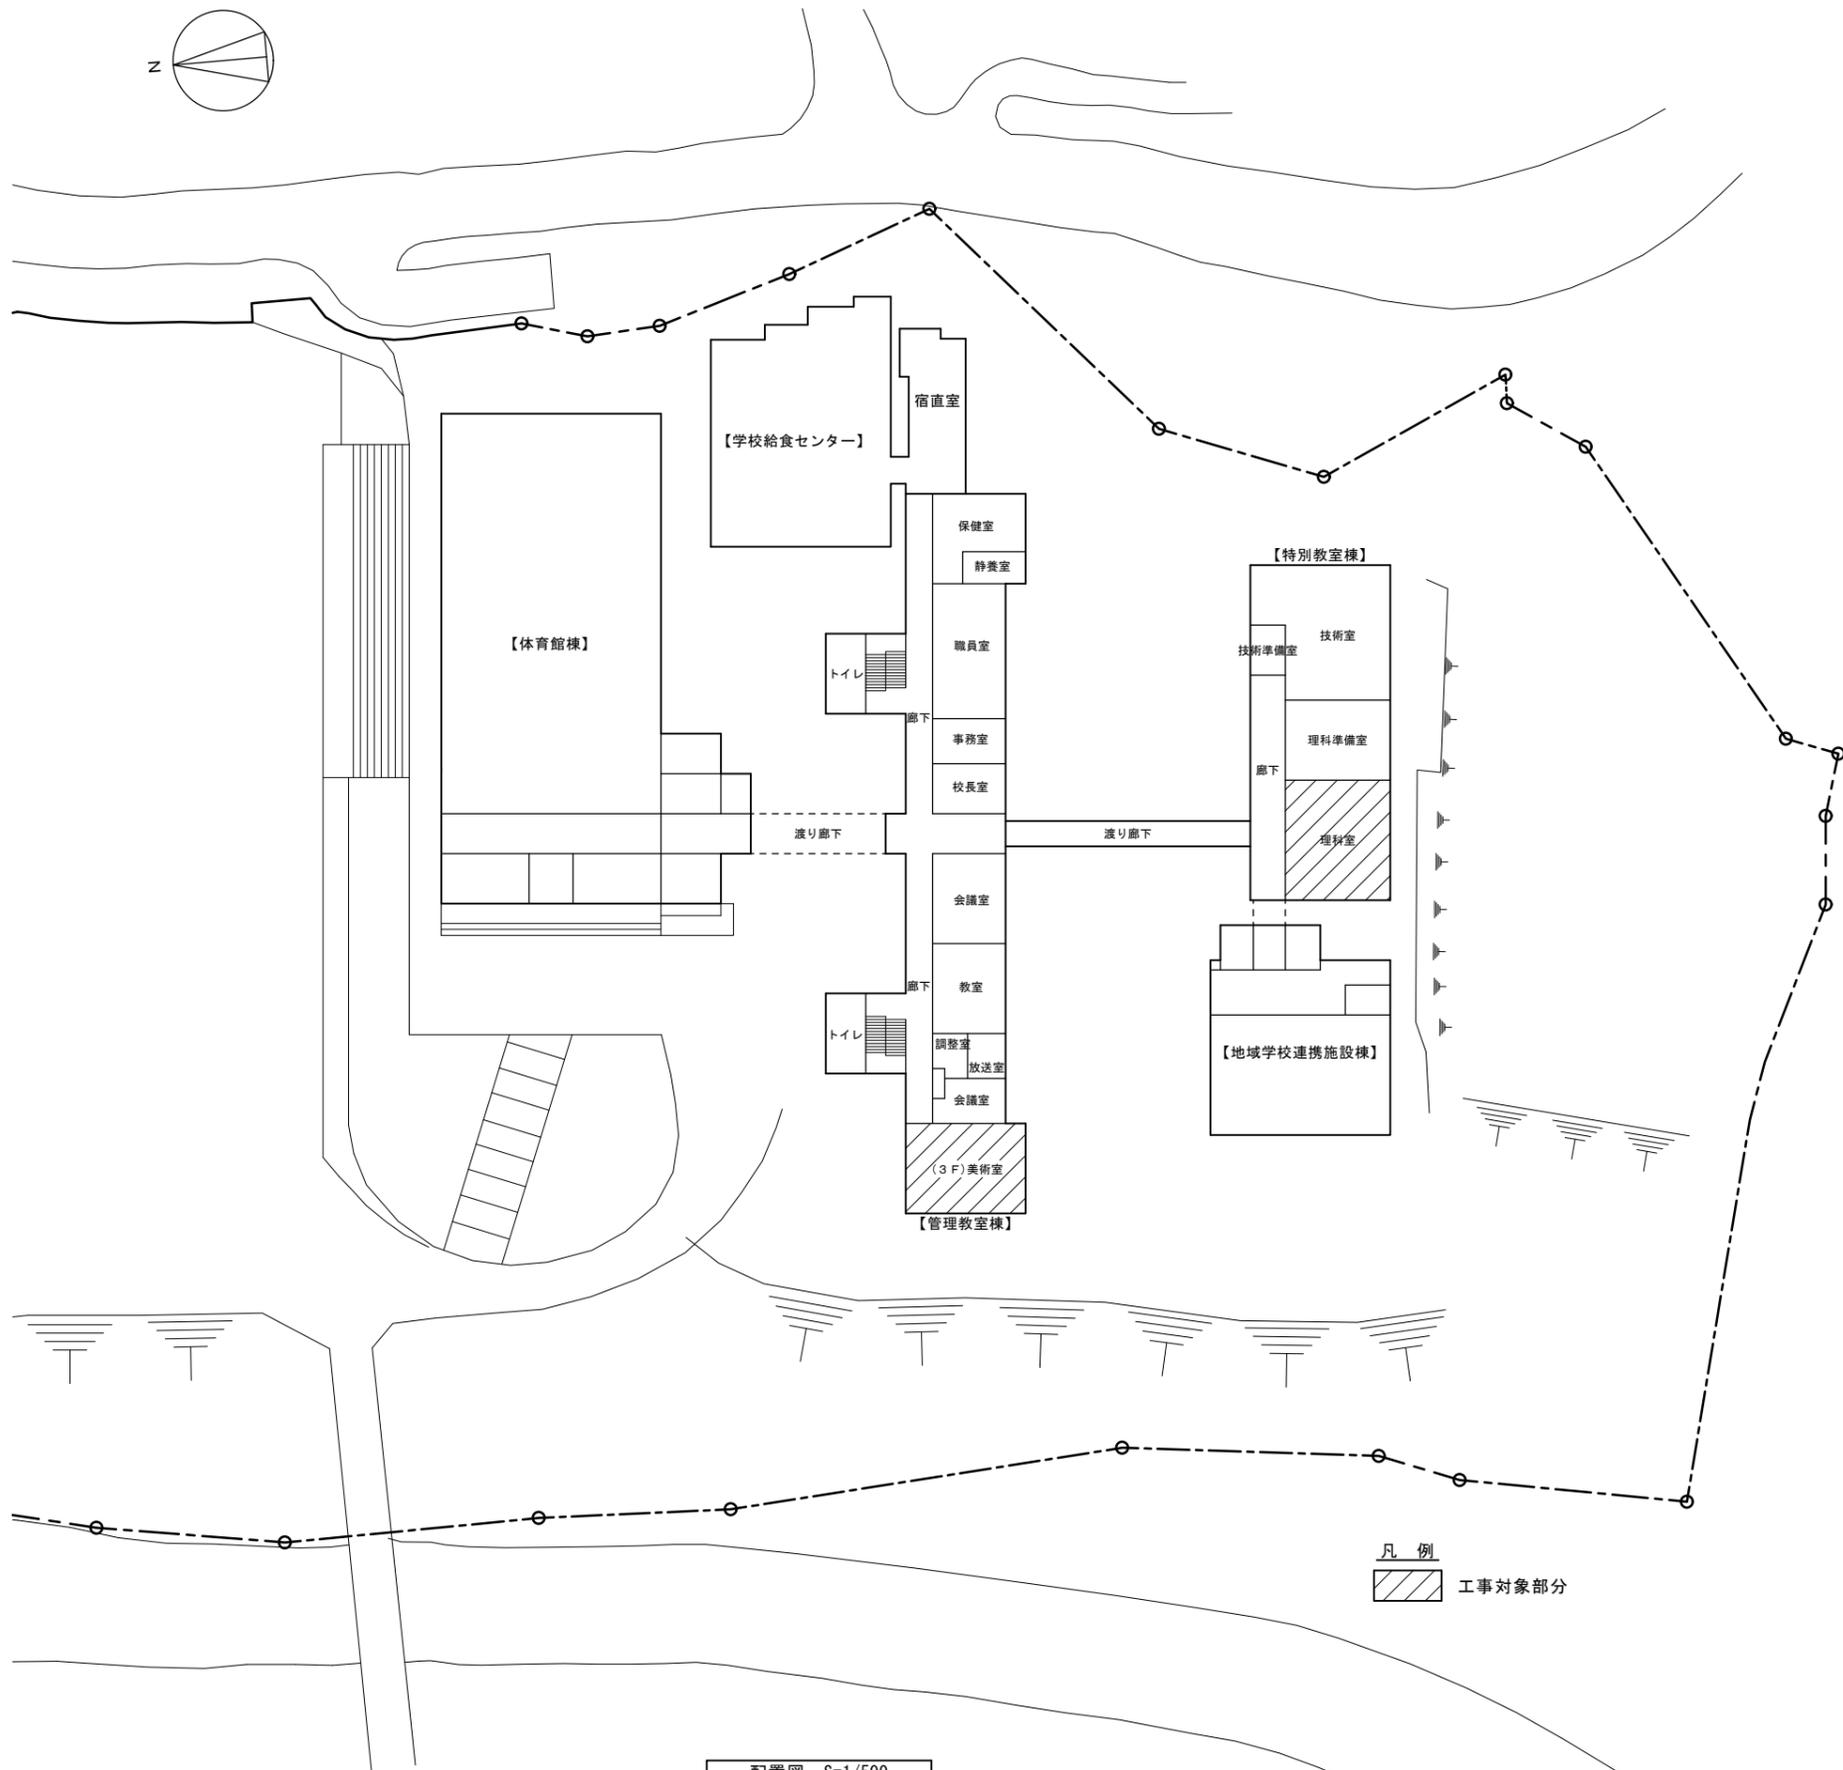

工事場所：高遠中学校

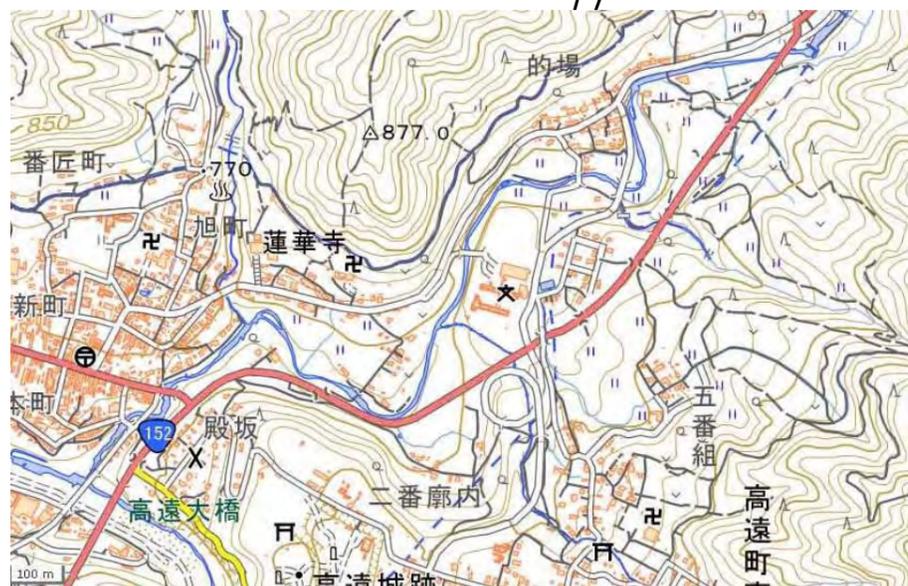

附近見取図

配置図 S=1/500

特記事項

長野県伊那市高遠町西高遠1649-1

**清水設計事務所**  
 一級建築士事務所登録(上伊)G第64153号  
 管理建築士 一級建築士登録第117275号

TEL: 0265-94-3878  
 E-mail: jcf00420@nifty.com  
 構造設計一級建築士 第1987号  
 清水 裕 明

工事名

令和7年度 高遠中学校ほか空調設備設置工事

図名

高遠中学校  
 電気設備  
 附近見取図・配置図・特記事項

縮尺: A2版

1/500


 
管理番号

2511

図番

1E-01

A2版:100%、A3版:71%

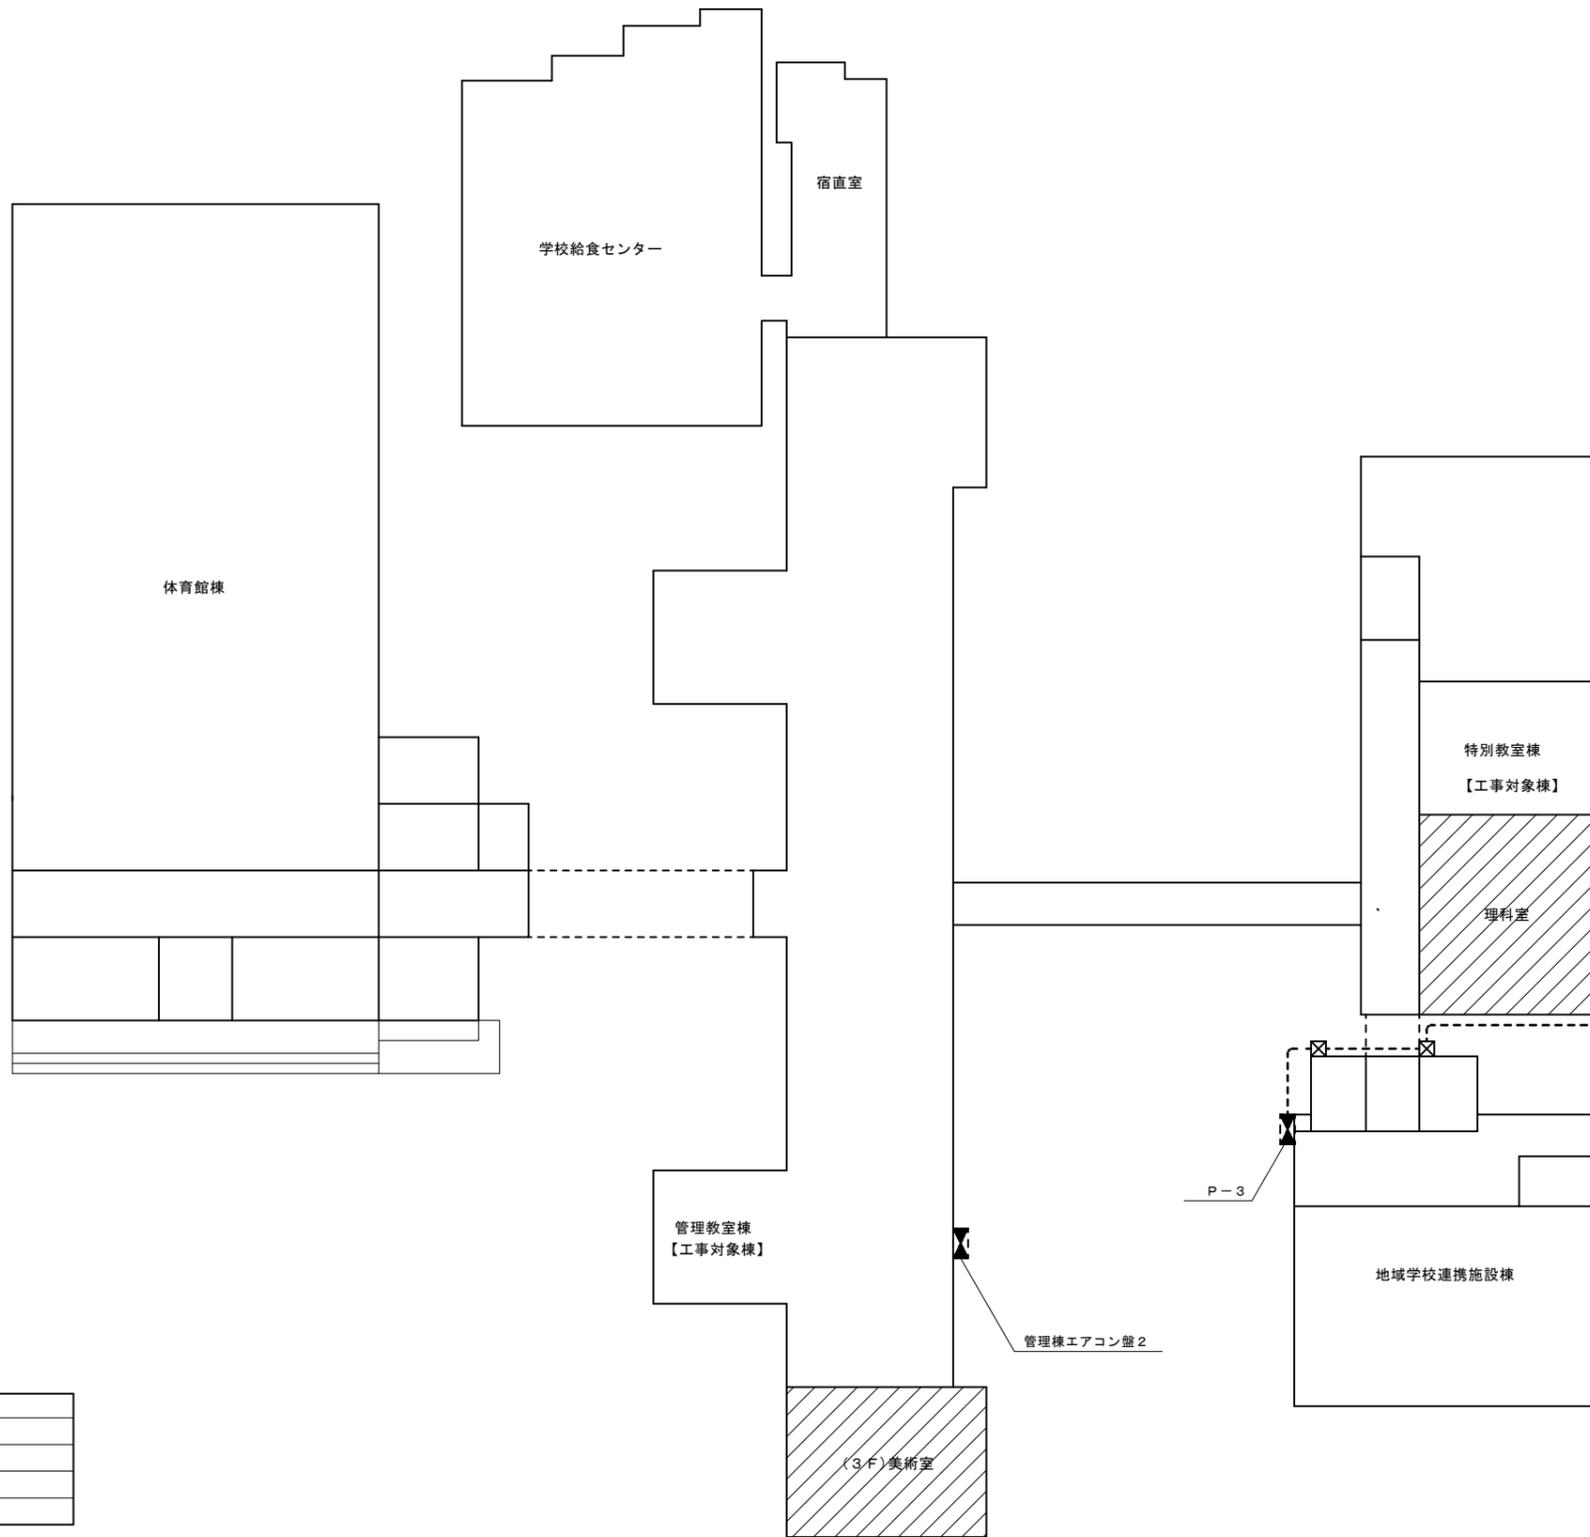

凡例	摘要
-----	露出配管・配線
☒	配線分岐用プルBOX




凡例  
 工事対象部分

特記事項	



長野県伊那市高遠町西高遠1649-1  
**清水設計事務所**  
 一級建築士事務所登録(上伊)G第64153号  
 管理建築士 一級建築士登録第117275号  
 TEL:0265-94-3878  
 E-mail:jcf00420@nifty.com  
 構造設計一級建築士  
 第1987号  
 清水 裕 明

工事名  
 令和7年度 高遠中学校ほか空調設備設置工事  
 図名  
 高遠中学校  
 電気設備  
 幹線設備図  
 縮尺: A2版  
 1/300

 管理番号  
 2511  
 図番  
 1E-02

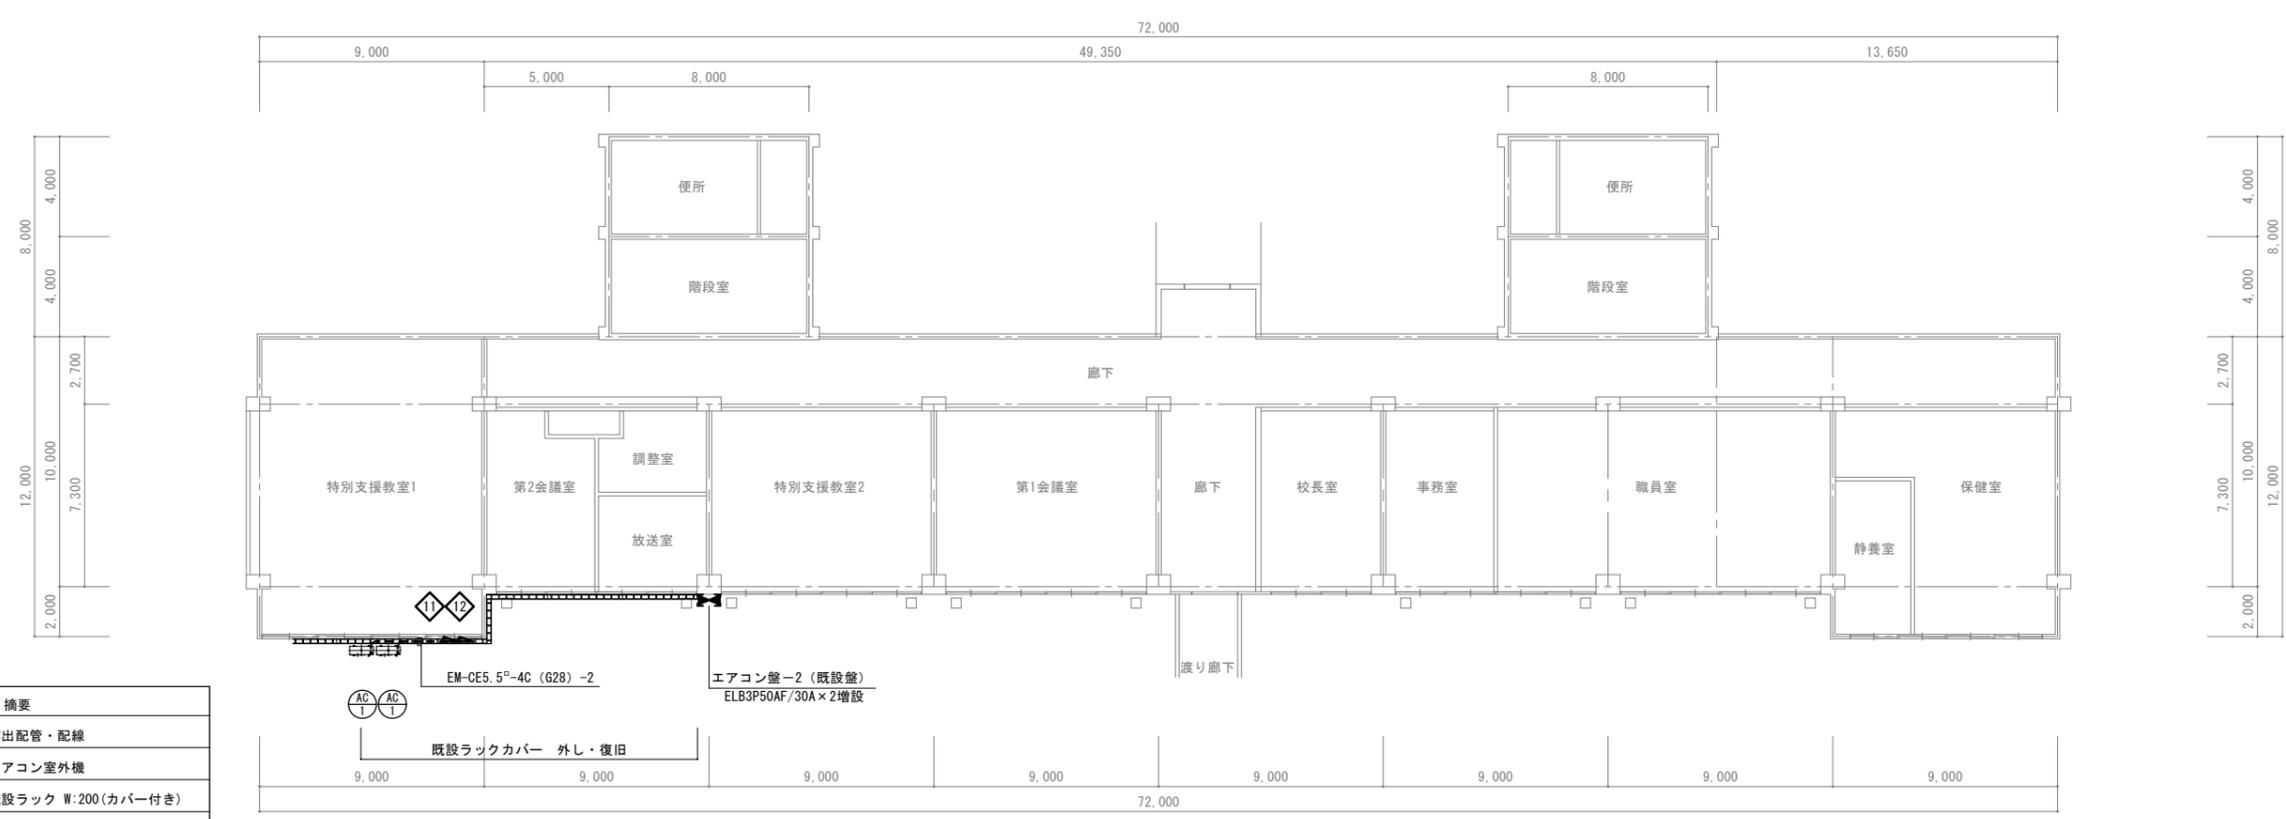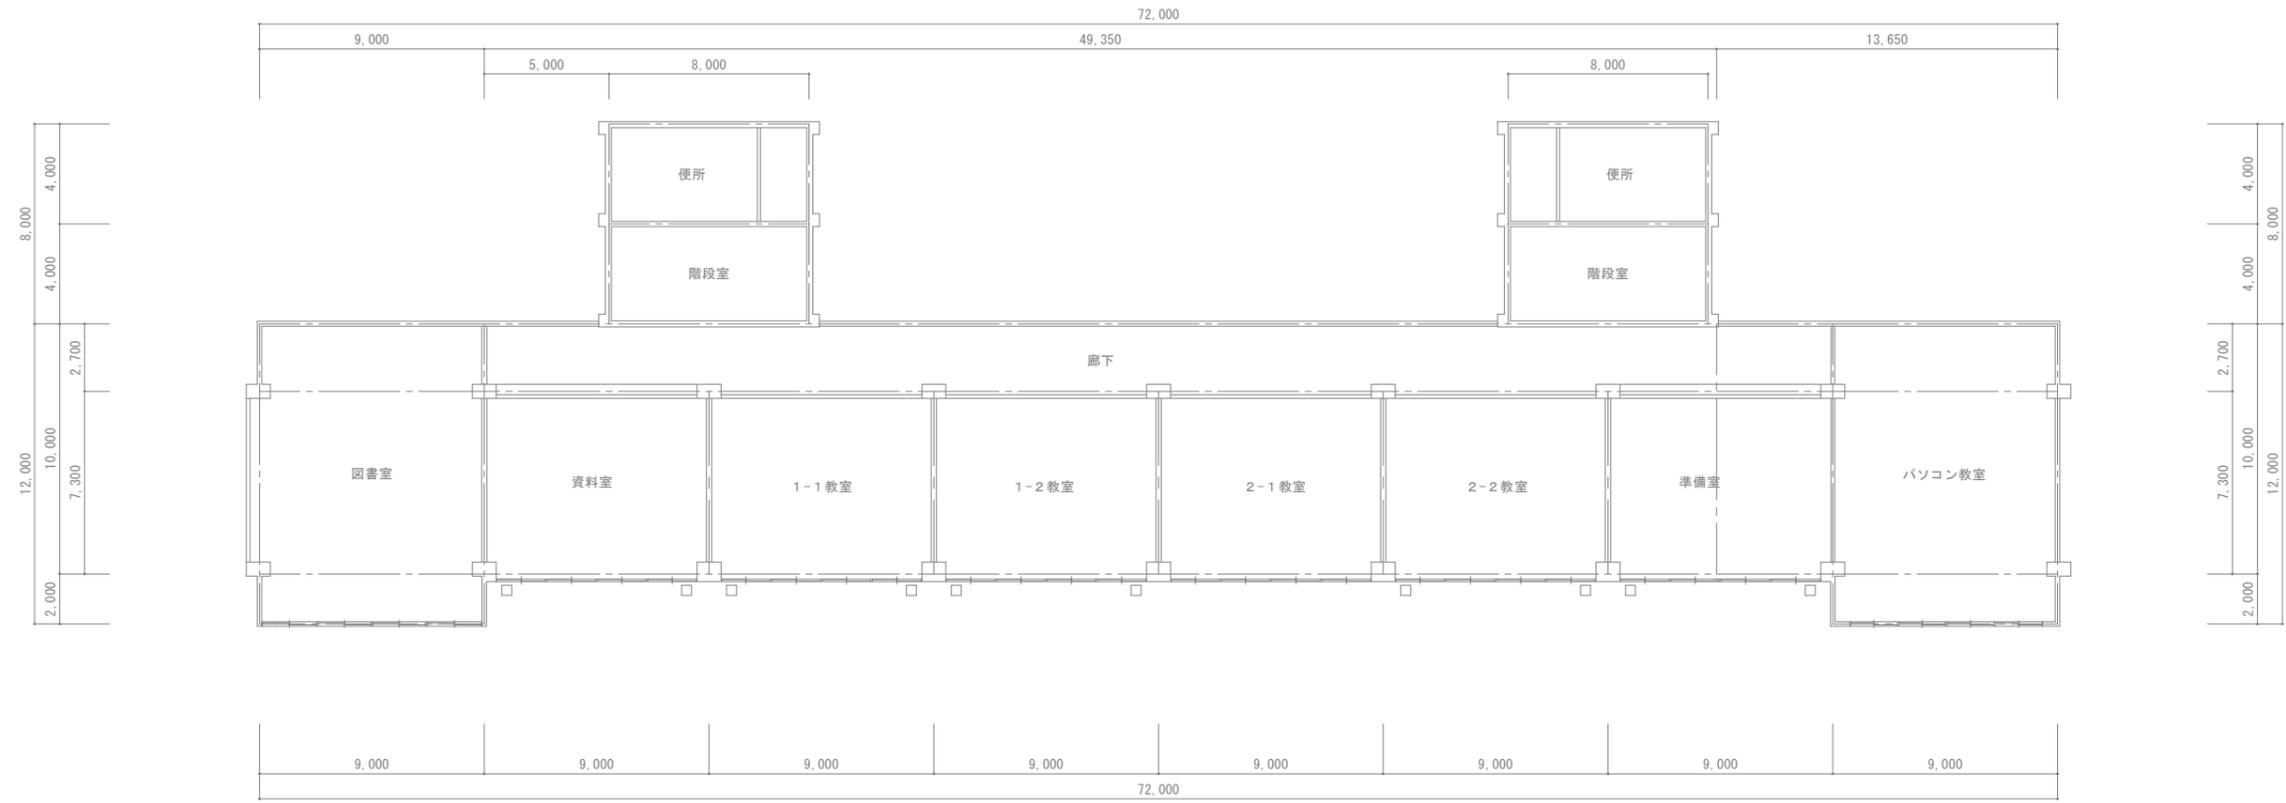




凡例	摘要
	露出配管・配線
	エアコン室外機
	既設ラック W:200(カバー付き)

 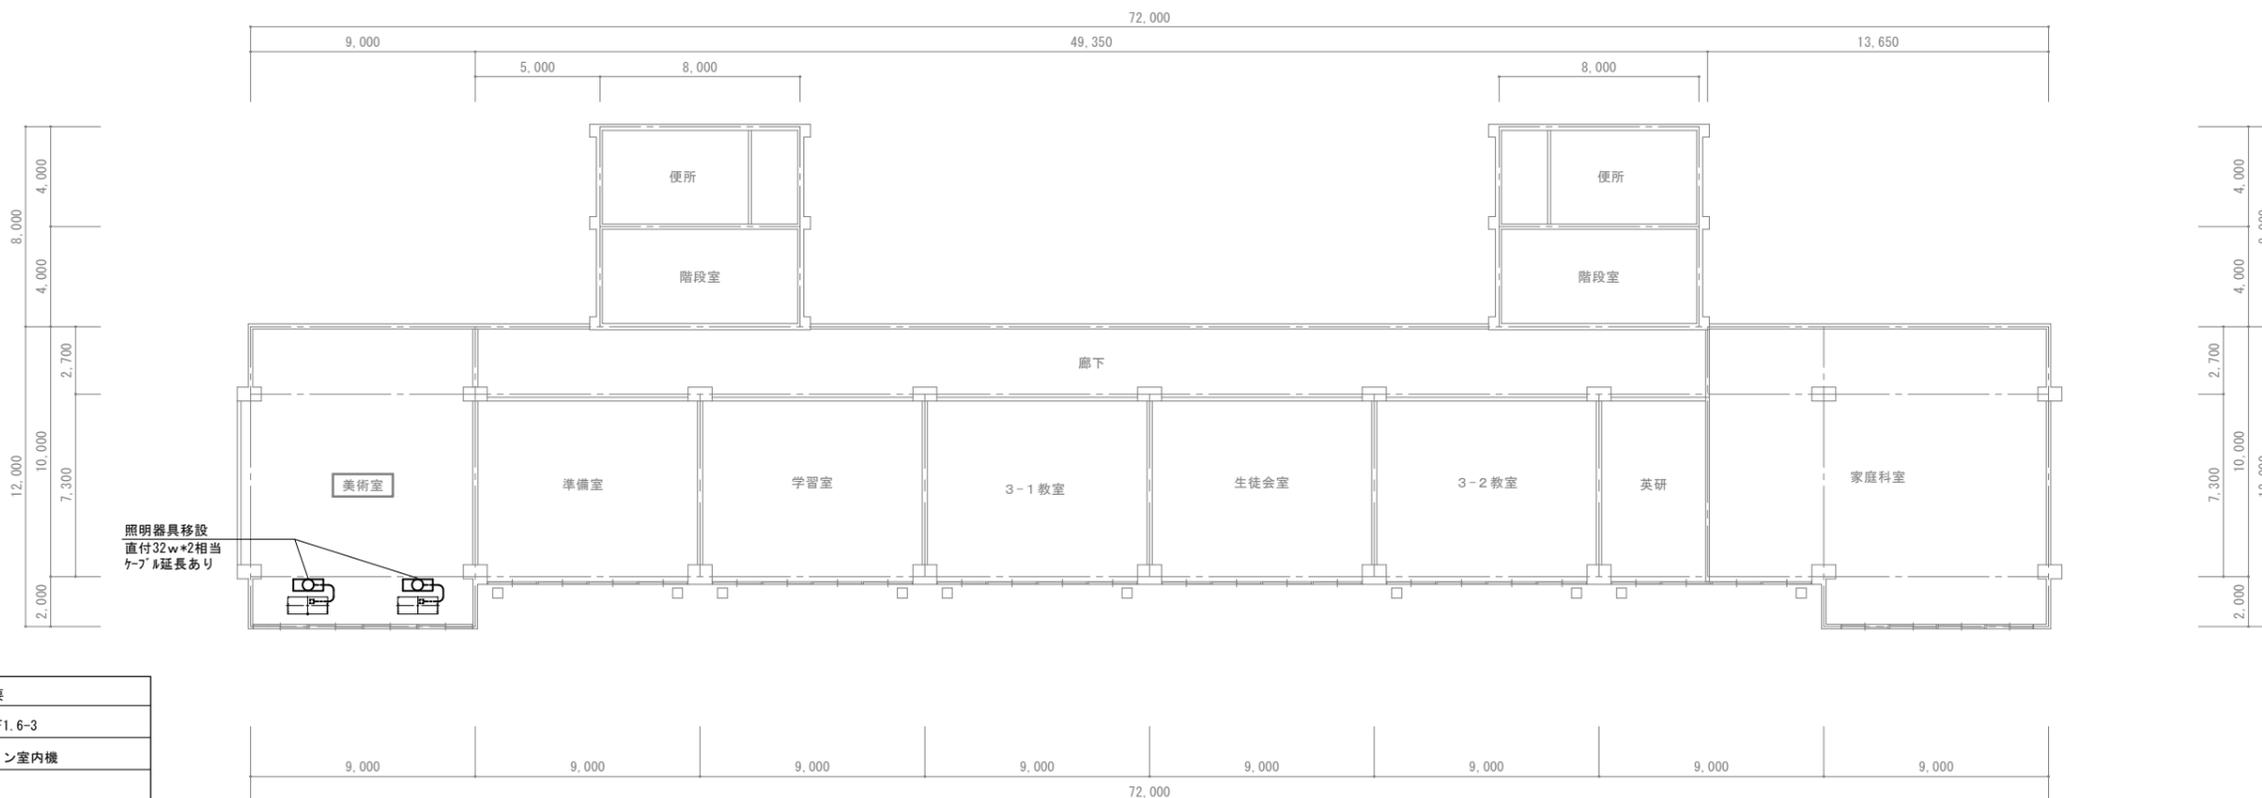

凡例	摘要
---	EM-EEF1.6-3
□	エアコン室内機

3階平面図 S=1/200

特記事項	長野県伊那市高遠町西高遠1649-1	TEL:0265-94-3878	工事名	管理番号
	清水設計事務所	E-mail:jcf00420@nifty.com	令和7年度 高遠中学校ほか空調設備設置工事	2511
	一級建築士事務所登録(上伊)G第64153号	構造設計一級建築士	図名	図番
	管理建築士 一級建築士登録第117275号	第1987号	高遠中学校	1E-04
		清水 裕 明	電気設備	
			管理教室棟 3階平面図	
			縮尺: A2版	
			1/200	

  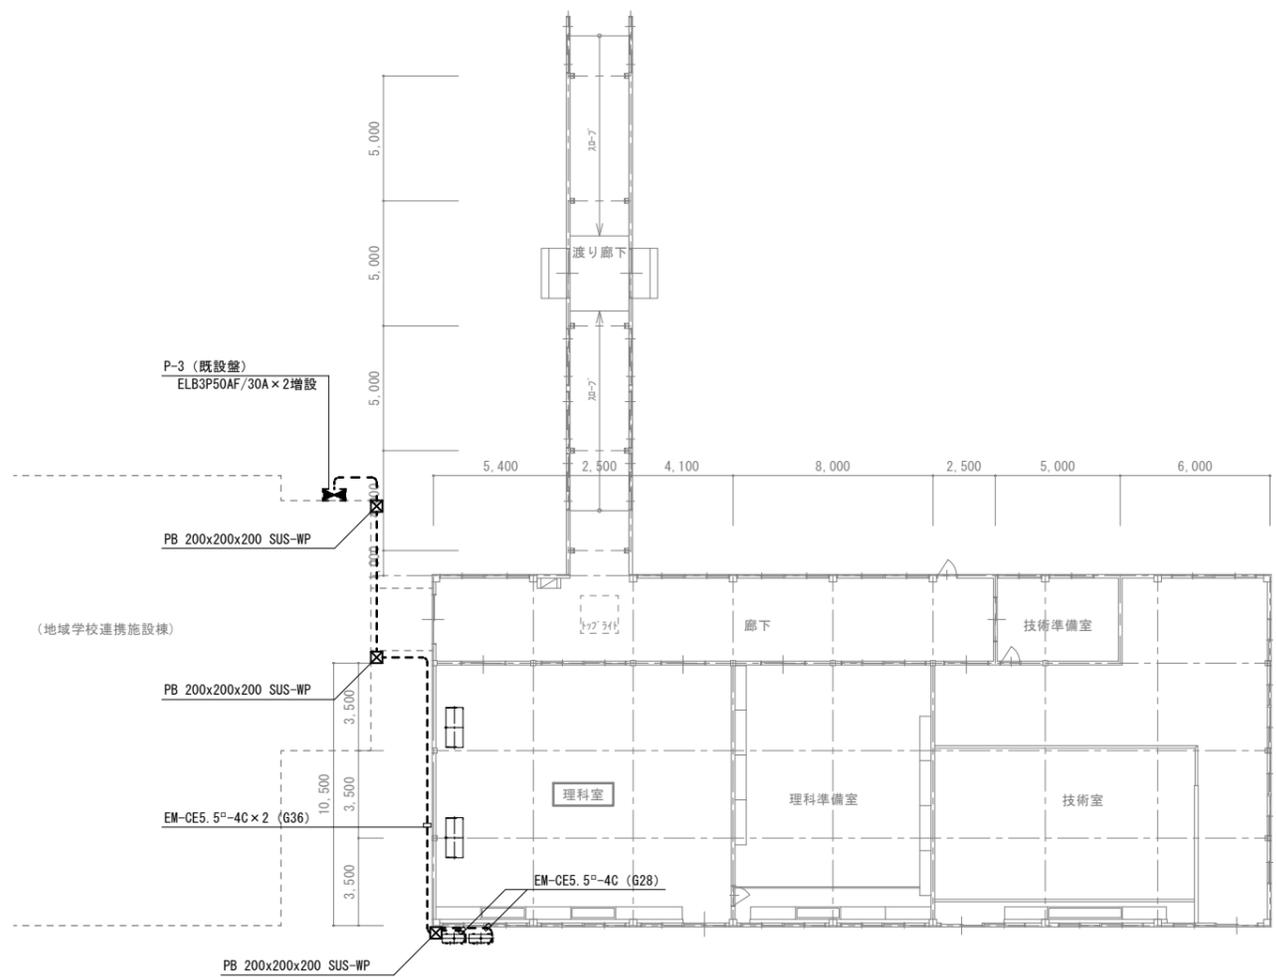

1階平面図 S=1/200

凡例	摘要
---	露出配管・配線
⬛	動力盤 (既設)
⊠	配線分岐用プルBOX
⊞	エアコン室内機
⊞	エアコン室外機

特記事項	

長野県伊那市高遠町西高遠1649-1  
**清水設計事務所**  
 一級建築士事務所登録(上伊)G第64153号  
 管理建築士 一級建築士登録第117275号  
 TEL:0265-94-3878  
 E-mail:jcf00420@nifty.com  
 構造設計一級建築士  
 第1987号  
 清水 裕 明

工事名	令和7年度 高遠中学校ほか空調設備設置工事	
図名	高遠中学校 特別教室棟 1階平面図	縮尺: A2版 1/200

管理番号	2511
図番	1E-05



**特記事項**

 1. 石綿含有部材の施工

- ・下記部材は石綿が含まれるので関係法令に従い適正な施工を行うこと。  
-1. 管理教室棟外壁・下地モルタル

2. 既存サッシパネル取替

- ・エアコン配管用に既存サッシのガラスをアルミパネルt=6に交換  
(特記無き限りは欄間部 W1000×H900程度)

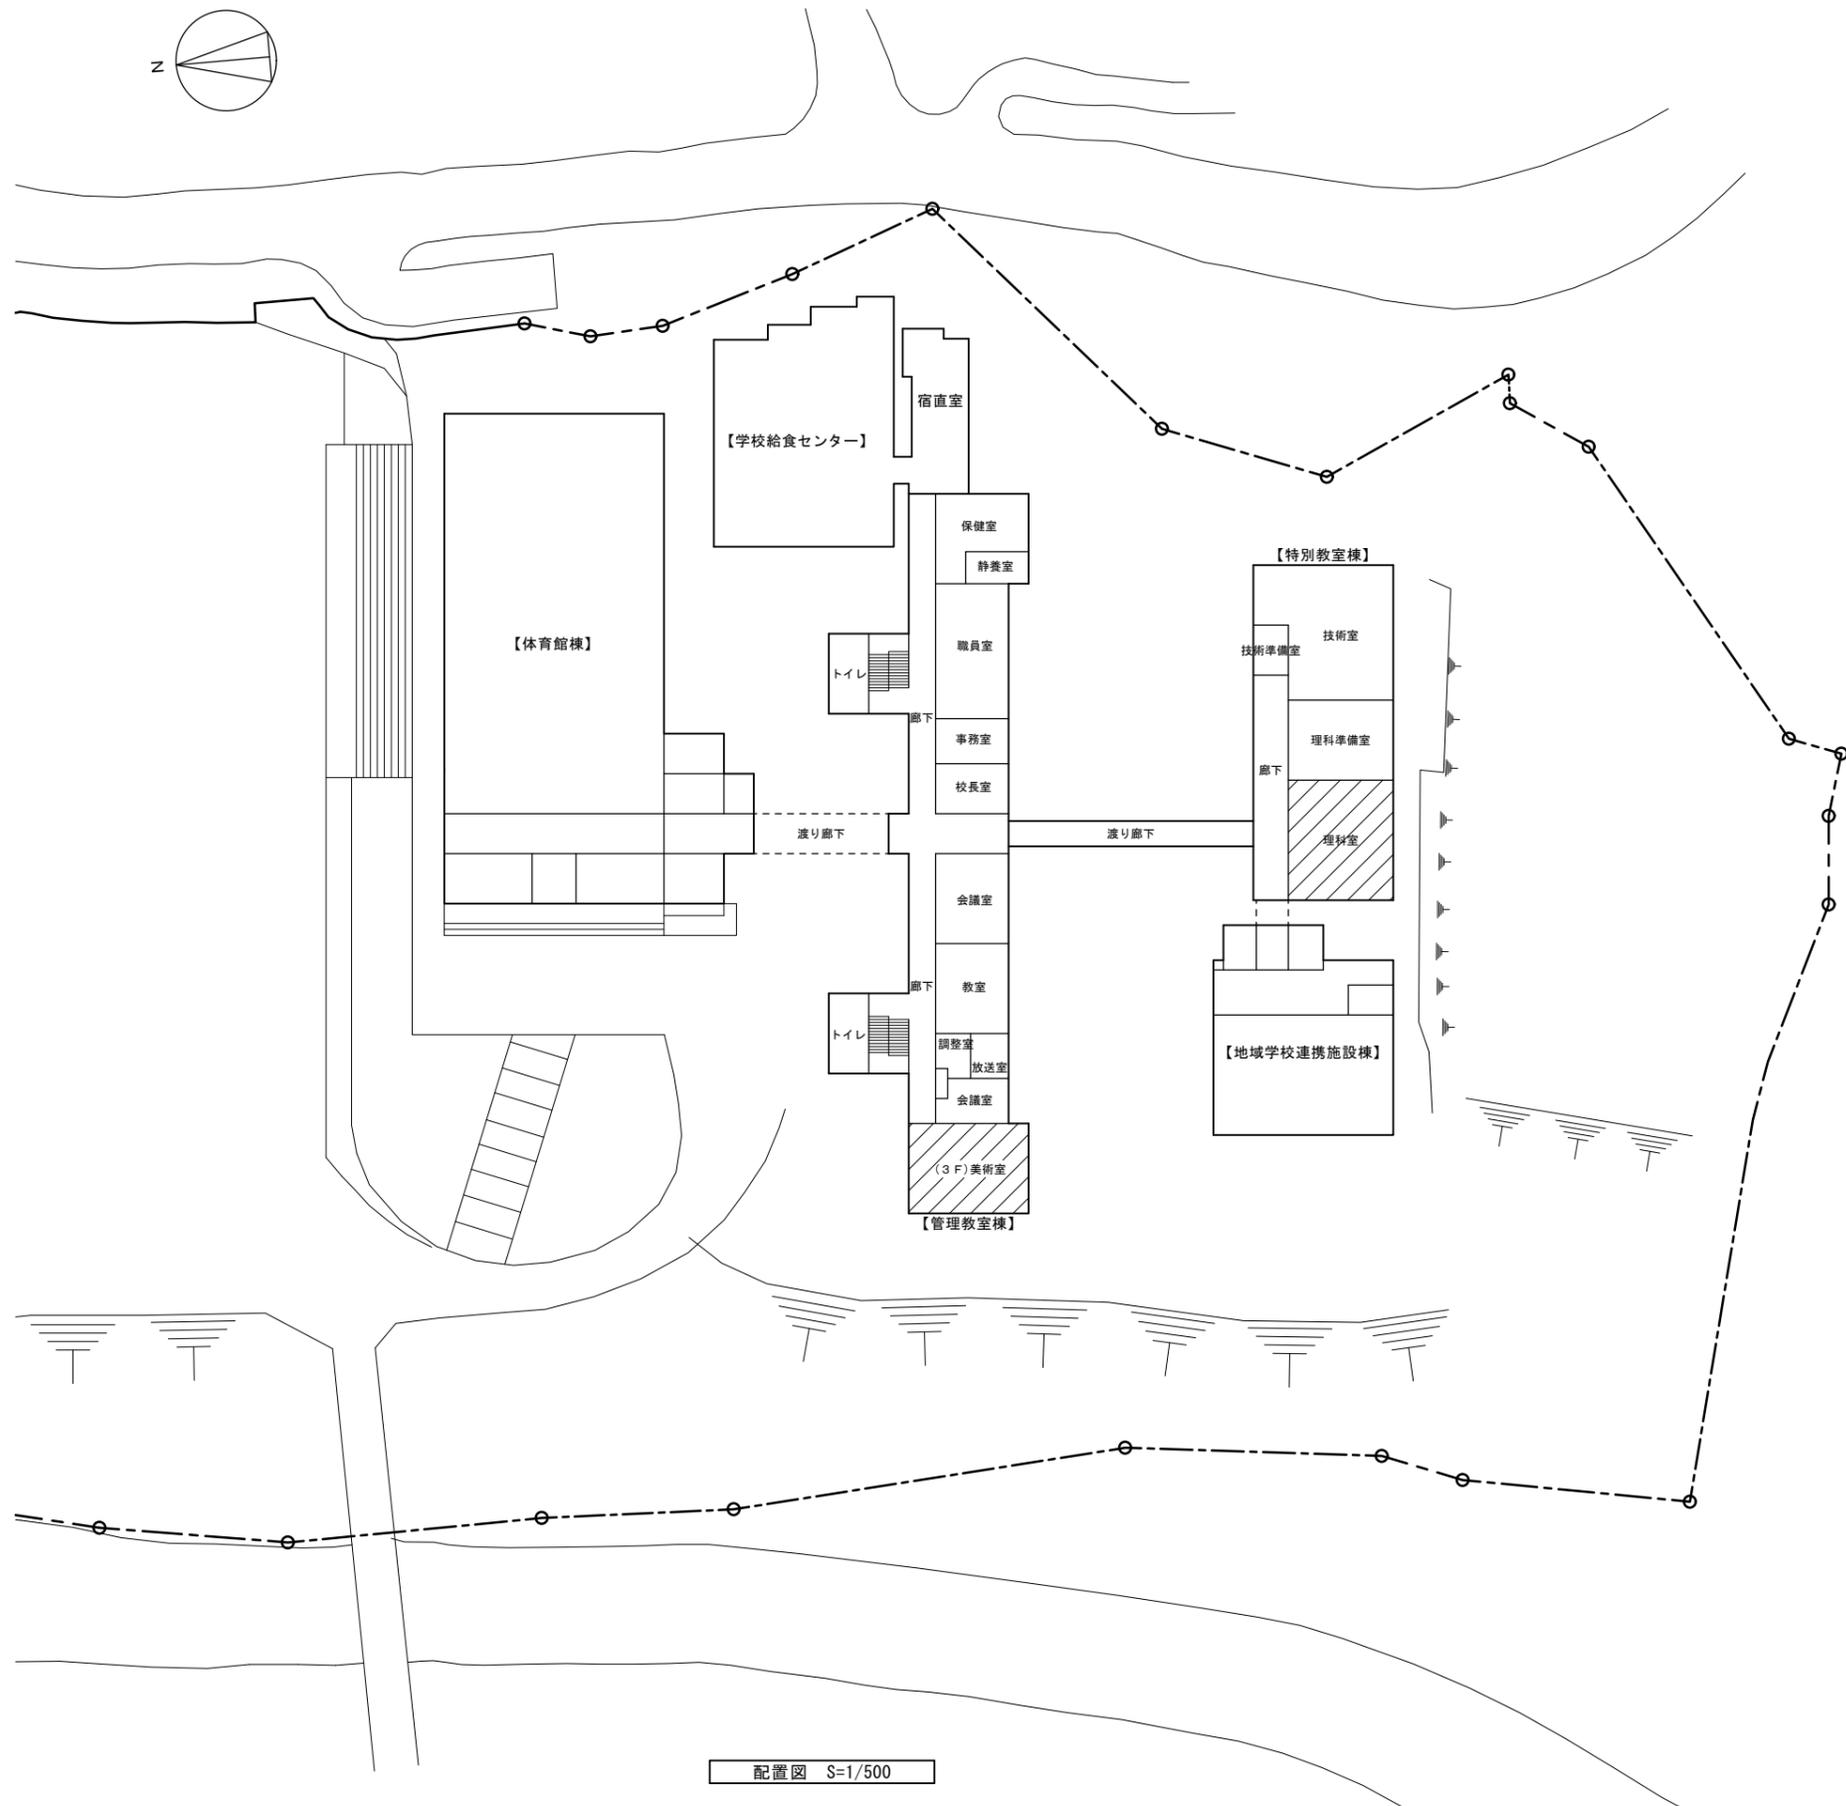

工事場所：高遠中学校



附近見取図

配置図 S=1/500

特記事項

長野県伊那市高遠町西高遠1649-1

**清水設計事務所**

一級建築士事務所登録(上伊)G第64153号  
管理建築士 一級建築士登録第117275号

TEL:0265-94-3878

E-mail:jcf00420@nifty.com

構造設計一級建築士

第1987号

清水 裕 明

工事名

令和7年度 高遠中学校ほか空調設備設置工事

図名

高遠中学校

機械設備

附近見取図・配置図・特記事項

縮尺：A2版

1/500


管理番号

2511


図番

1M-01


A2版:100%、A3版:71%

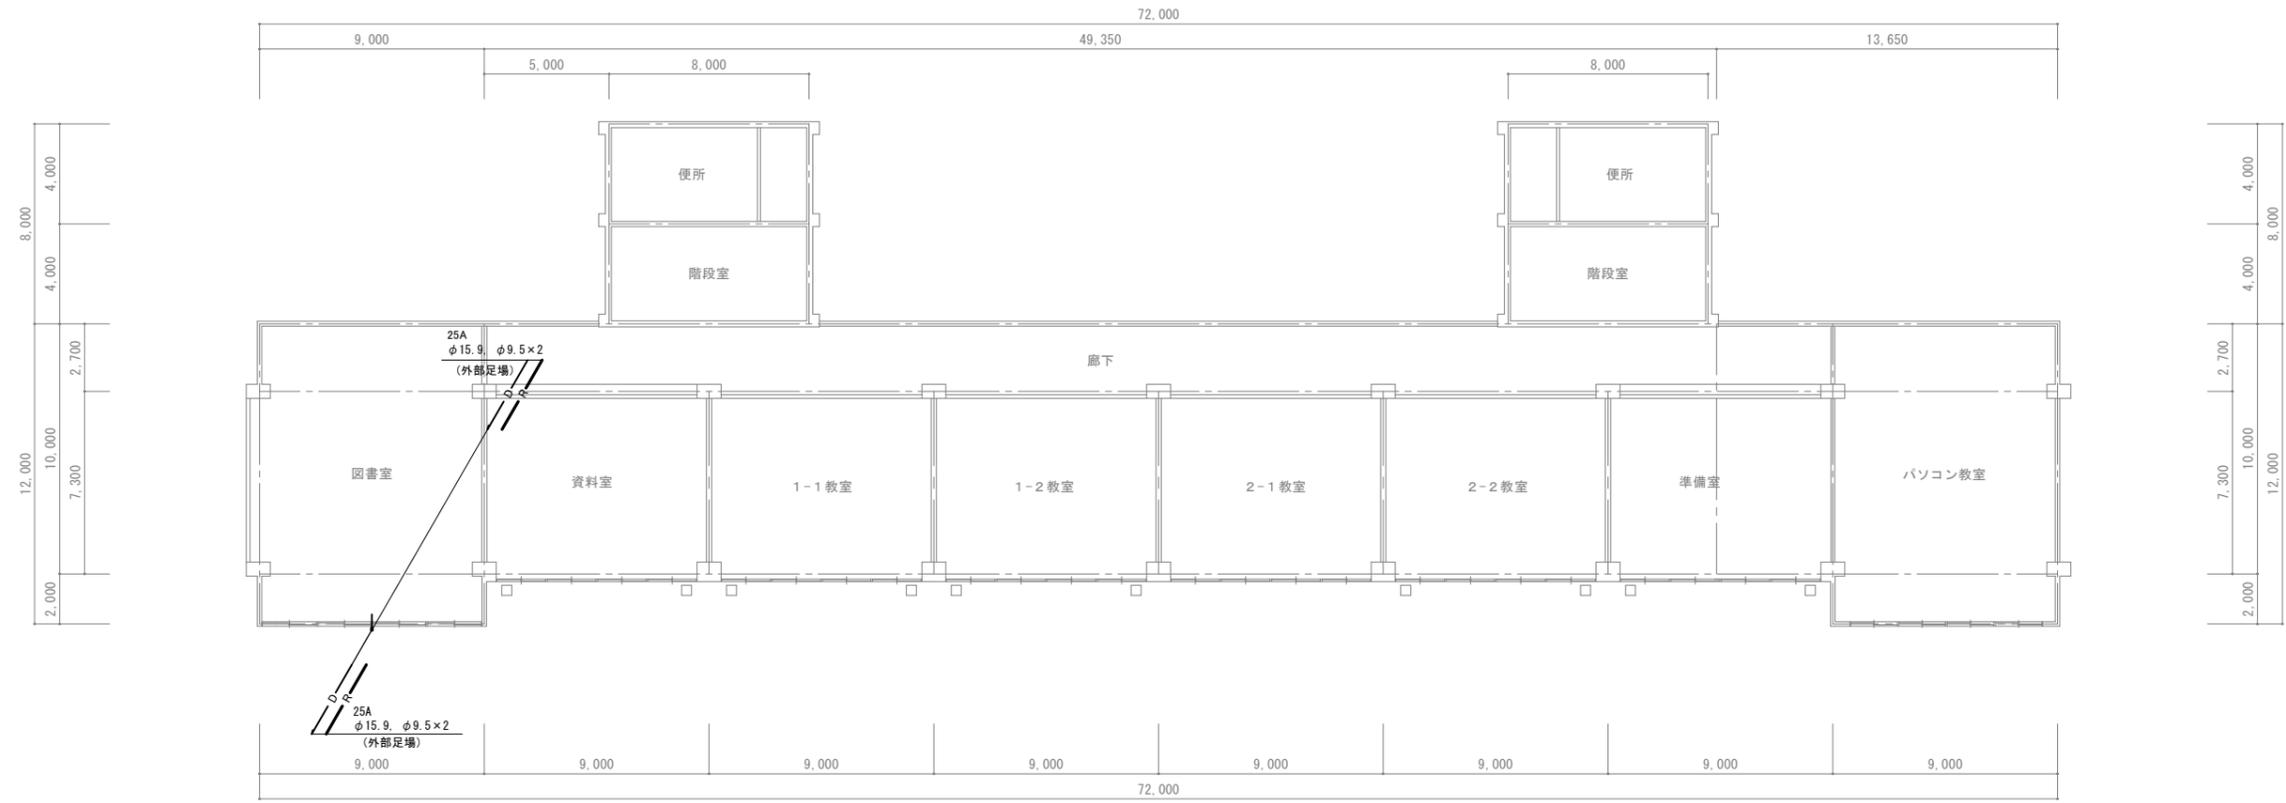

2階平面図 S=1/200

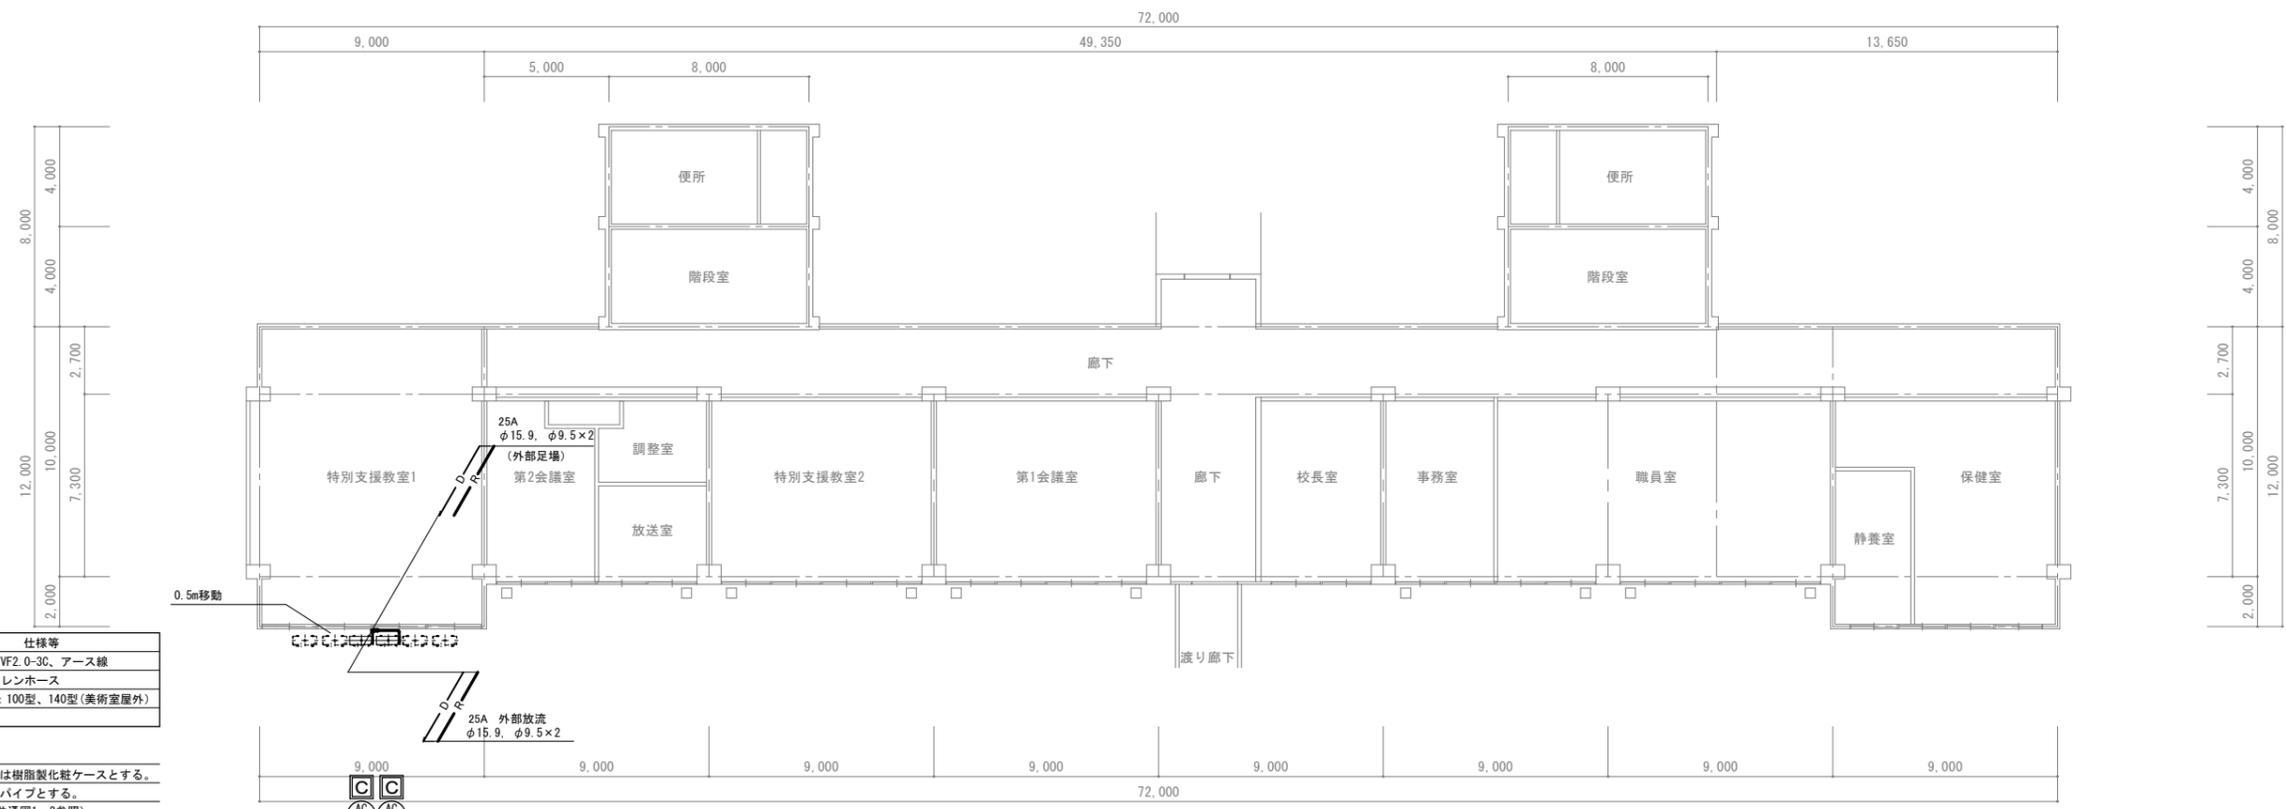

1階平面図 S=1/200

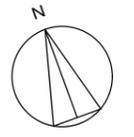

凡例	仕様等
R	冷媒管、連絡線：VF2-0-3C、アース線
D	ドレン管：25A、ドレンホース
配管化粧カバー	樹脂製化粧ケース：100型、140型(美術室屋外)

- 特記事項
1. 屋内、屋外露出部冷媒管の外装は樹脂製化粧ケースとする。
  2. ドレン管単独露出部はVPカラーパイプとする。
  3. [C]は室外機設置方法を示す(共通図1・2参照)



特記事項


長野県伊那市高遠町西高遠1649-1  
**清水設計事務所**  
 一級建築士事務所登録(上伊)G第64153号  
 管理建築士 一級建築士登録第117275号  
 TEL:0265-94-3878  
 E-mail:jcf00420@nifty.com  
 構造設計一級建築士  
 第1987号  
 清水 裕 明

工事名 令和7年度 高遠中学校ほか空調設備設置工事  
 図名 高遠中学校 機械設備 管理教室棟 1・2階平面図  
 縮尺：A2版  
 1/200

管理番号 2511  
 図番 1M-02

機器表

機器記号	名称	機器仕様	電気特性 60Hz				特記仕様・付属品特殊仕様	数量	設置個所	備考
			相	電圧 V	消費電力	備考			室名	
AC-1	空気熱源ヒートポンプ式 パッケージエアコン	4.0馬力相当 : 天吊形 冷房能力 : 10.0kw (4.3~11.2kw) 暖房能力 : 11.2kw (4.8~14.0kw) 低温暖房 : 12.5kw	3	200	2.72kw 2.85kw 5.87kw	(冷房) (暖房) (低温)	室外機 : 室内機 : ワイヤードリモコン	4	美術室 理科室	<参考型名> PCZ-ERMP112K5

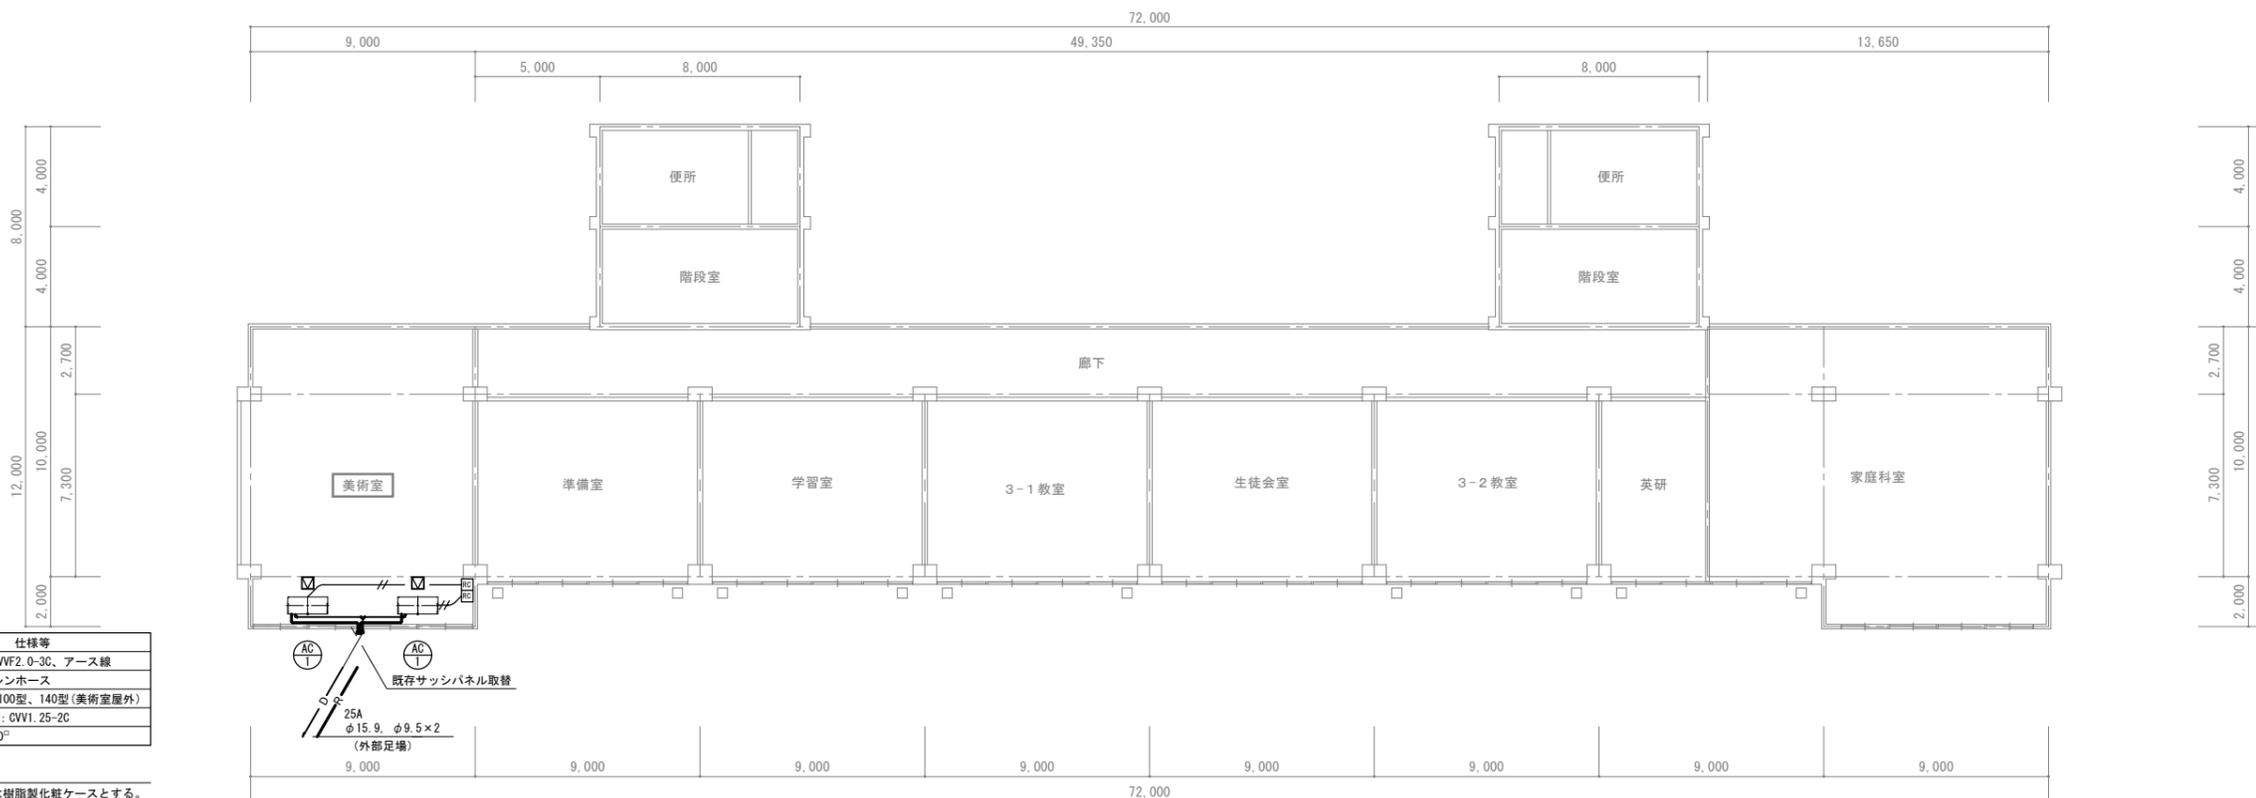


凡例	仕様等
R	冷媒管 : 連絡線 : VVF2.0-30、アース線
D	ドレン管 : 25A、ドレンホース
配管化粧カバー	樹脂製化粧ケース、100型、140型 (美術室屋外)
—//—	リモコン用ケーブル : CVV1.25-20
☑	アルミ特設枠口 450°

- 特記事項
1. 屋内、屋外露出部冷媒管の外装は樹脂製化粧ケースとする。
  2. ドレン管単独露出部はVPカラーパイプとする。
  3. [RC]はワイヤードリモコン

3階平面図 S=1/200

特記事項	長野県伊那市高遠町西高遠1649-1 TEL:0265-94-3878 E-mail:jcf00420@nifty.com <b>清水設計事務所</b> 構造設計一級建築士 第1987号 清水 裕 明	工事名 令和7年度 高遠中学校ほか空調設備設置工事 図名 高遠中学校 機械設備 管理教室棟 3階平面図	管理番号 2511 図番 1M-03
------	--	--	-----------------------------

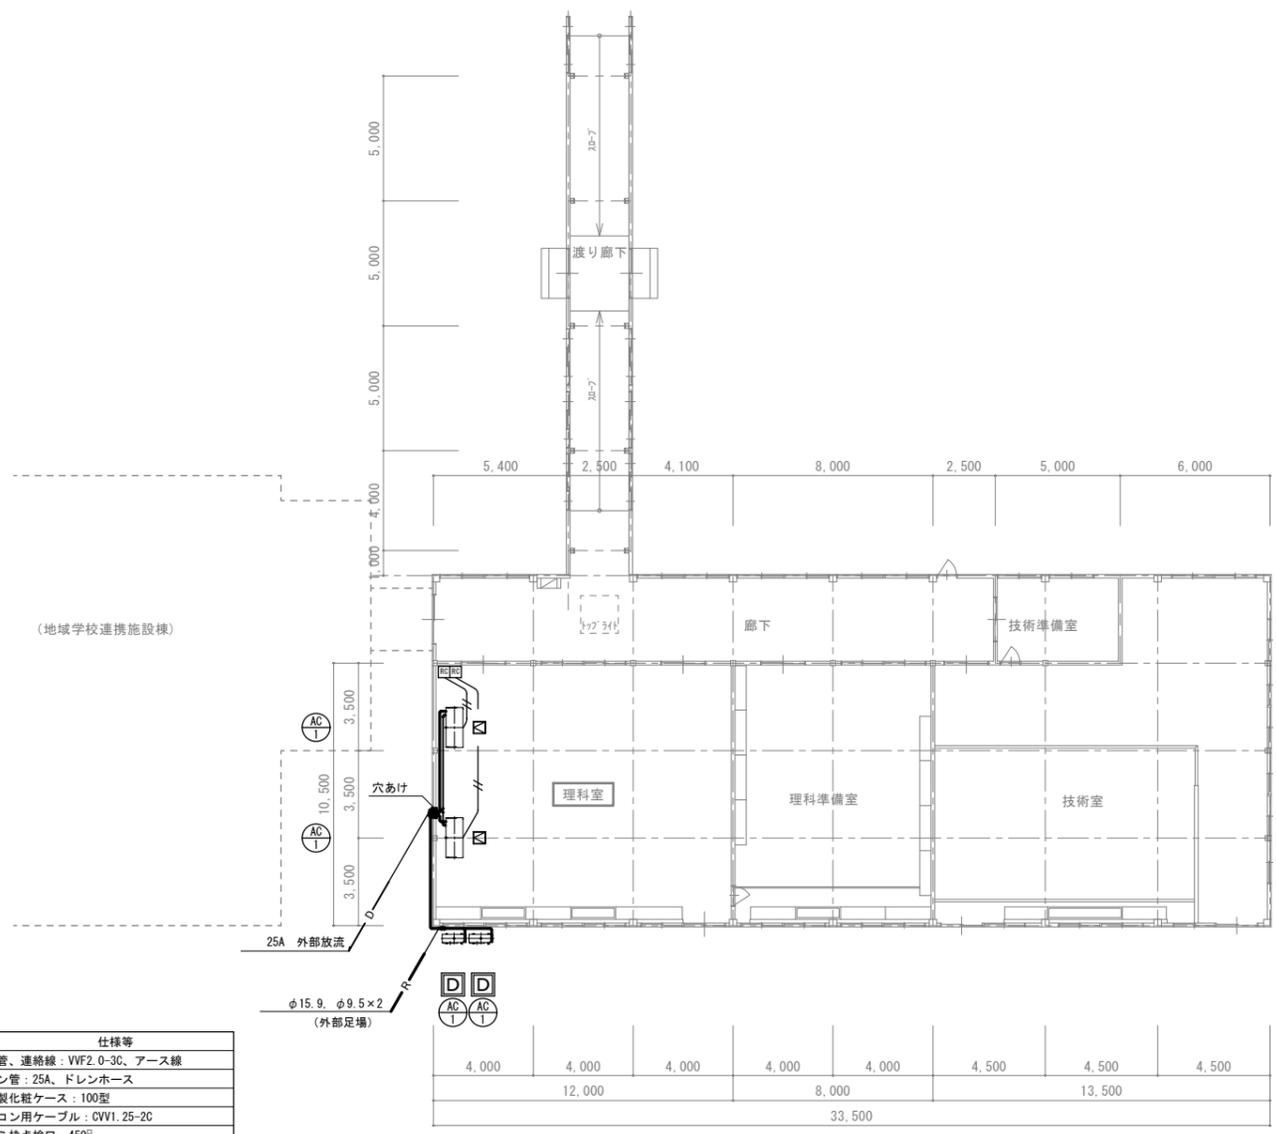

1 階平面図 S=1/200

凡 例	
記号	仕様等
R	冷媒管、連絡線：VF2.0-3C、アース線
D	ドレン管：25A、ドレンホース
配管化粧カバー	樹脂製化粧ケース：100型
—//—	リモコンケーブル：CVV1.25-2C
☑	アルミ特設検口 450 <sup>φ</sup>

- 特記事項
1. 屋内、屋外露出部冷媒管の外装は樹脂製化粧ケースとする。
  2. ドレン管単独露出部はVPカラーパイプとする。
  3. **D**は室外機設置方法を示す（共通図1・2参照）
  4. **R**はワイヤードリモコン

特記事項	長野県伊那市高遠町西高遠1649-1 <b>清水設計事務所</b> 一級建築士事務所登録(上伊)G第64153号 管理建築士 一級建築士登録第117275号	TEL:0265-94-3878 E-mail:jcf00420@nifty.com 構造設計一級建築士 第1987号 清水 裕 明	工事名 令和7年度 高遠中学校ほか空調設備設置工事 図名 高遠中学校 機械設備 特別教室棟 1階平面図	管理番号 2511 図番 1M-04
------	---	--	--	-----------------------------




### 特記事項

#### 1. 石綿含有部材の施工

・下記部材は石綿が含まれるので関係法令に従い適正な施工を行うこと。

-1. 管理教室棟外壁・下地モルタル

-2. 内装天井吸音板

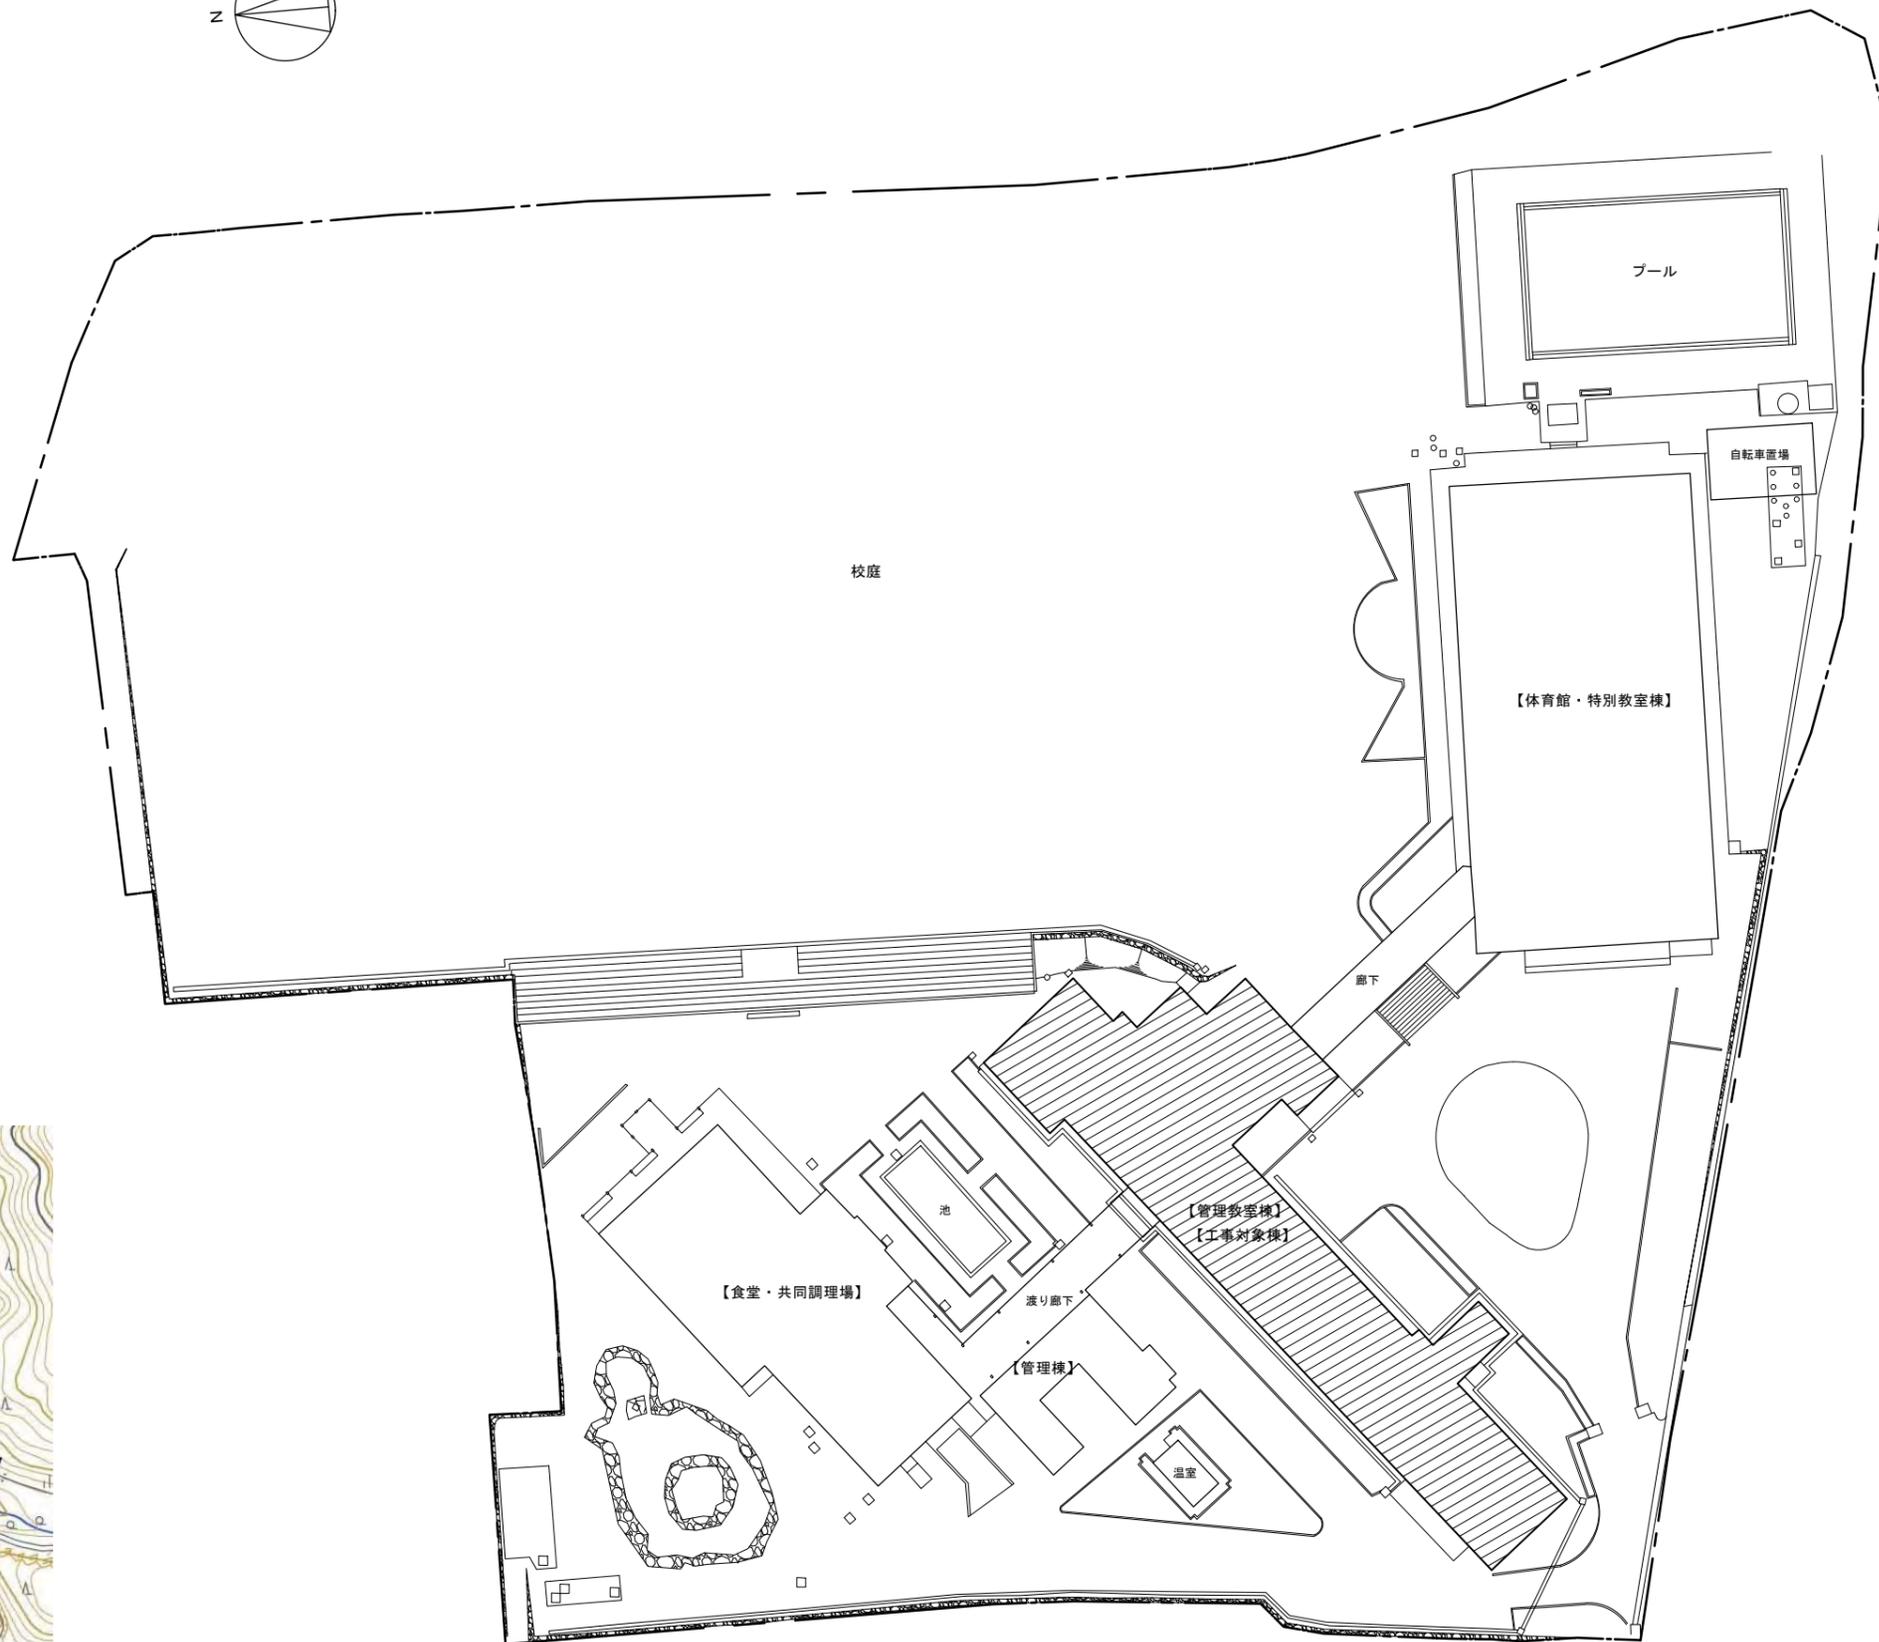

工事場所：長谷中学校



附近見取図

配置図 S=1/500

#### 凡例

 工事対象部分

特記事項

長野県伊那市高遠町西高遠1649-1

**清水設計事務所**

一級建築士事務所登録(上伊)G第64153号  
管理建築士 一級建築士登録第117275号

TEL:0265-94-3878

E-mail:jcf00420@nifty.com

構造設計一級建築士  
第1987号

清水 裕 明

工事名

令和7年度 高遠中学校ほか空調設備設置工事

図名

長谷中学校  
電気設備  
附近見取図・配置図・特記事項

縮尺：A2版

1/500

管理番号

2511


図番

2E-01

A2版：100%、A3版：71%



凡例	摘要
	動力盤
	既設ラック W:200(カバー付き)
	露出配管・配線

分電盤回路図	分電盤名称・形式	電気方式幹	主幹及び回路構成	回路記号	分岐遮断器 PAF/AT	容量 (VA) (W)	電圧 (V)	負荷名称	備考
1P-1	3φ3W 200V CET38 + IE8	MCB 75A		1	ELB 50/30A		200	エアコン	
				2	ELB 50/30A		200	エアコン	
				3	ELB 50/30A		200	エアコン	
				4	ELB 50/30A		200	エアコン	
				5	ELB 50/30A		200	予備	
				6	ELB 50/30A		200	予備	
				7	ELB 50/20A		200	予備	
				8	ELB 50/20A		200	予備	
				9	ELB 50/20A		200	予備	

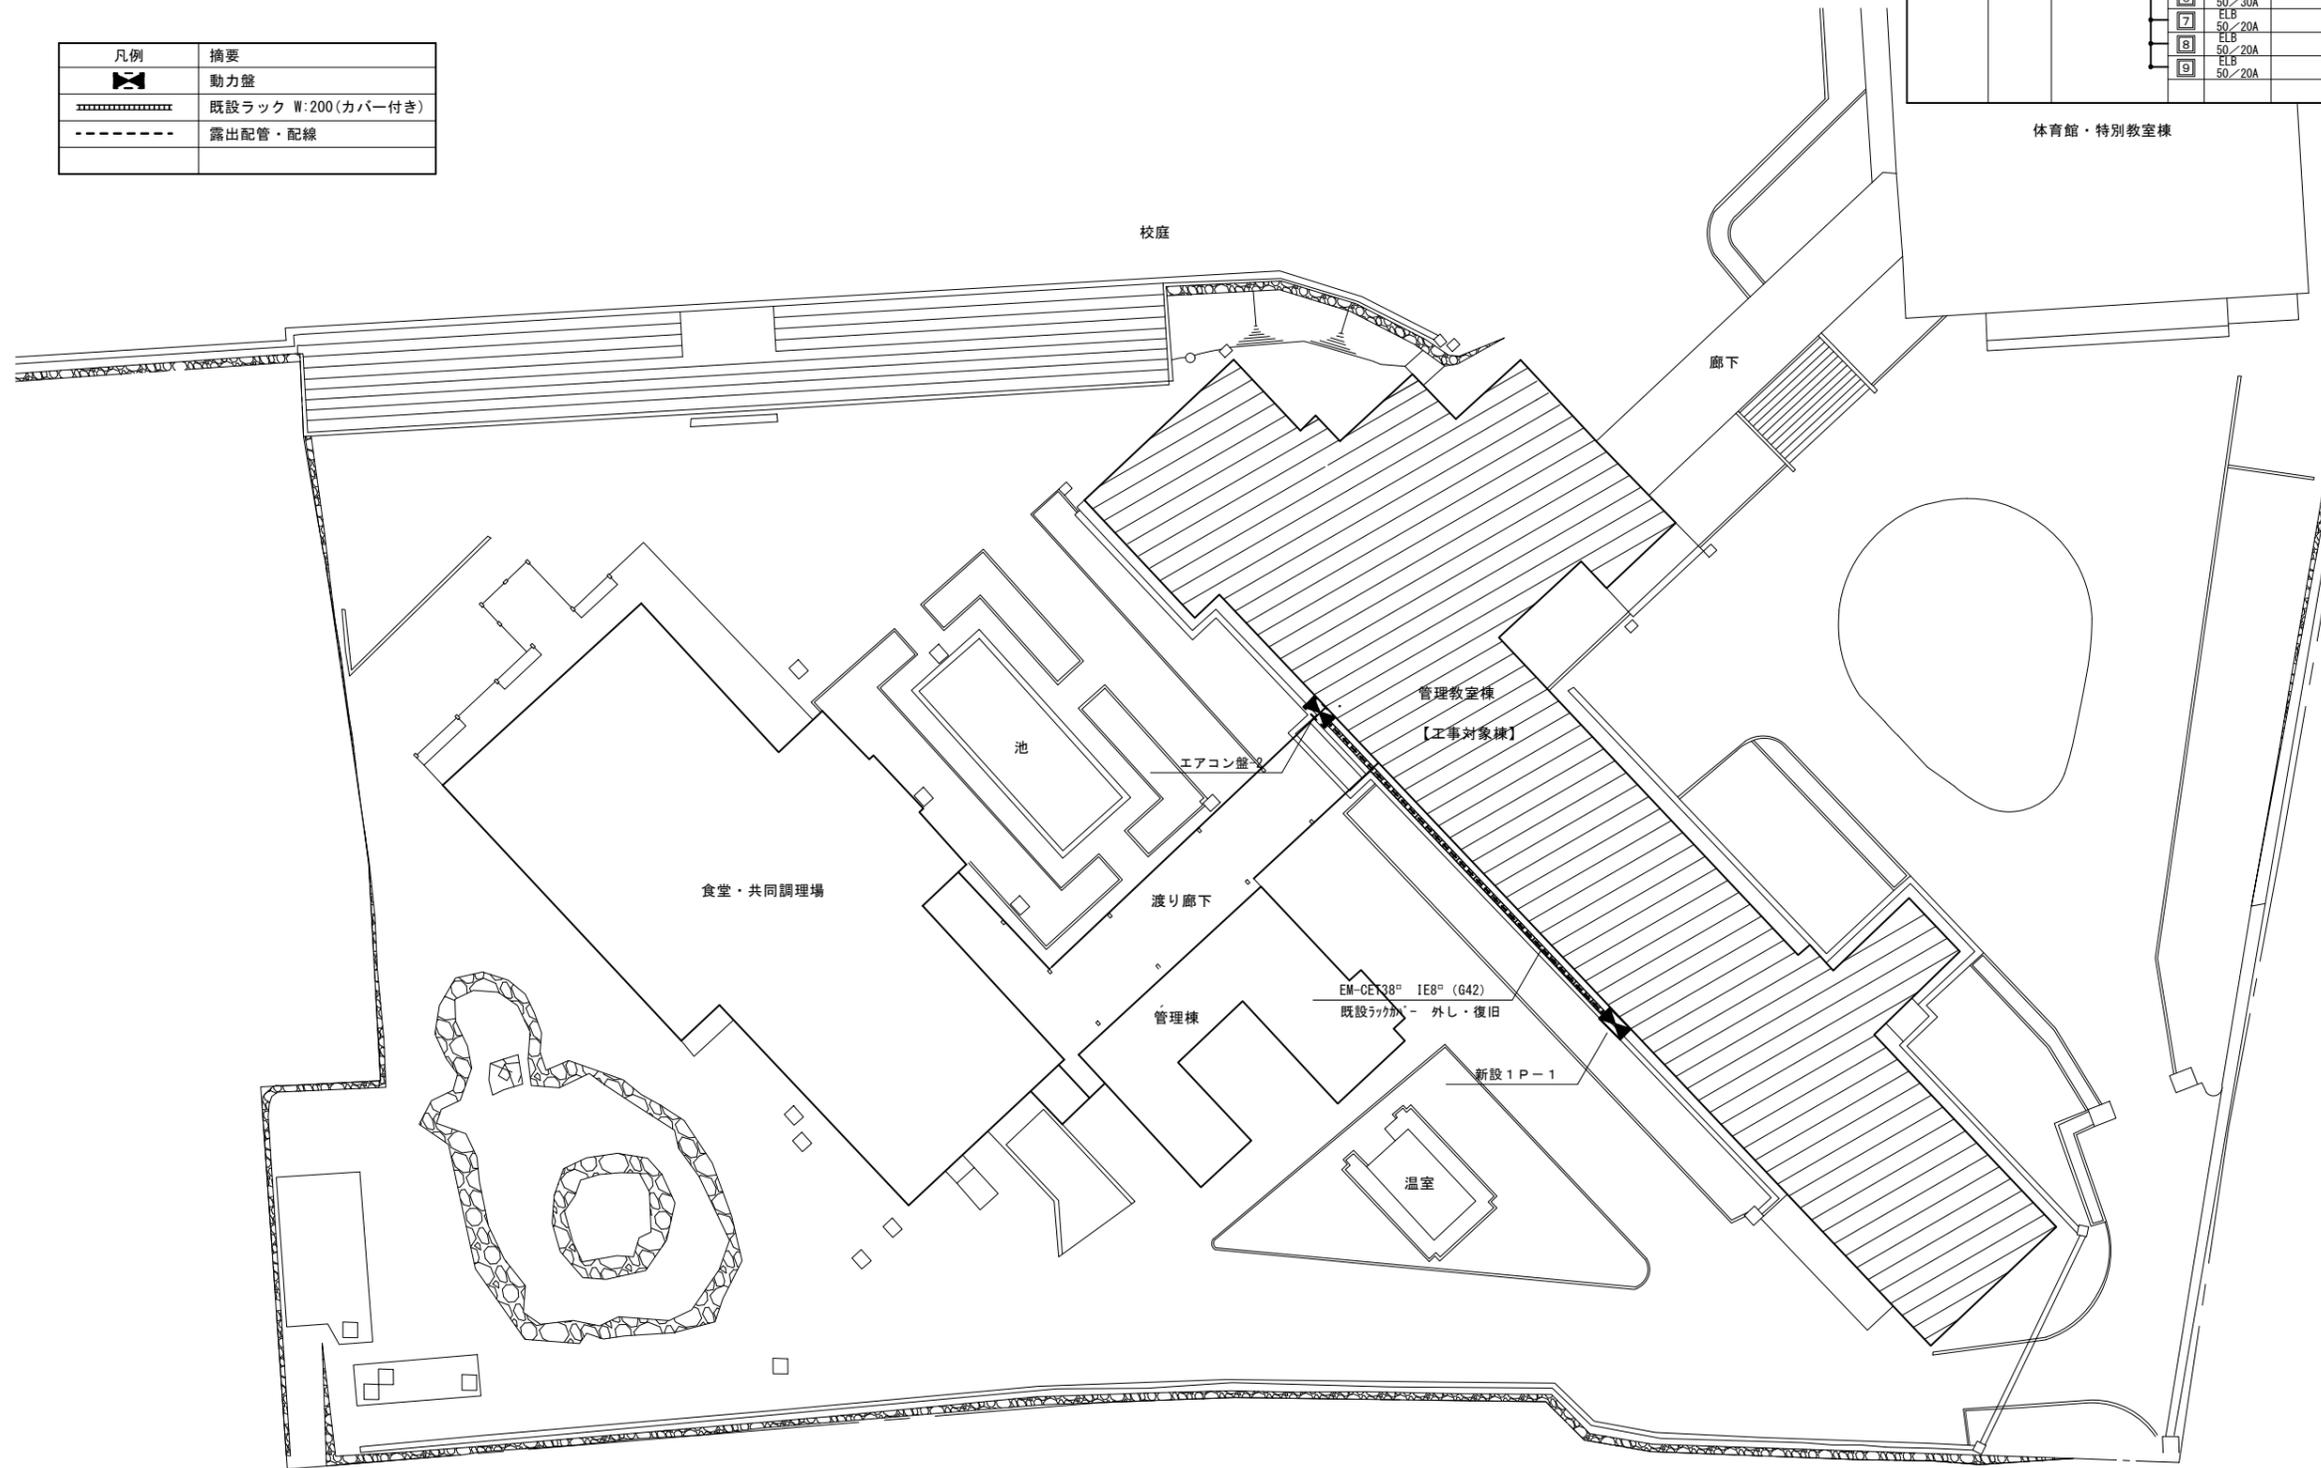

幹線設備図 S=1/300

特記事項	長野県伊那市高遠町西高遠1649-1 <b>清水設計事務所</b> 一級建築士事務所登録(上伊)G第64153号 管理建築士 一級建築士登録第117275号	TEL:0265-94-3878 E-mail:jcf00420@nifty.com 構造設計一級建築士 第1987号 清水 裕 明	工事名 令和7年度 高遠中学校ほか空調設備設置工事	管理番号 2511
			図名 長谷中学校 電気設備 幹線設備図、分電盤回路図	縮尺: A2版 1/300 図番 2E-02

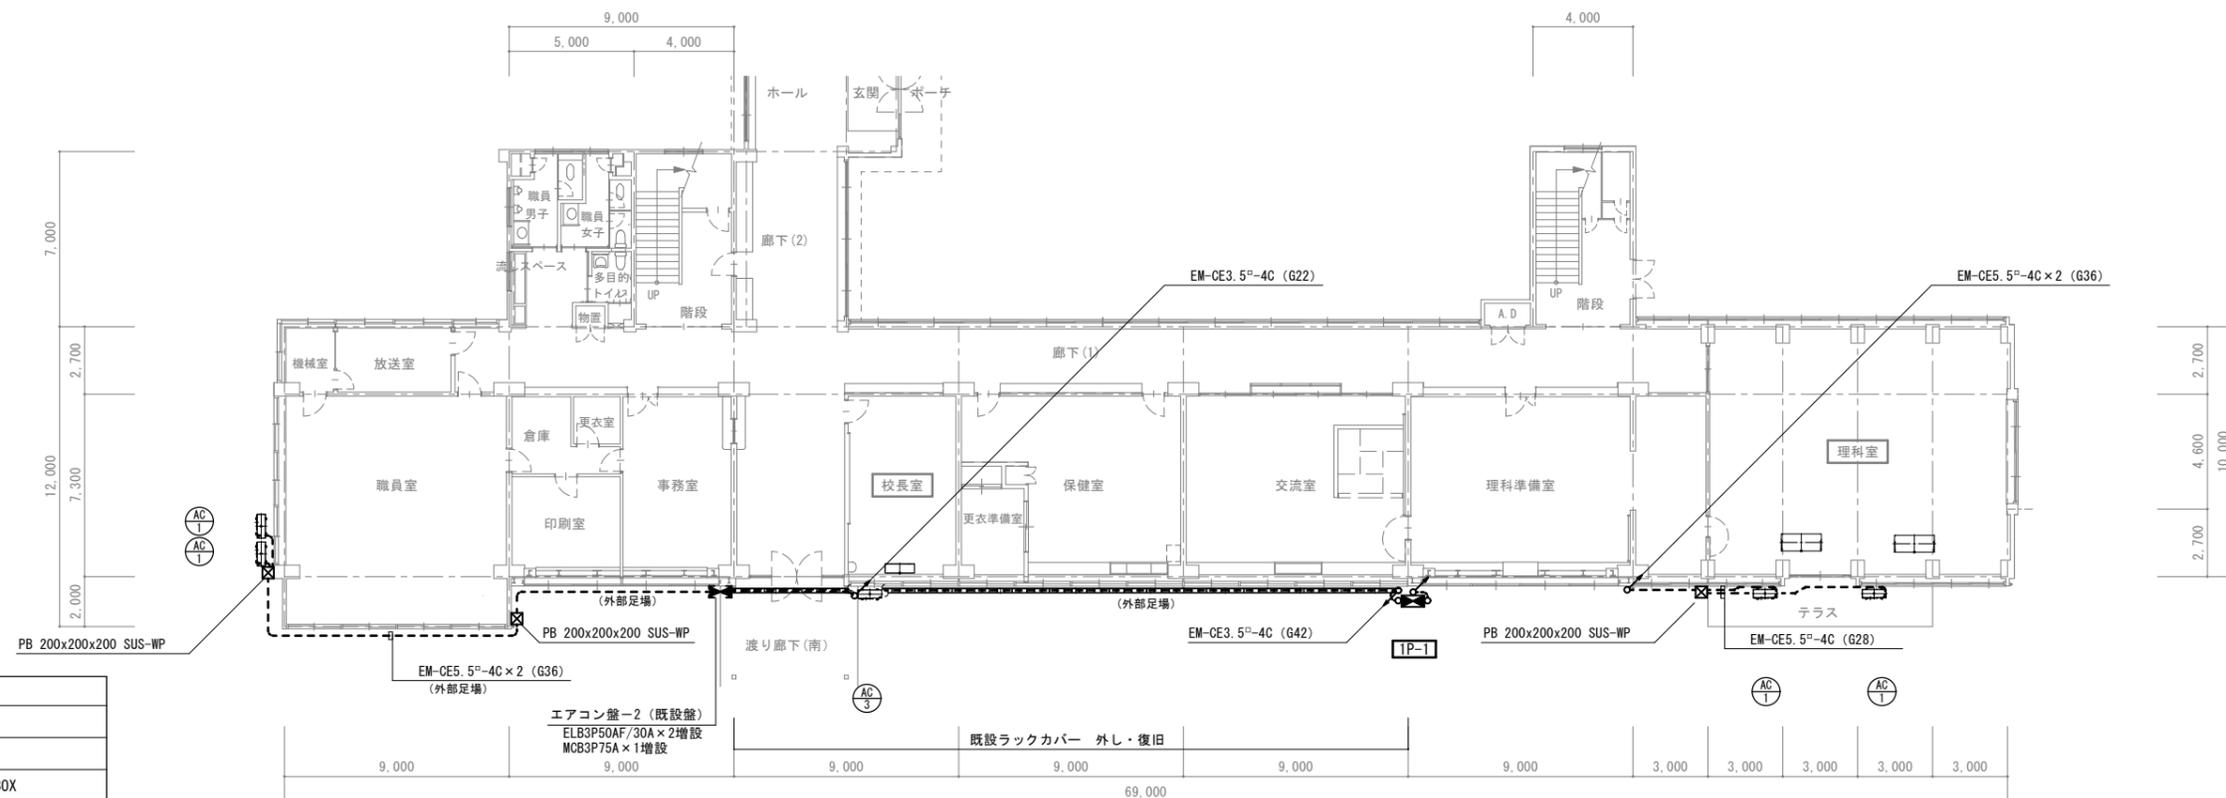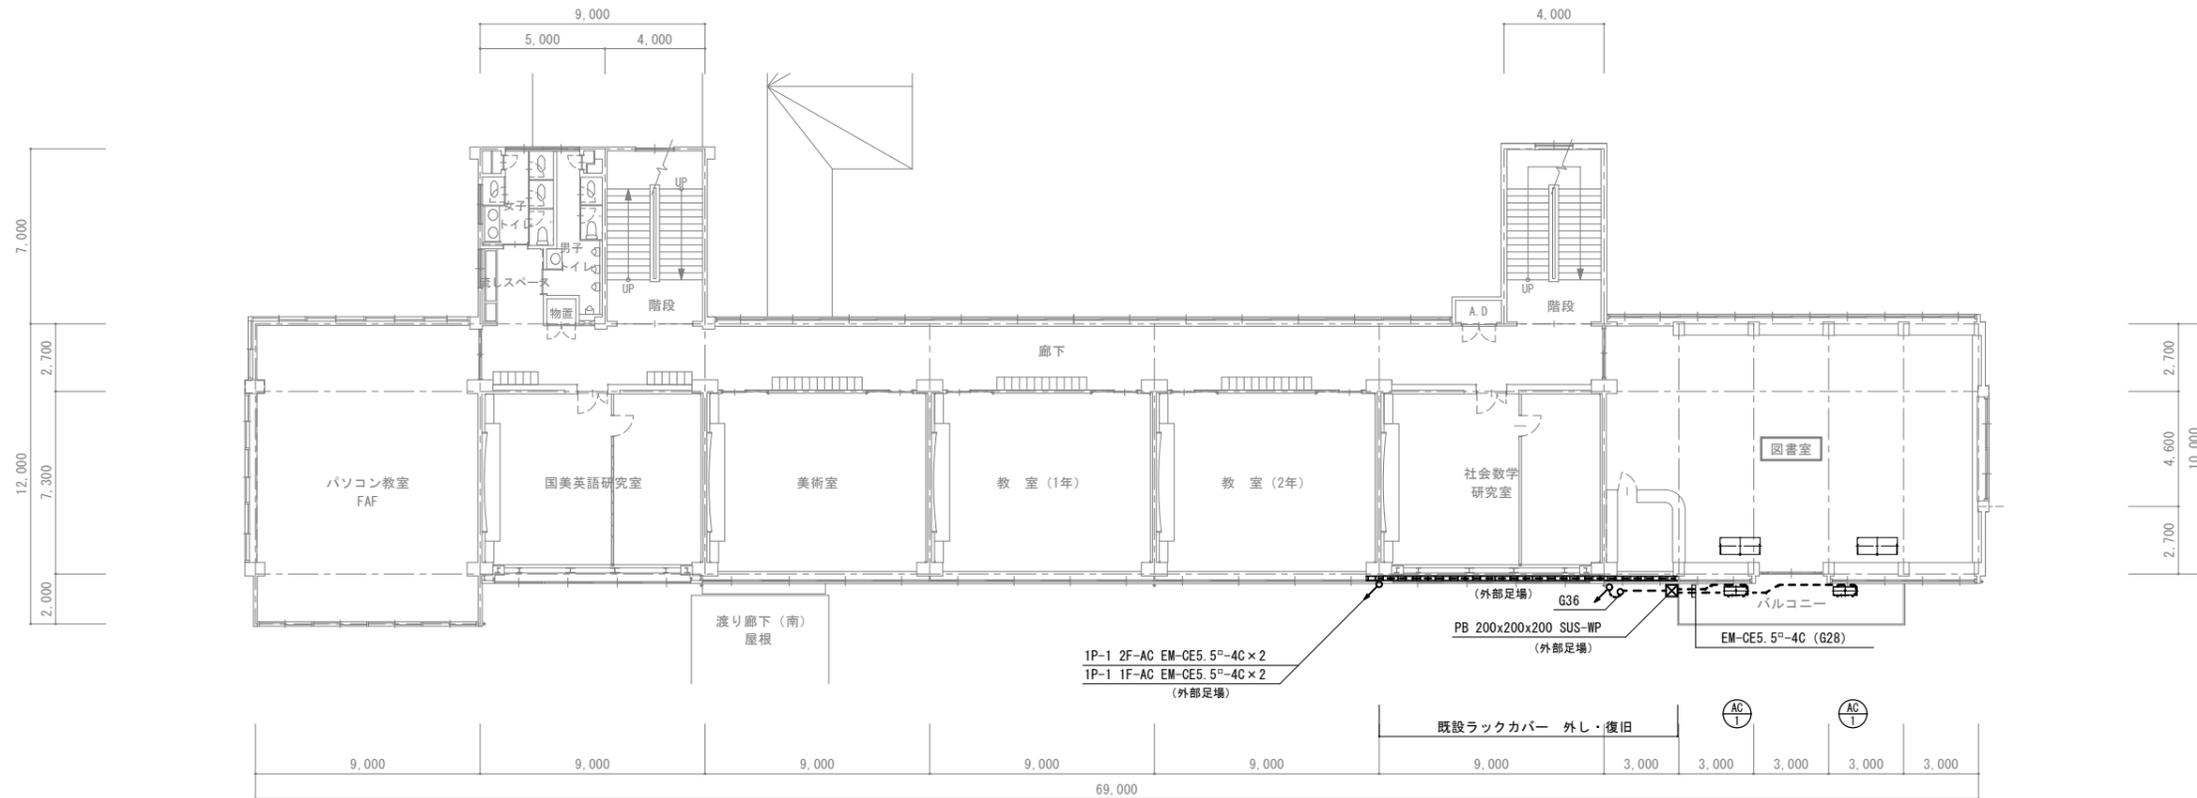

凡例	摘要
---	露出配管・配線
■	動力盤 (既設)
□	配線分岐用プルBOX
▬	既設ラック W:200 (カバー付き)
⊠	エアコン室内機
⊞	エアコン室外機

特記事項

長野県伊那市高遠町西高遠1649-1  
**清水設計事務所**  
 一級建築士事務所登録(上伊)G第64153号  
 管理建築士 一級建築士登録第117275号


TEL:0265-94-3878  
 E-mail:jcf00420@nifty.com  
 構造設計一級建築士  
 第1987号  
 清水 裕 明

工事名 令和7年度 高遠中学校ほか空調設備設置工事  
 図名 長谷中学校  
 電気設備  
 管理教室棟 1・2階平面図

縮尺: A2版  
 1/200

管理番号 2511  
 図番 2E-03

A2版:100%、A3版:71%

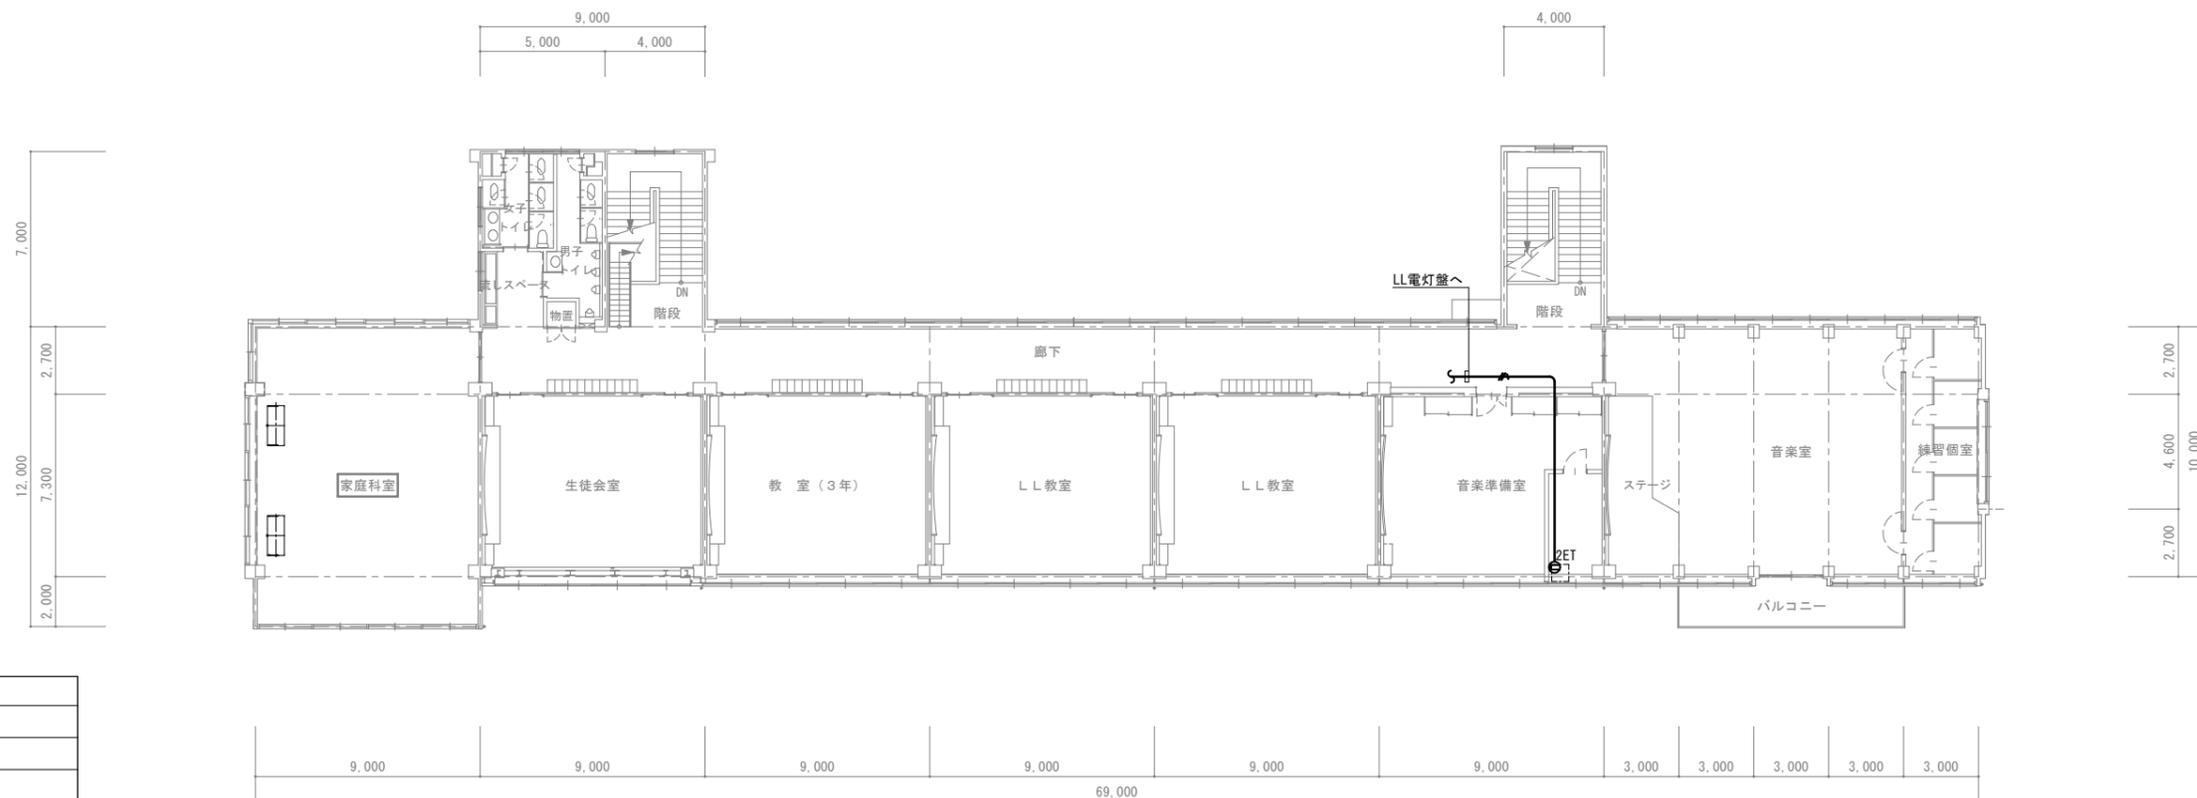


凡例	摘要
	EM-EEF2.0-3
	エアコン室内機

特記事項	

長野県伊那市高遠町西高遠1649-1  
**清水設計事務所**  
 一級建築士事務所登録(上伊)G第64153号  
 管理建築士 一級建築士登録第117275号  
 TEL:0265-94-3878  
 E-mail:jcf00420@nifty.com  
 構造設計一級建築士  
 第1987号  
 清水 裕 明

工事名 令和7年度 高遠中学校ほか空調設備設置工事  
 図名 長谷中学校  
 電気設備  
 管理教室棟 3階平面図  
 縮尺: A2版  
 1/200

 管理番号  
 2511  
 図番  
 2E-04




### 特記事項

#### 1. 石綿含有部材の施工

- ・下記部材は石綿が含まれるので関係法令に従い適正な施工を行うこと。
  - 1. 管理教室棟外壁・下地モルタル
  - 2. 内装天井吸音板

#### 2. 既存サッシパネル取替

- ・エアコン配管用に既存サッシのガラスをアルミパネルt=6に交換  
(特記無き限りは欄間部 W1000×H900程度)

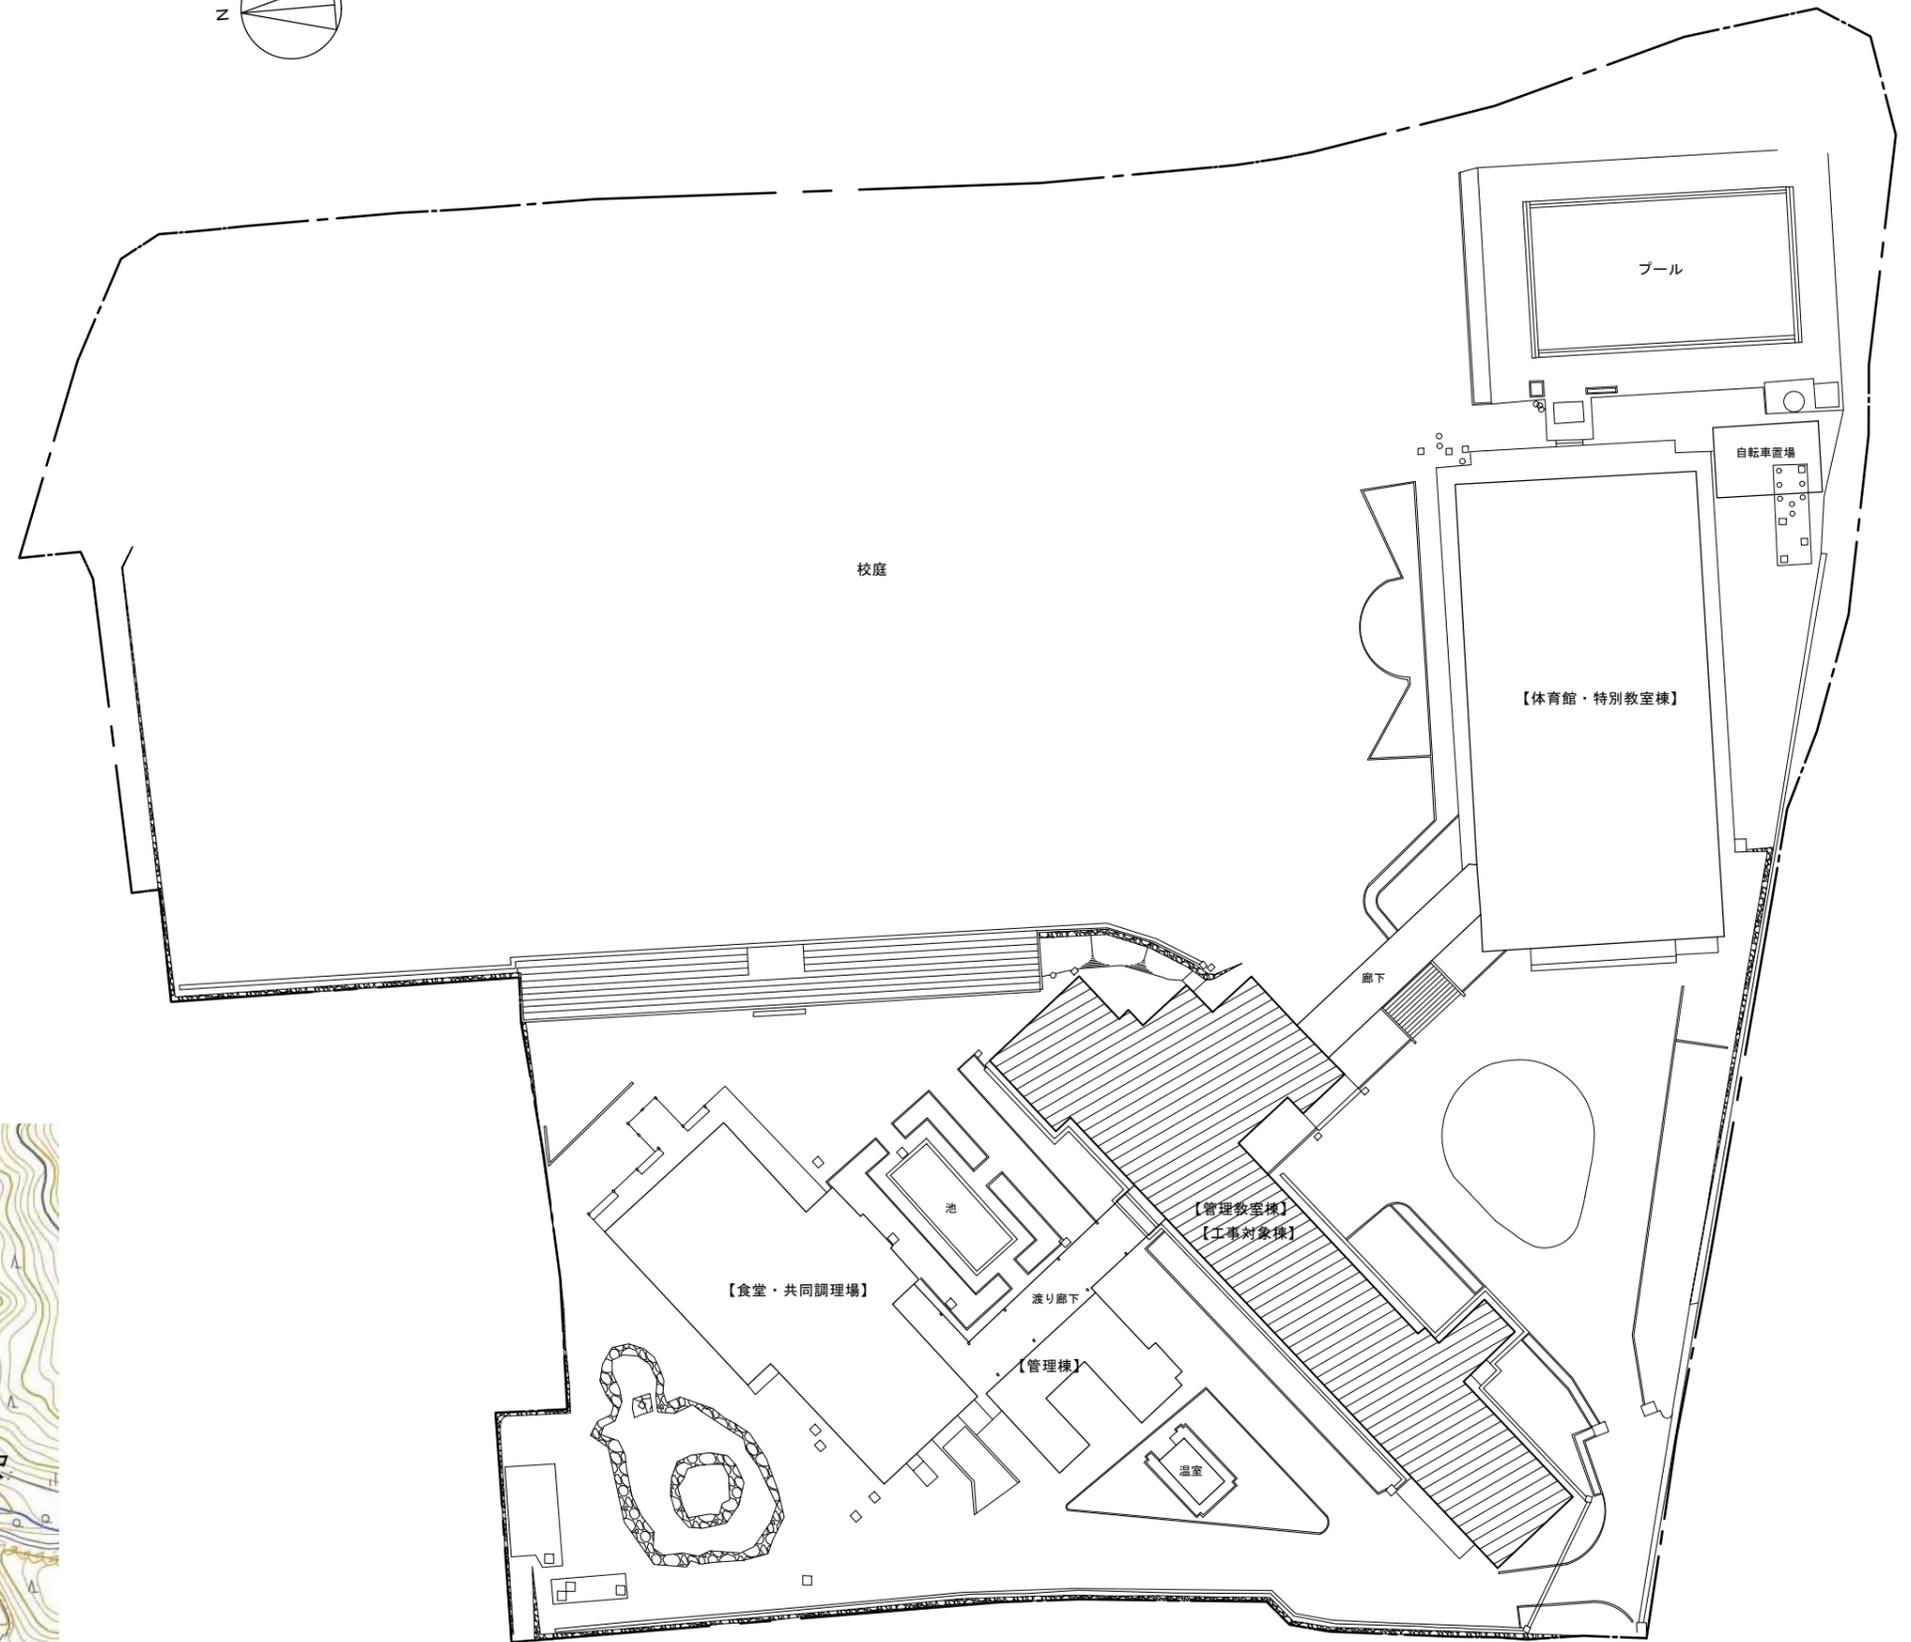

工事場所：長谷中学校



附近見取図

配置図 S=1/500

#### 凡例

工事対象部分

特記事項

長野県伊那市高遠町西高遠1649-1

**清水設計事務所**  
 一級建築士事務所登録(上伊)G第64153号  
 管理建築士 一級建築士登録第117275号

TEL:0265-94-3878  
 E-mail:jcf00420@nifty.com  
 構造設計一級建築士 第1987号  
 清水 裕 明

工事名

令和7年度 高遠中学校ほか空調設備設置工事

図名

長谷中学校  
 機械設備  
 附近見取図・配置図・特記事項

縮尺：A2版

1/500


管理番号

2511


図番

2M-01


A2版：100%、A3版：71%

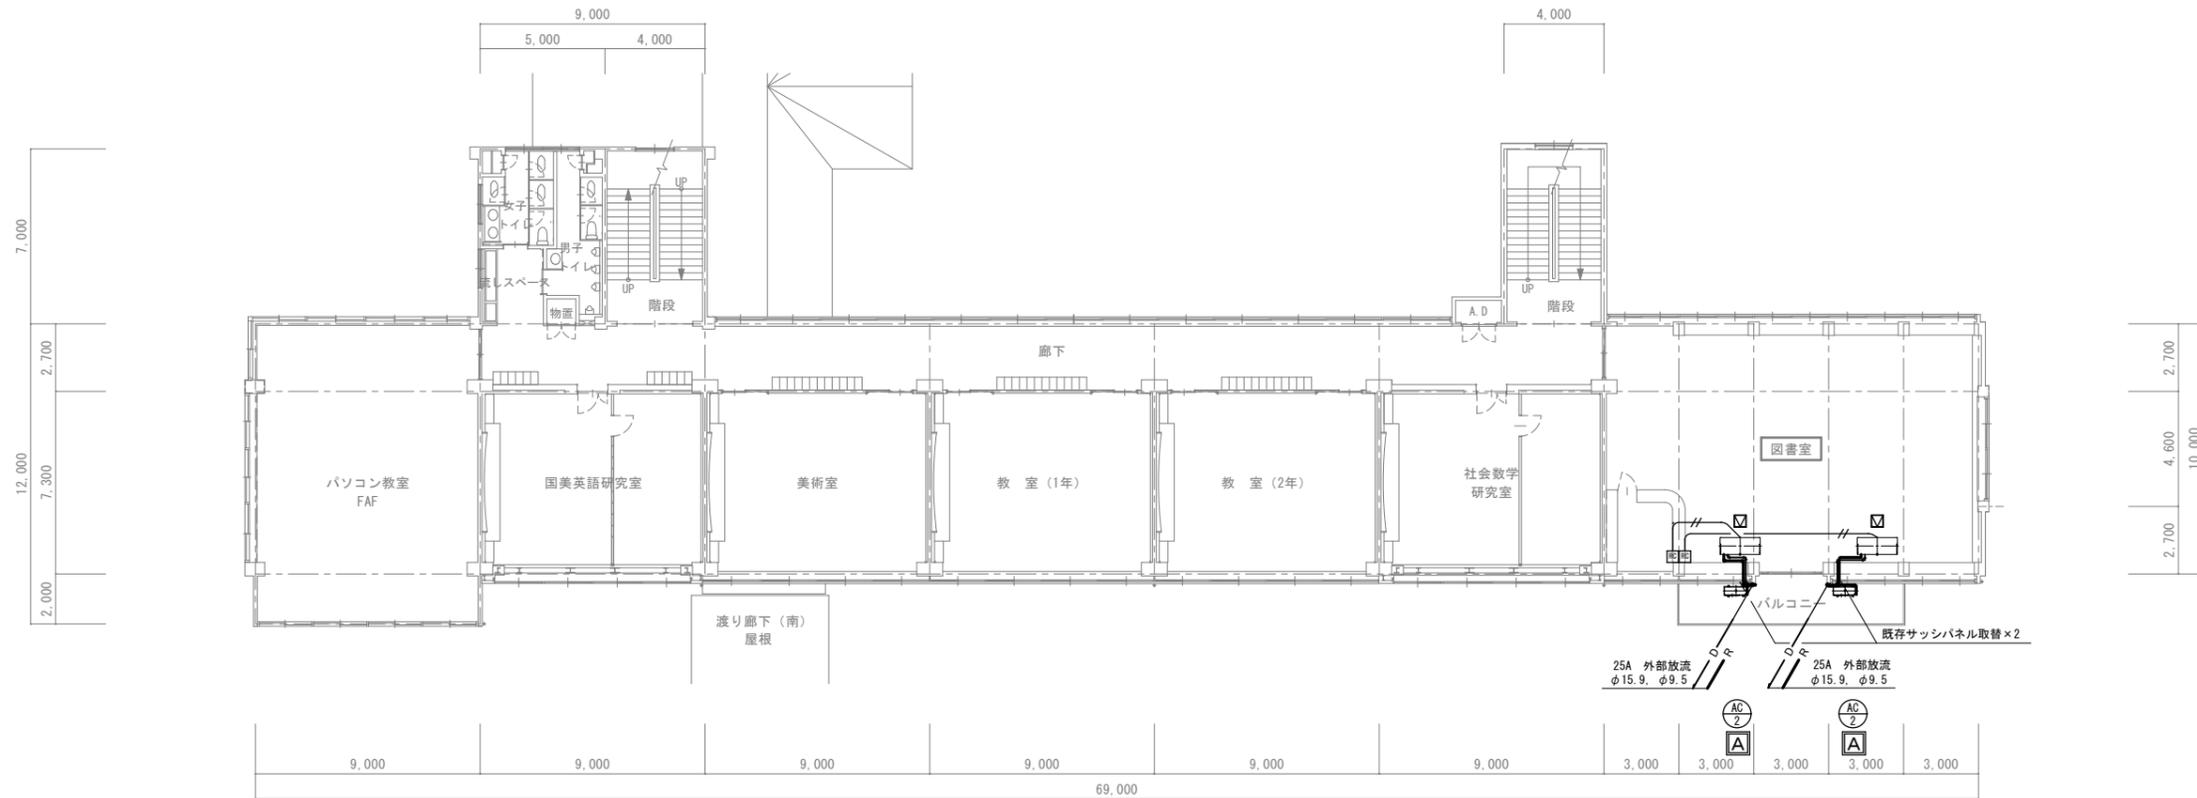

2階平面図 S=1/200

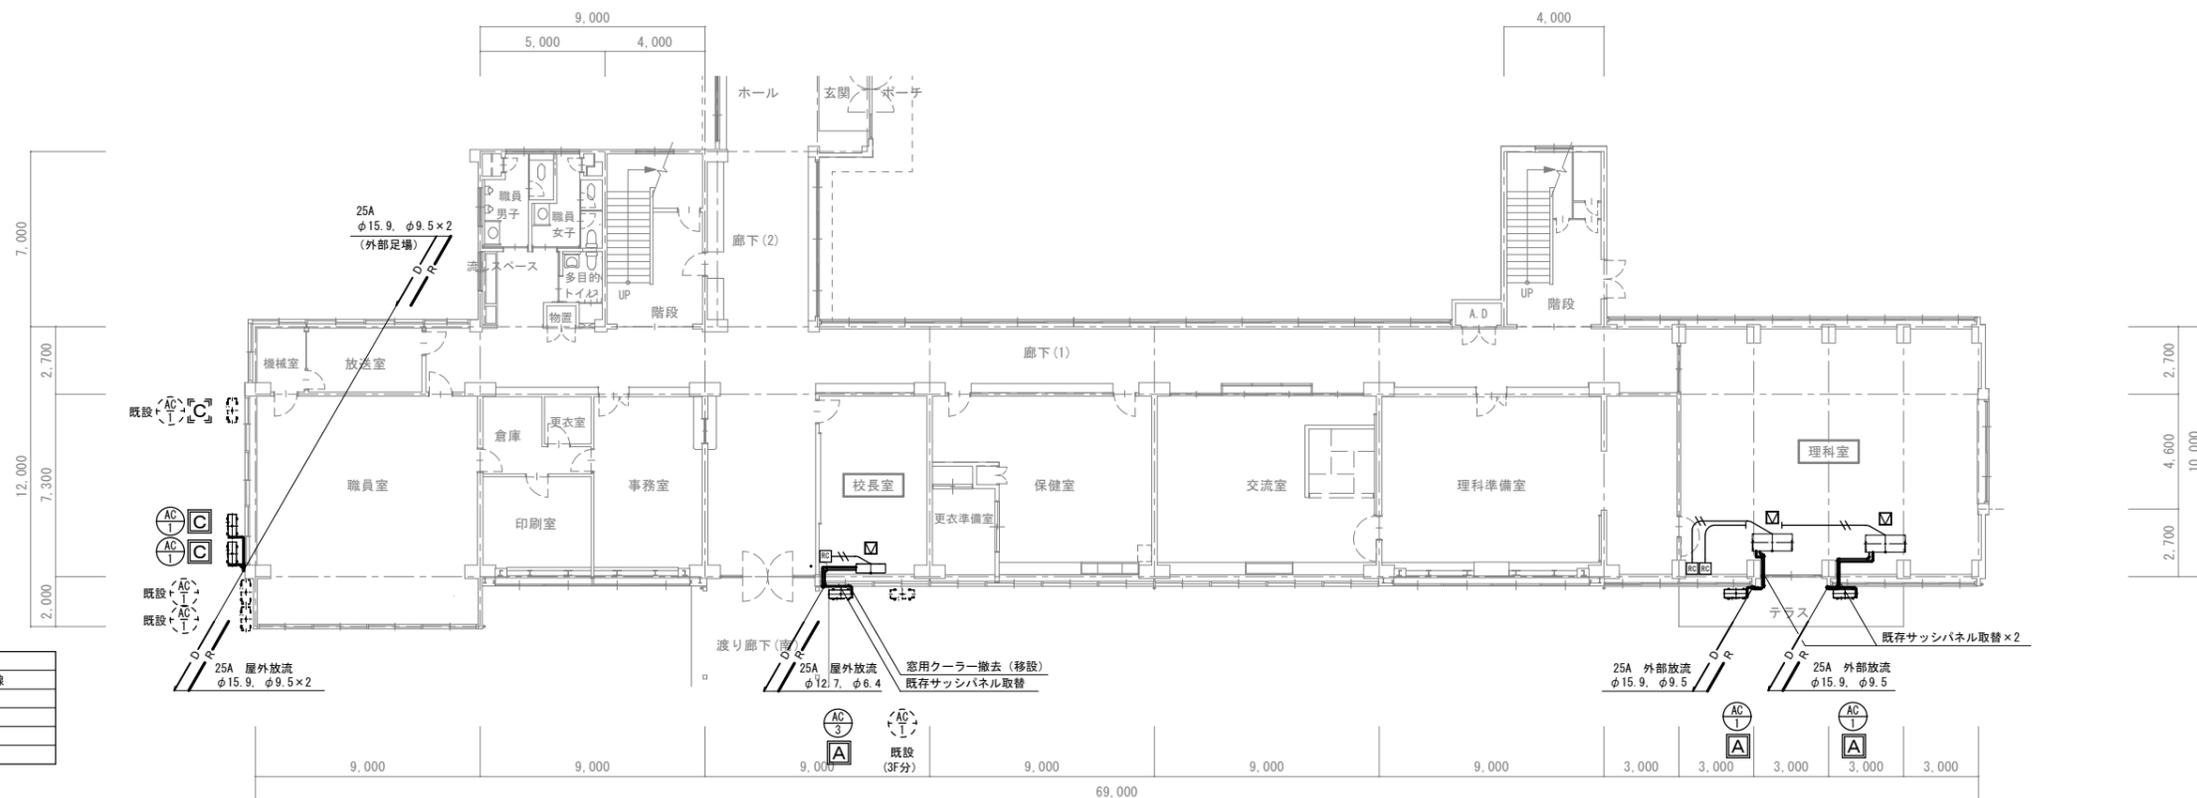

1階平面図 S=1/200

 


凡例	
記号	仕様等
R	冷媒管、連絡線：VF2.0-3C、アース線
D	ドレン管：25A、ドレンホース
配管化粧カバー	樹脂製化粧ケース：100型
—	リモコン用ケーブル：CVV1.25-2C
☑	アルミ枠点検口 450 <sup>2</sup>

- 特記事項
1. 屋内、屋外露出部冷媒管の外装は樹脂製化粧ケースとする。
  2. ドレン管単独露出部はVPカラーパイプとする。
  3. [A][C]は室外機設置方法を示す(共通図1・2参照)
  4. [RC]はワイヤードリモコン

特記事項	長野県伊那市高遠町西高遠1649-1	TEL:0265-94-3878	工事名	令和7年度 高遠中学校ほか空調設備設置工事	管理番号
	<b>清水設計事務所</b>	E-mail:jcf00420@nifty.com	図名	長谷中学校 機械設備 管理教室棟 1・2階平面図	2511
	一級建築士事務所登録(上伊)G第64153号 管理建築士 一級建築士登録第117275号	構造設計一級建築士 第1987号 清水 裕 明	縮尺	A2版 1/200	図番
					2M - 02

機器表

機器記号	名称	機器仕様	電気特性 60Hz				特記仕様・付属品特殊仕様	数量	設置個所 室名	備考
			相 φ	電圧 V	消費電力	備考				
AC-1	空気熱源ヒートポンプ式 パッケージエアコン	4.0馬力相当 : 天吊形 冷房能力 : 10.0kw (4.3~11.2kw) 暖房能力 : 11.2kw (4.8~14.0kw) 低温暖房 : 12.5kw	3	200	2.72kw 2.85kw 5.87kw	(冷房) (暖房) (低温)	室外機 : 室内機 : ワイヤードリモコン	4	理科室 家庭科室	<参考型名> PCZ-ERMP112K5
AC-2	空気熱源ヒートポンプ式 パッケージエアコン	5.0馬力相当 : 天吊形 冷房能力 : 12.5kw (3.8~14.0kw) 暖房能力 : 14.0kw (3.7~18.2kw) 低温暖房 : 13.5kw	3	200	4.15kw 4.06kw 6.45kw	(冷房) (暖房) (低温)	室外機 : 室内機 : ワイヤードリモコン	2	図書室	<参考型名> PCZ-ERMP140K5
AC-3	空気熱源ヒートポンプ式 パッケージエアコン	2.5馬力相当 : 天吊形 冷房能力 : 5.6kw (2.0~6.3kw) 暖房能力 : 6.3kw (1.6~8.0kw) 低温暖房 : 6.1kw	3	200	1.62kw 1.69kw 2.37kw	(冷房) (暖房) (低温)	室外機 : 室内機 : ワイヤードリモコン	1	校長室	<参考型名> PCZ-ERMP63K5

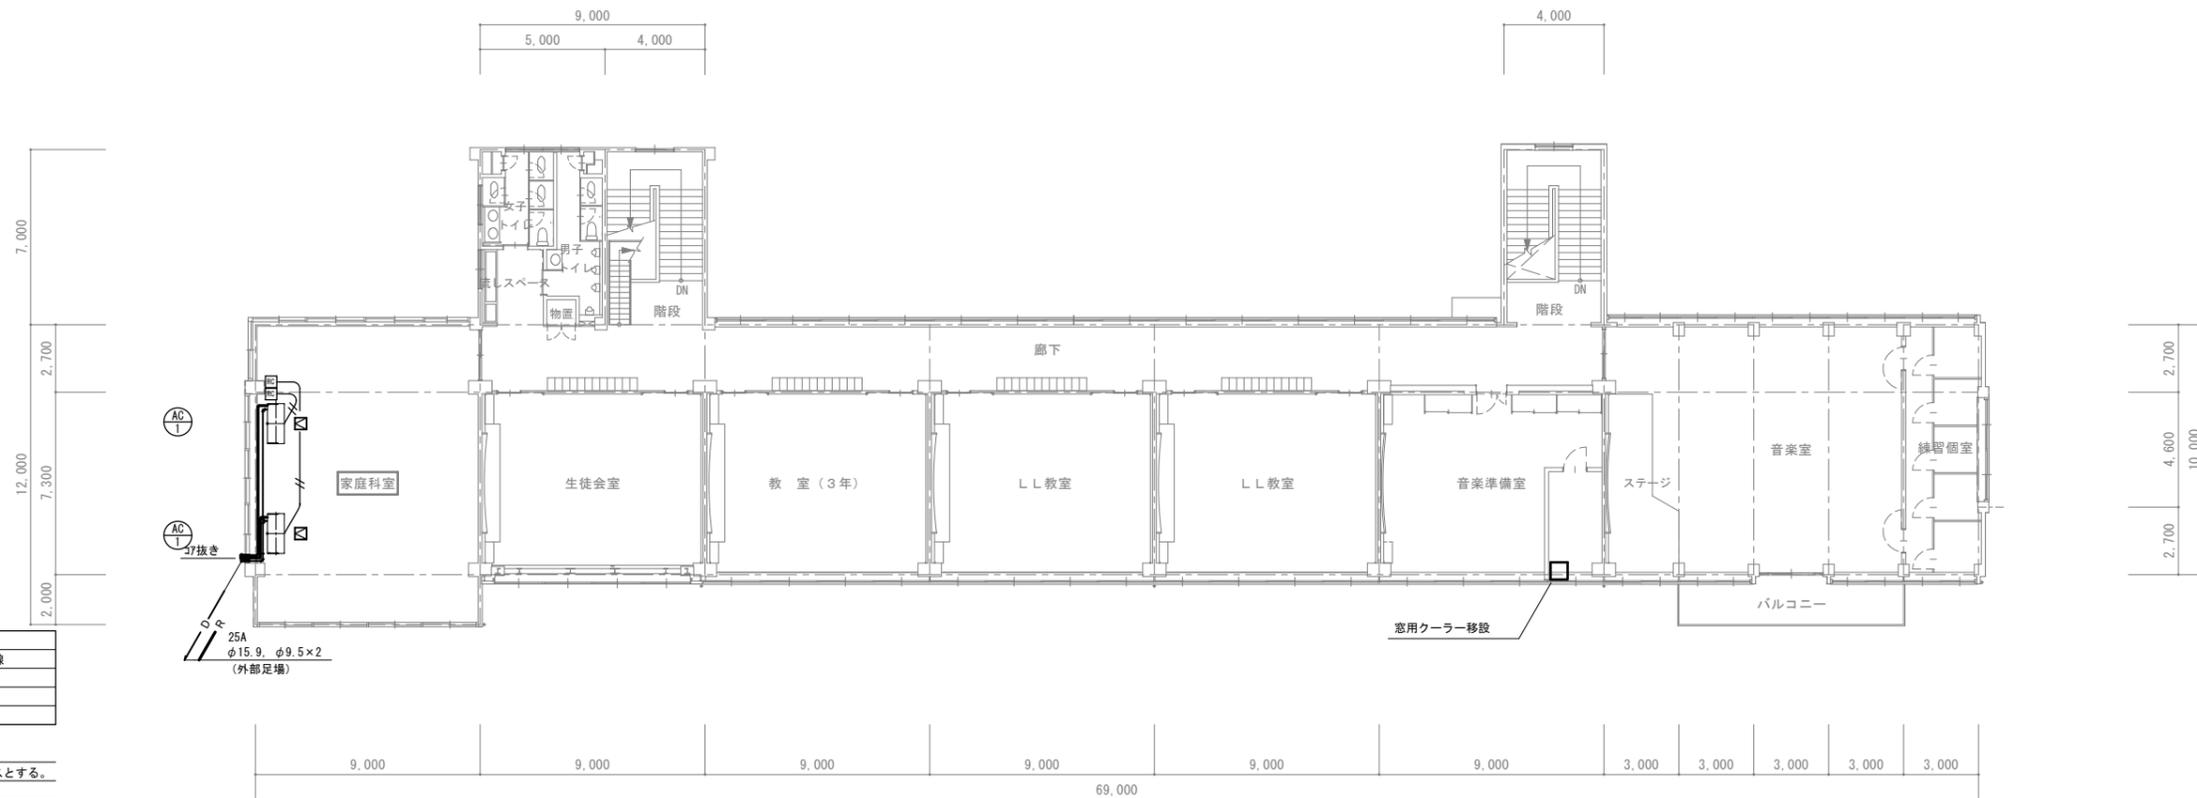

凡例	仕様等
R	冷媒管、連絡線 : VVF2.0-3C、アース線
D	ドレン管 : 25A、ドレンホース
配管化粧カバー	樹脂製化粧ケース : 100型
<input checked="" type="checkbox"/>	アルミ枠点検口 : 450 <sup>2</sup>

- 特記事項
1. 屋内、屋外露出部冷媒管の外装は樹脂製化粧ケースとする。
  2. ドレン管単独露出部はVPカラーパイプとする。
  3. [R]はワイヤードリモコン

特記事項	
------	--

長野県伊那市高遠町西高遠1649-1  
TEL: 0265-94-3878  
E-mail: jcf00420@nifty.com

**清水設計事務所**  
構造設計一級建築士  
一級建築士事務所登録(上伊)G第64153号  
管理建築士 一級建築士登録第117275号

清水 裕 明

工事名	令和7年度 高遠中学校ほか空調設備設置工事	管理番号	2511
図名	長谷中学校 機械設備 管理教室棟 3階平面図	縮尺	A2版 1/200
機器表	機器表	図番	2M-03