



系 統 図

S=1:2500

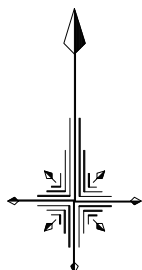

令和 8 年度				
工 事 名	伊那市公共下水道工事公共第8-1工区			
施工場所	伊那市 西町			
図 名	系 統 図			
市 長	課 長	図面		
助 役	設 計 者	番号	1	
伊 那 市 役 所				

平面図 縮尺1:500

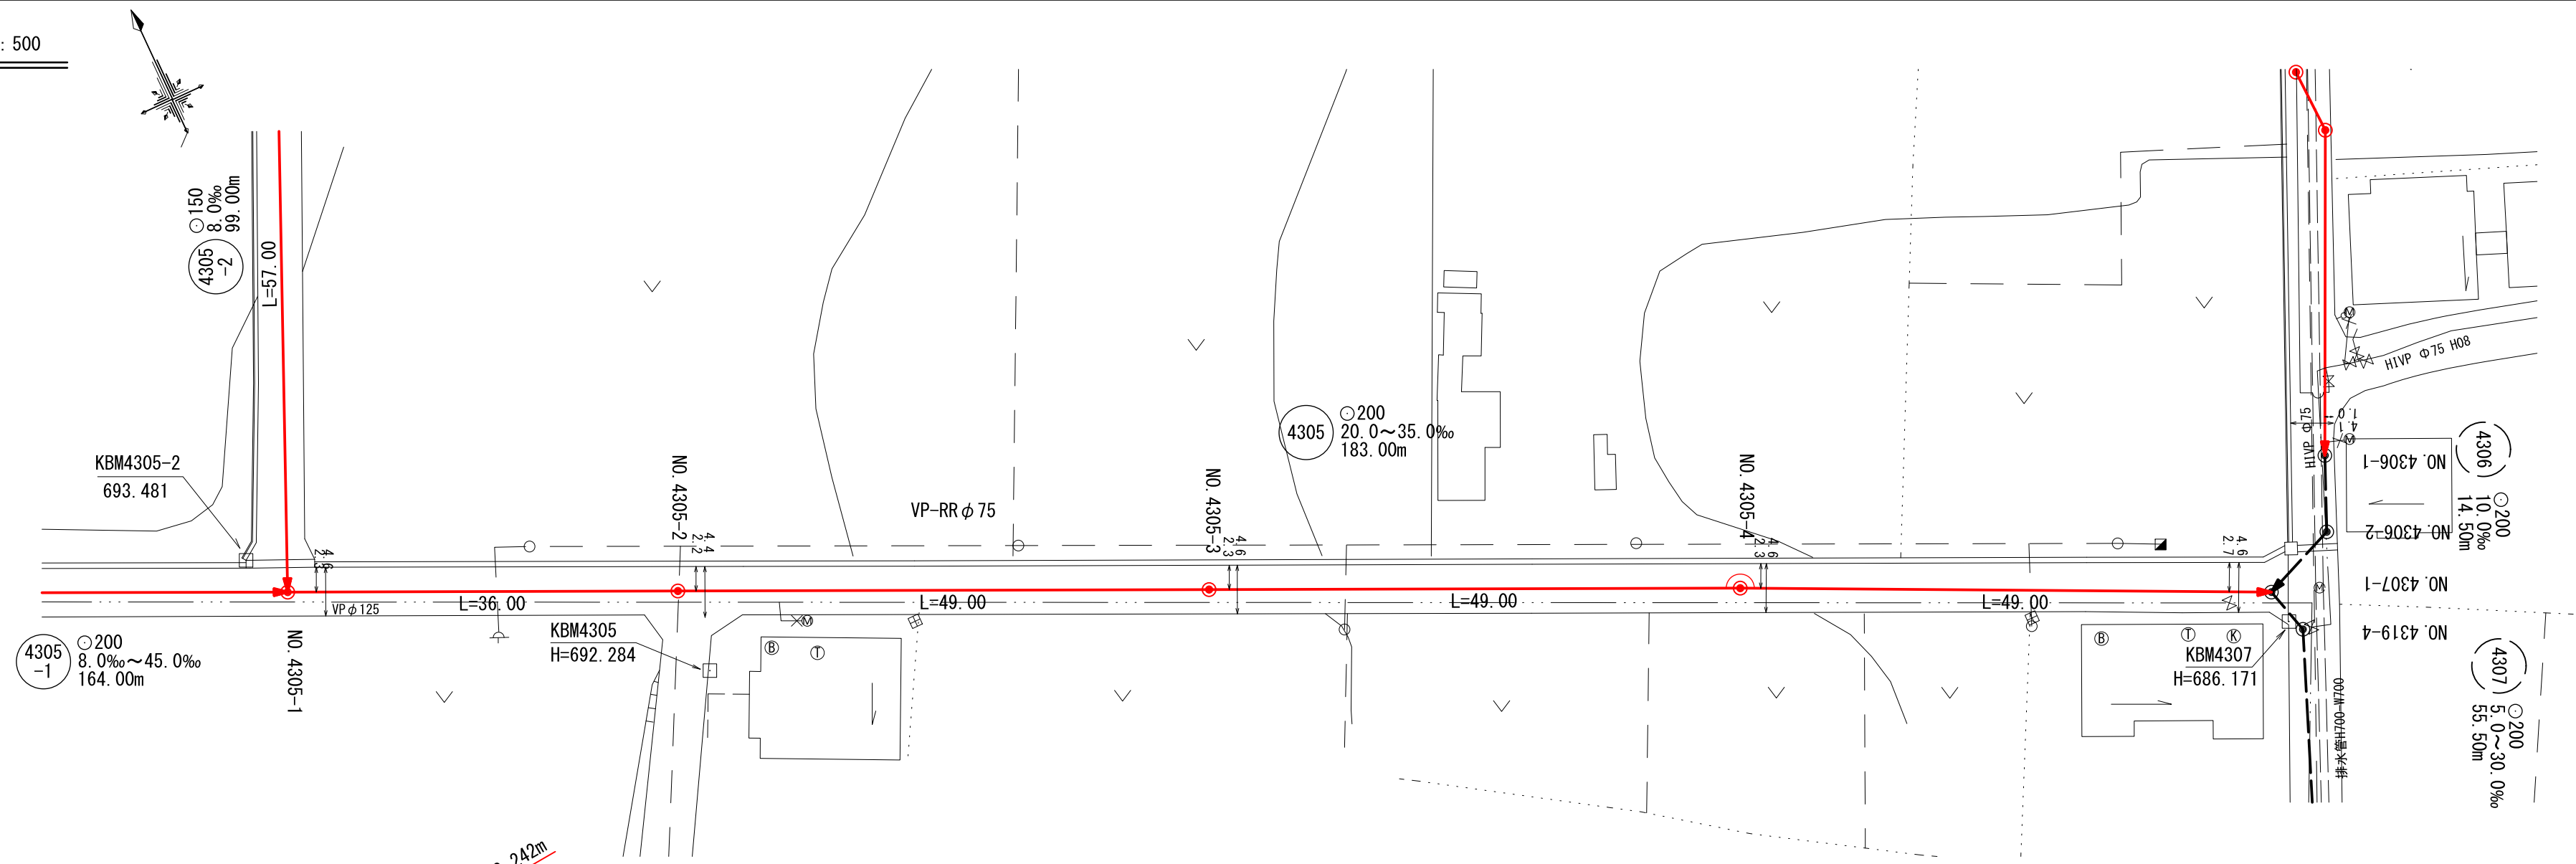


マンホール流入角度一覧表


4305		
マンホールNO.	流入1	流入2
4305-1	180-00-00	269-04-30
4305-2	180-00-00	
4305-3	180-00-00	
4305-4	179-25-10	
4307-1 (既設)	130-41-40	

※流入角度は、流出管を0°として時計回りに算出

横断面図 縮尺1:100

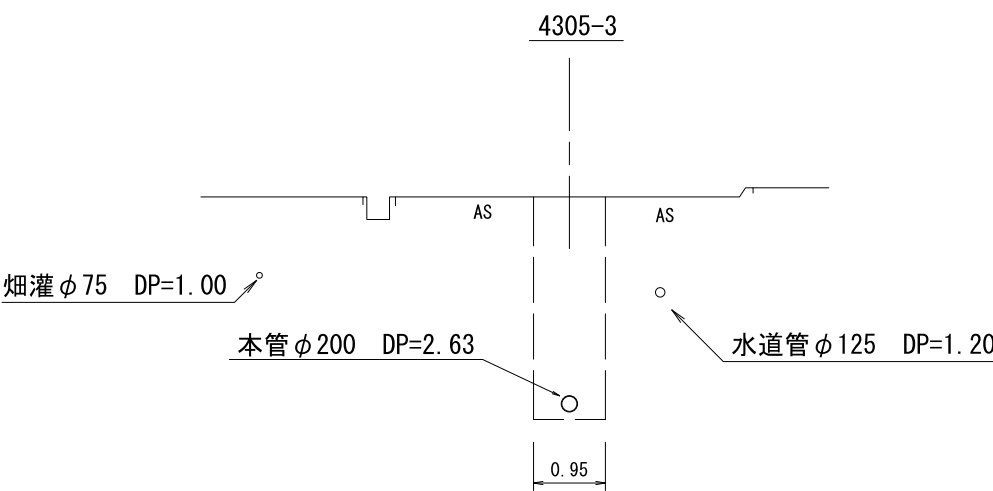


縦断面図 縮尺縦1:100 縮尺横1:500

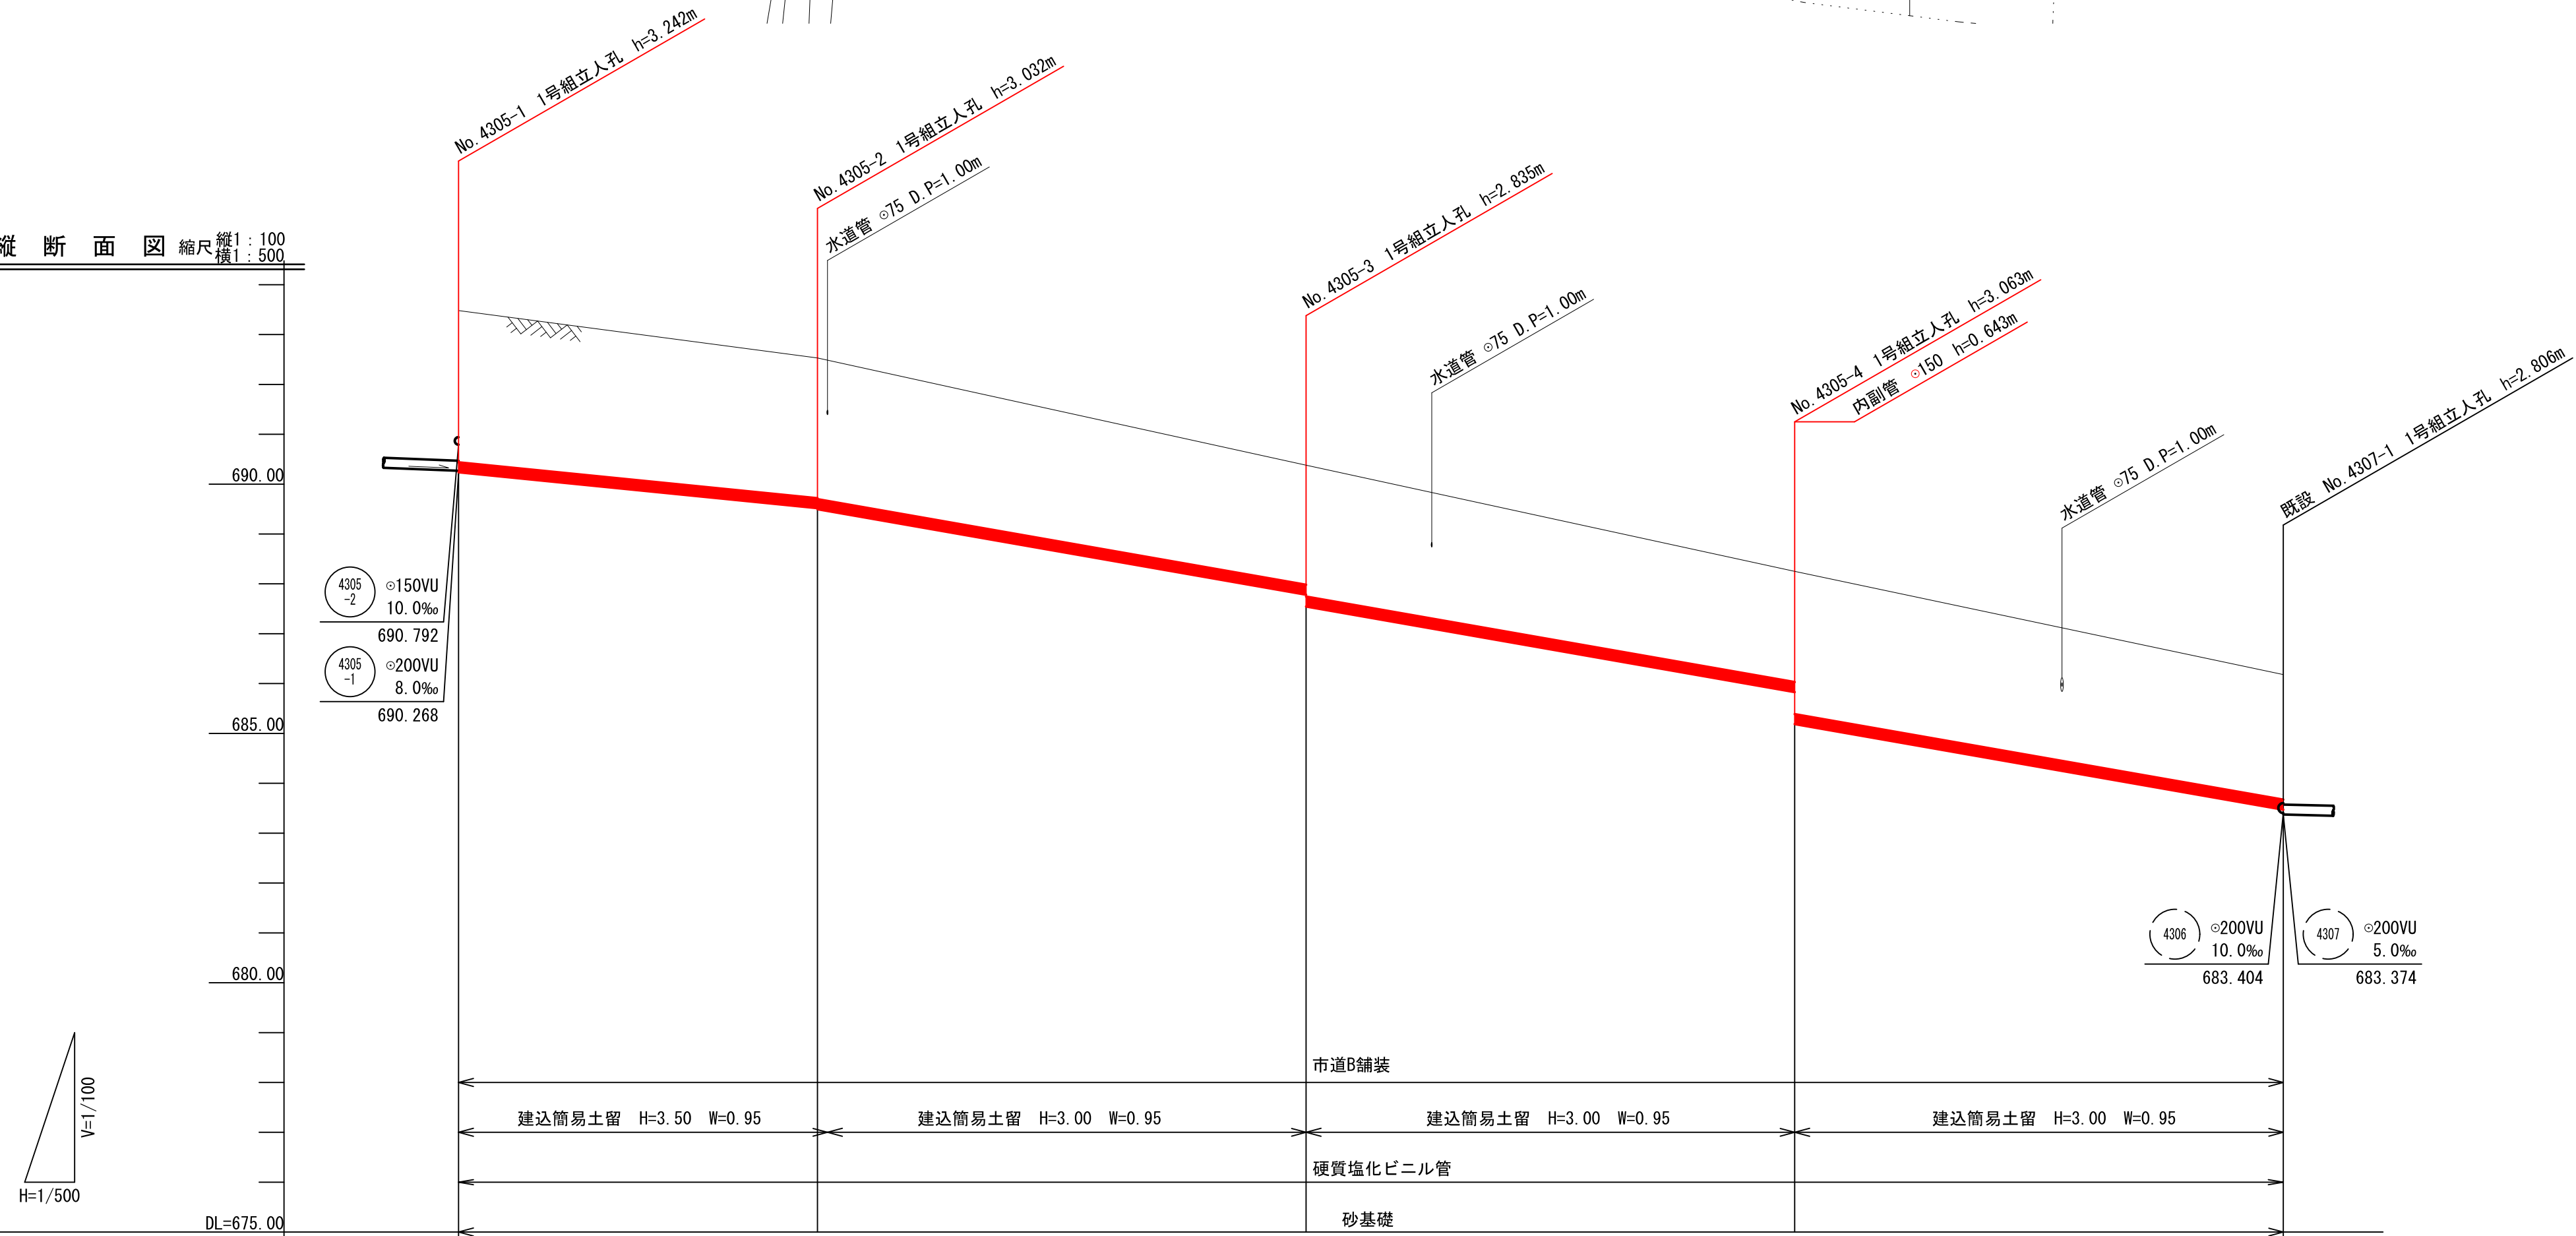

人孔間距離	36.00	49.00	49.00	49.00	
管路番号			4305		
管径(mm)			φ200		
勾配(‰)	20.0		35.0		
距離(m)			183.00		
地盤高	693.48	692.53	690.38	688.25	686.18
土被り	3.03	2.80 2.82	2.39 2.63	2.21 2.66	2.50
管底高	690.235	689.518 689.498	687.783 687.945	685.830 685.187	683.472
掘削深	3.355	3.120 3.140	2.705 2.943	2.528 3.171	2.816
追加距離	00.0	36.00	85.00	134.00	183.00

案内図

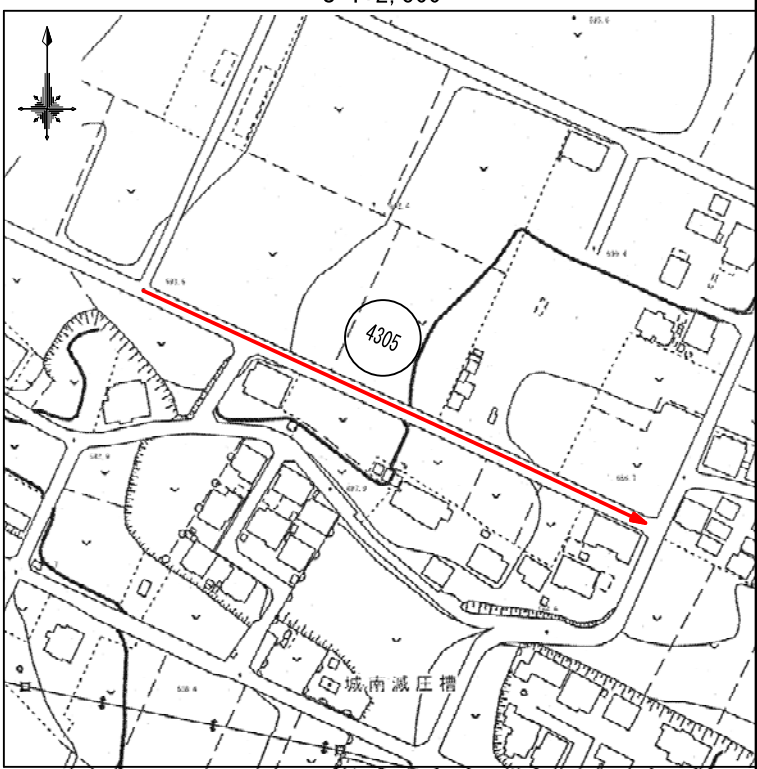


管路番号			
4305			

令和8年度

工事名	伊那市公共下水道工事 公共第8-1工区		
施工場所	伊那市 西町		
図名	平面図・縦断面図・横断面図		
市長	課長	図面	
助役	設計者	番号	2

伊那市役所

平面図 縮尺1:500

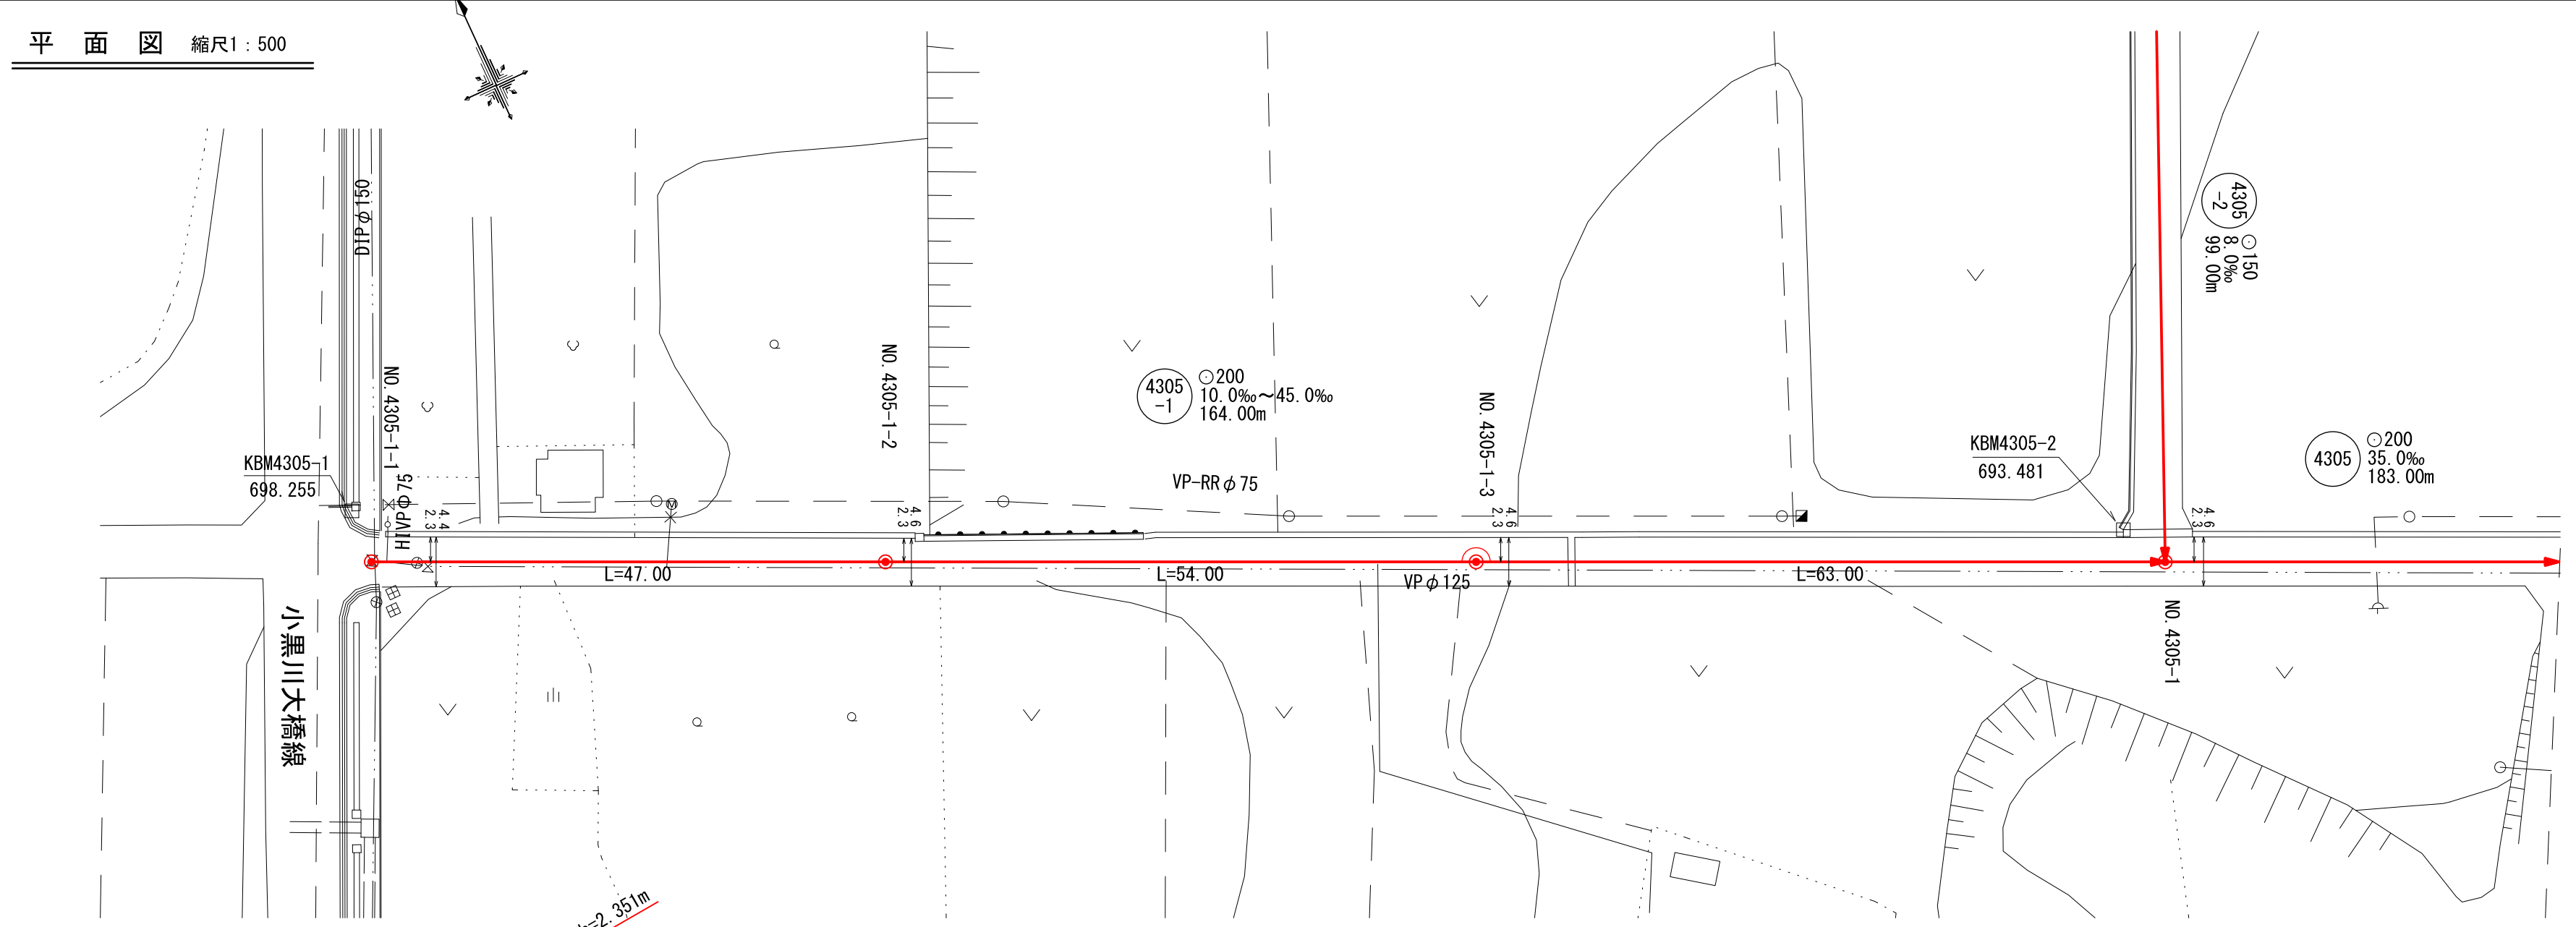


マンホール流入角度一覧表


4305-1	
マンホールNO.	流入1
4305-1-1	
4305-1-2	180-00-00
4305-1-3	180-00-00
4305-1	

※流入角度は、流出管を0°として時計回りに算出

横断面図 縮尺1:100

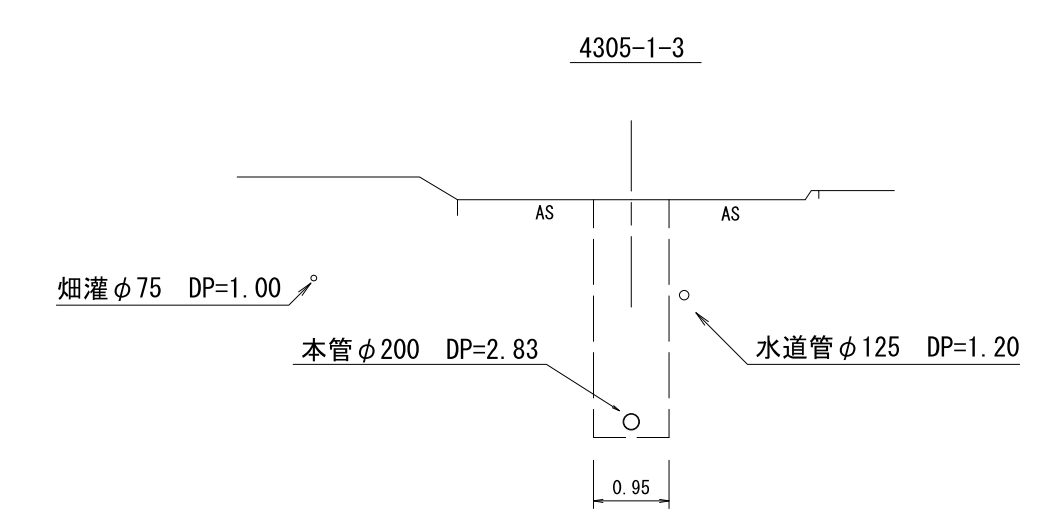


縦断面図 縮尺縦1:100 横1:500

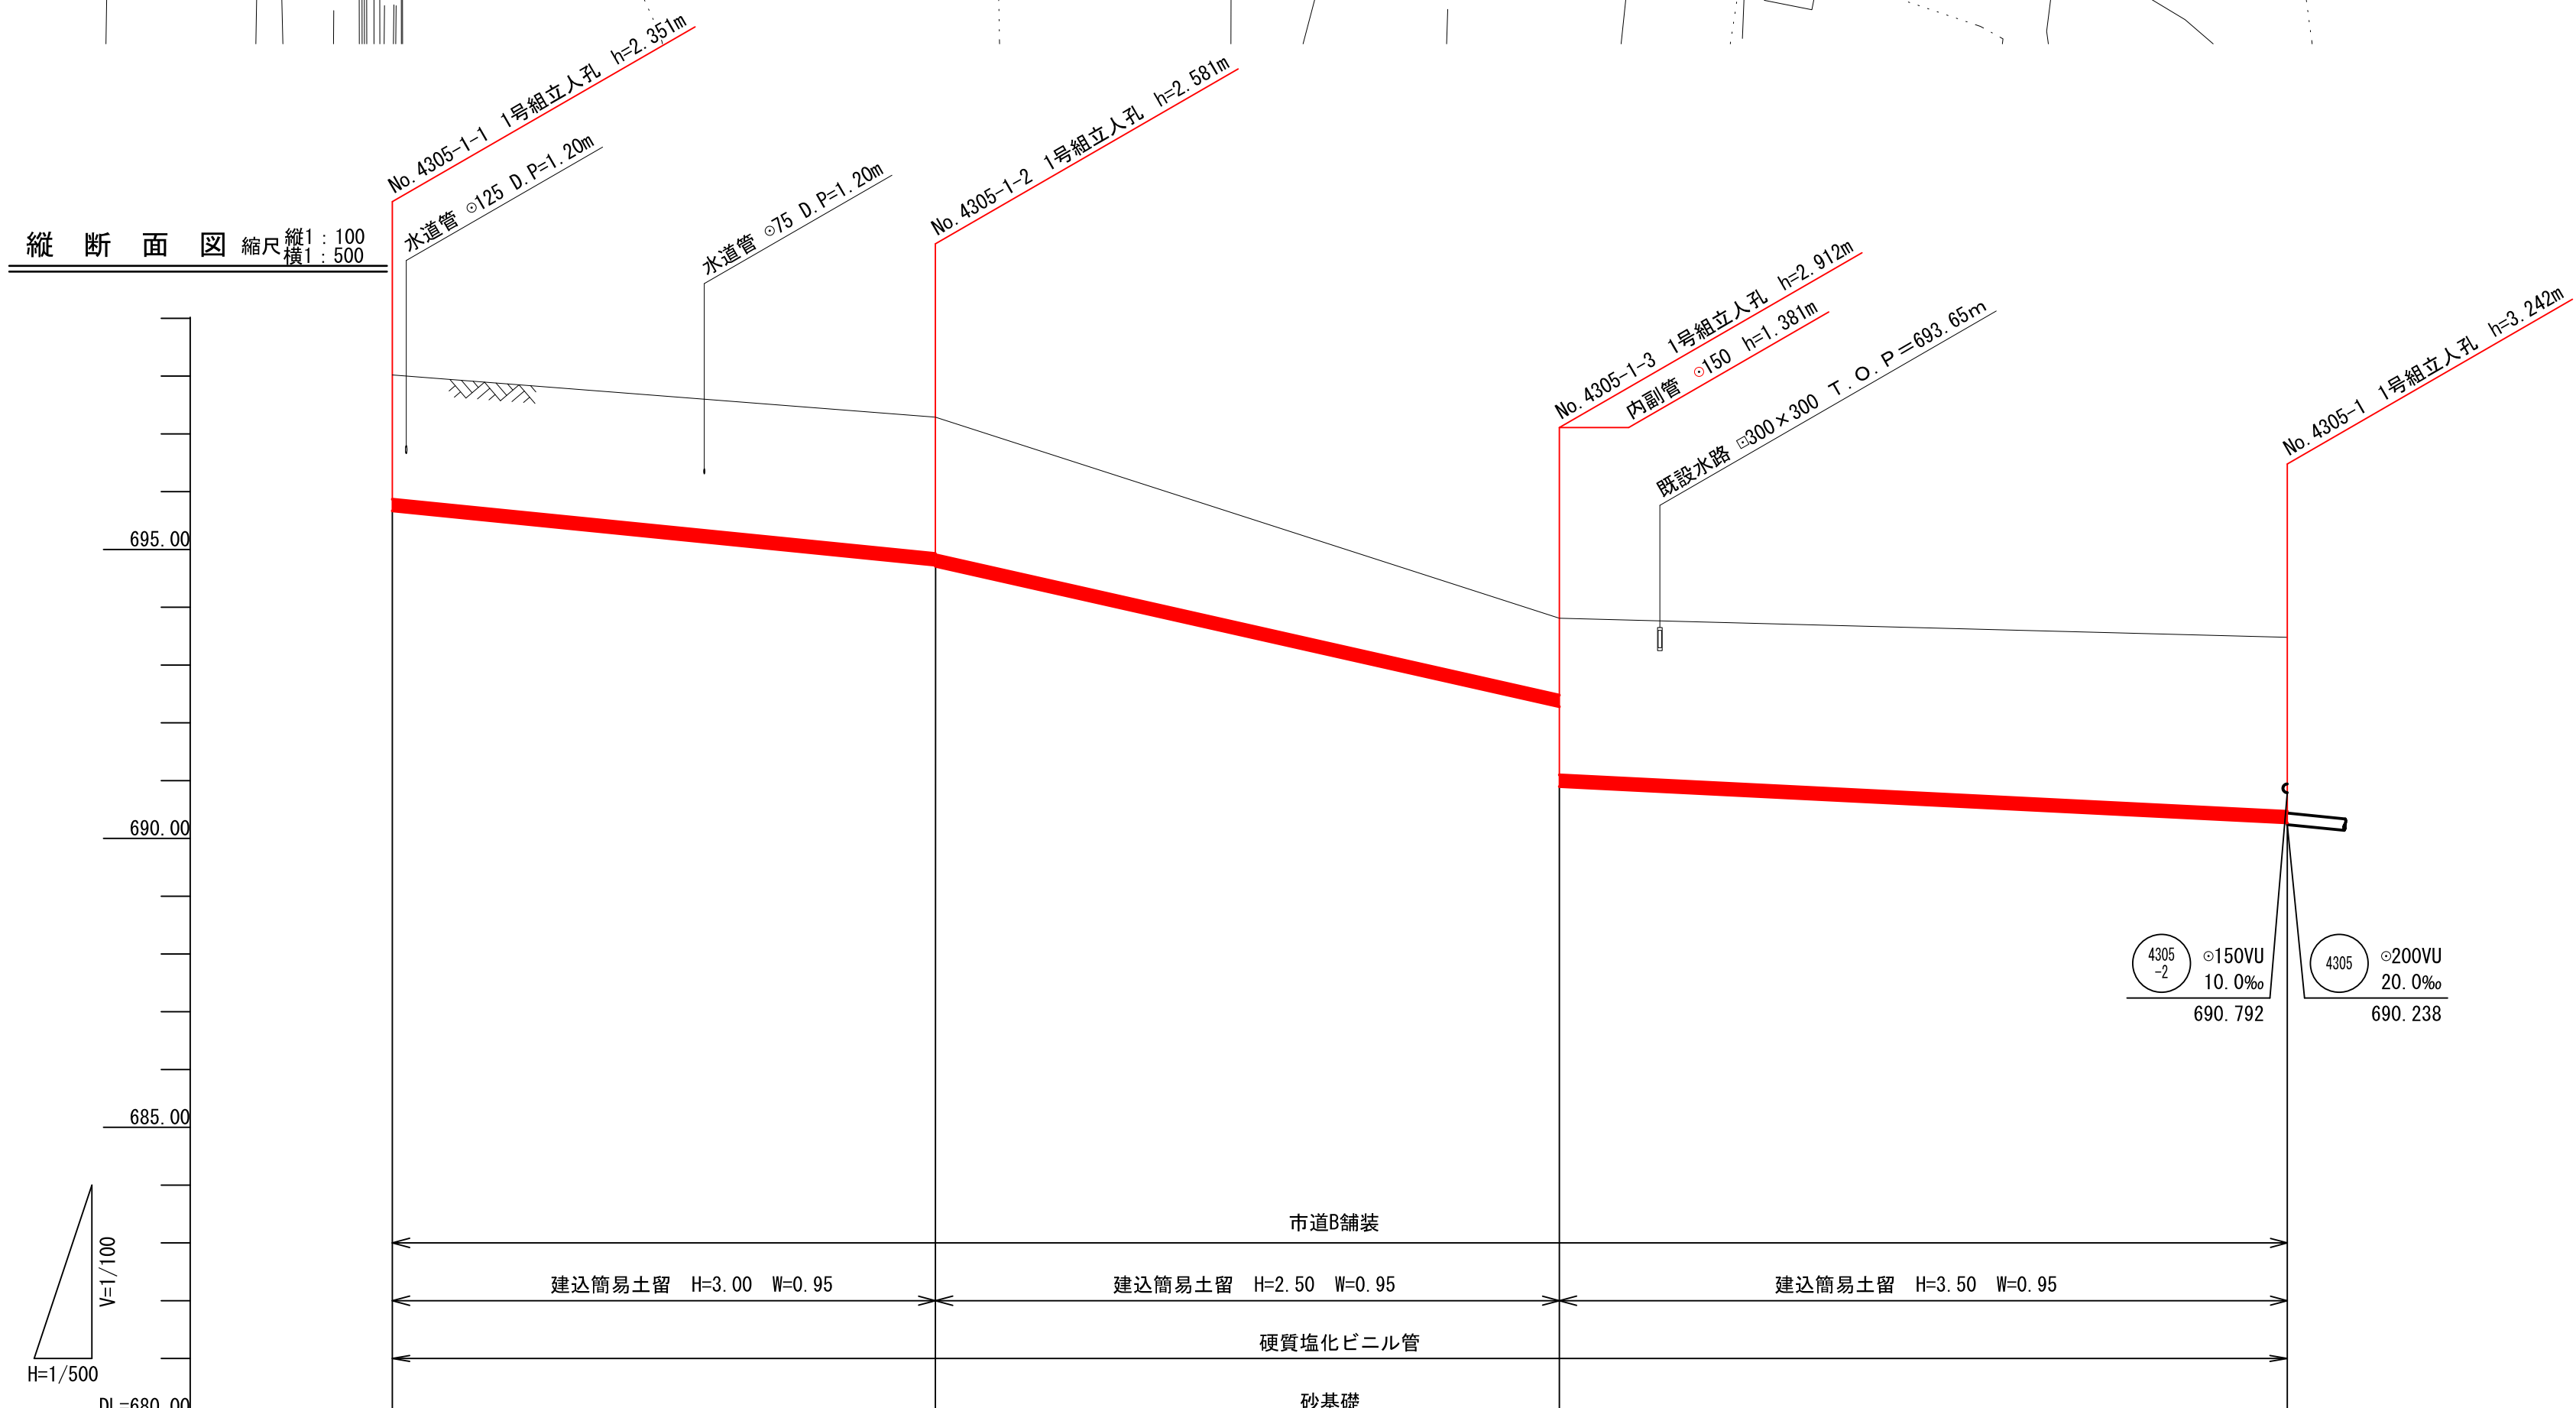

人孔間距離	47.00	54.00	63.00
管路番号	4305-1		
管径(mm)	φ200		
勾配(‰)	20.0	45.0	10.0
距離(m)	164.00		
地盤高	698.02	697.29	693.48
土被り	2.14	2.35 2.37	1.32 2.70 3.00
管底高	695.669	694.729 694.709	692.279 690.898 690.238
掘削深	2.459	2.669 2.689	1.639 3.020 3.320
追加距離	0.00	47.00	101.00 164.00


案内図

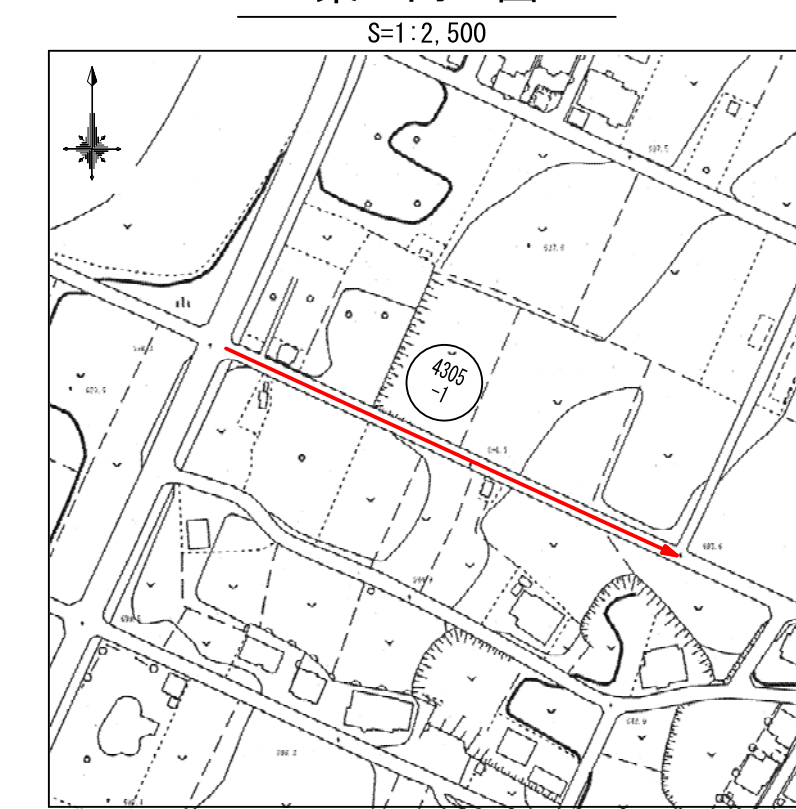


管路番号			
4305-1			

令和8年度				
工事名	伊那市公共下水道工事 公共第8-1工区			
施工場所	伊那市 西町			
図名	平面図・縦断面図・横断面図			
市長	課長	図面		
助役	設計者	番号	3	
伊那市役所				

平面図 縮尺1:500

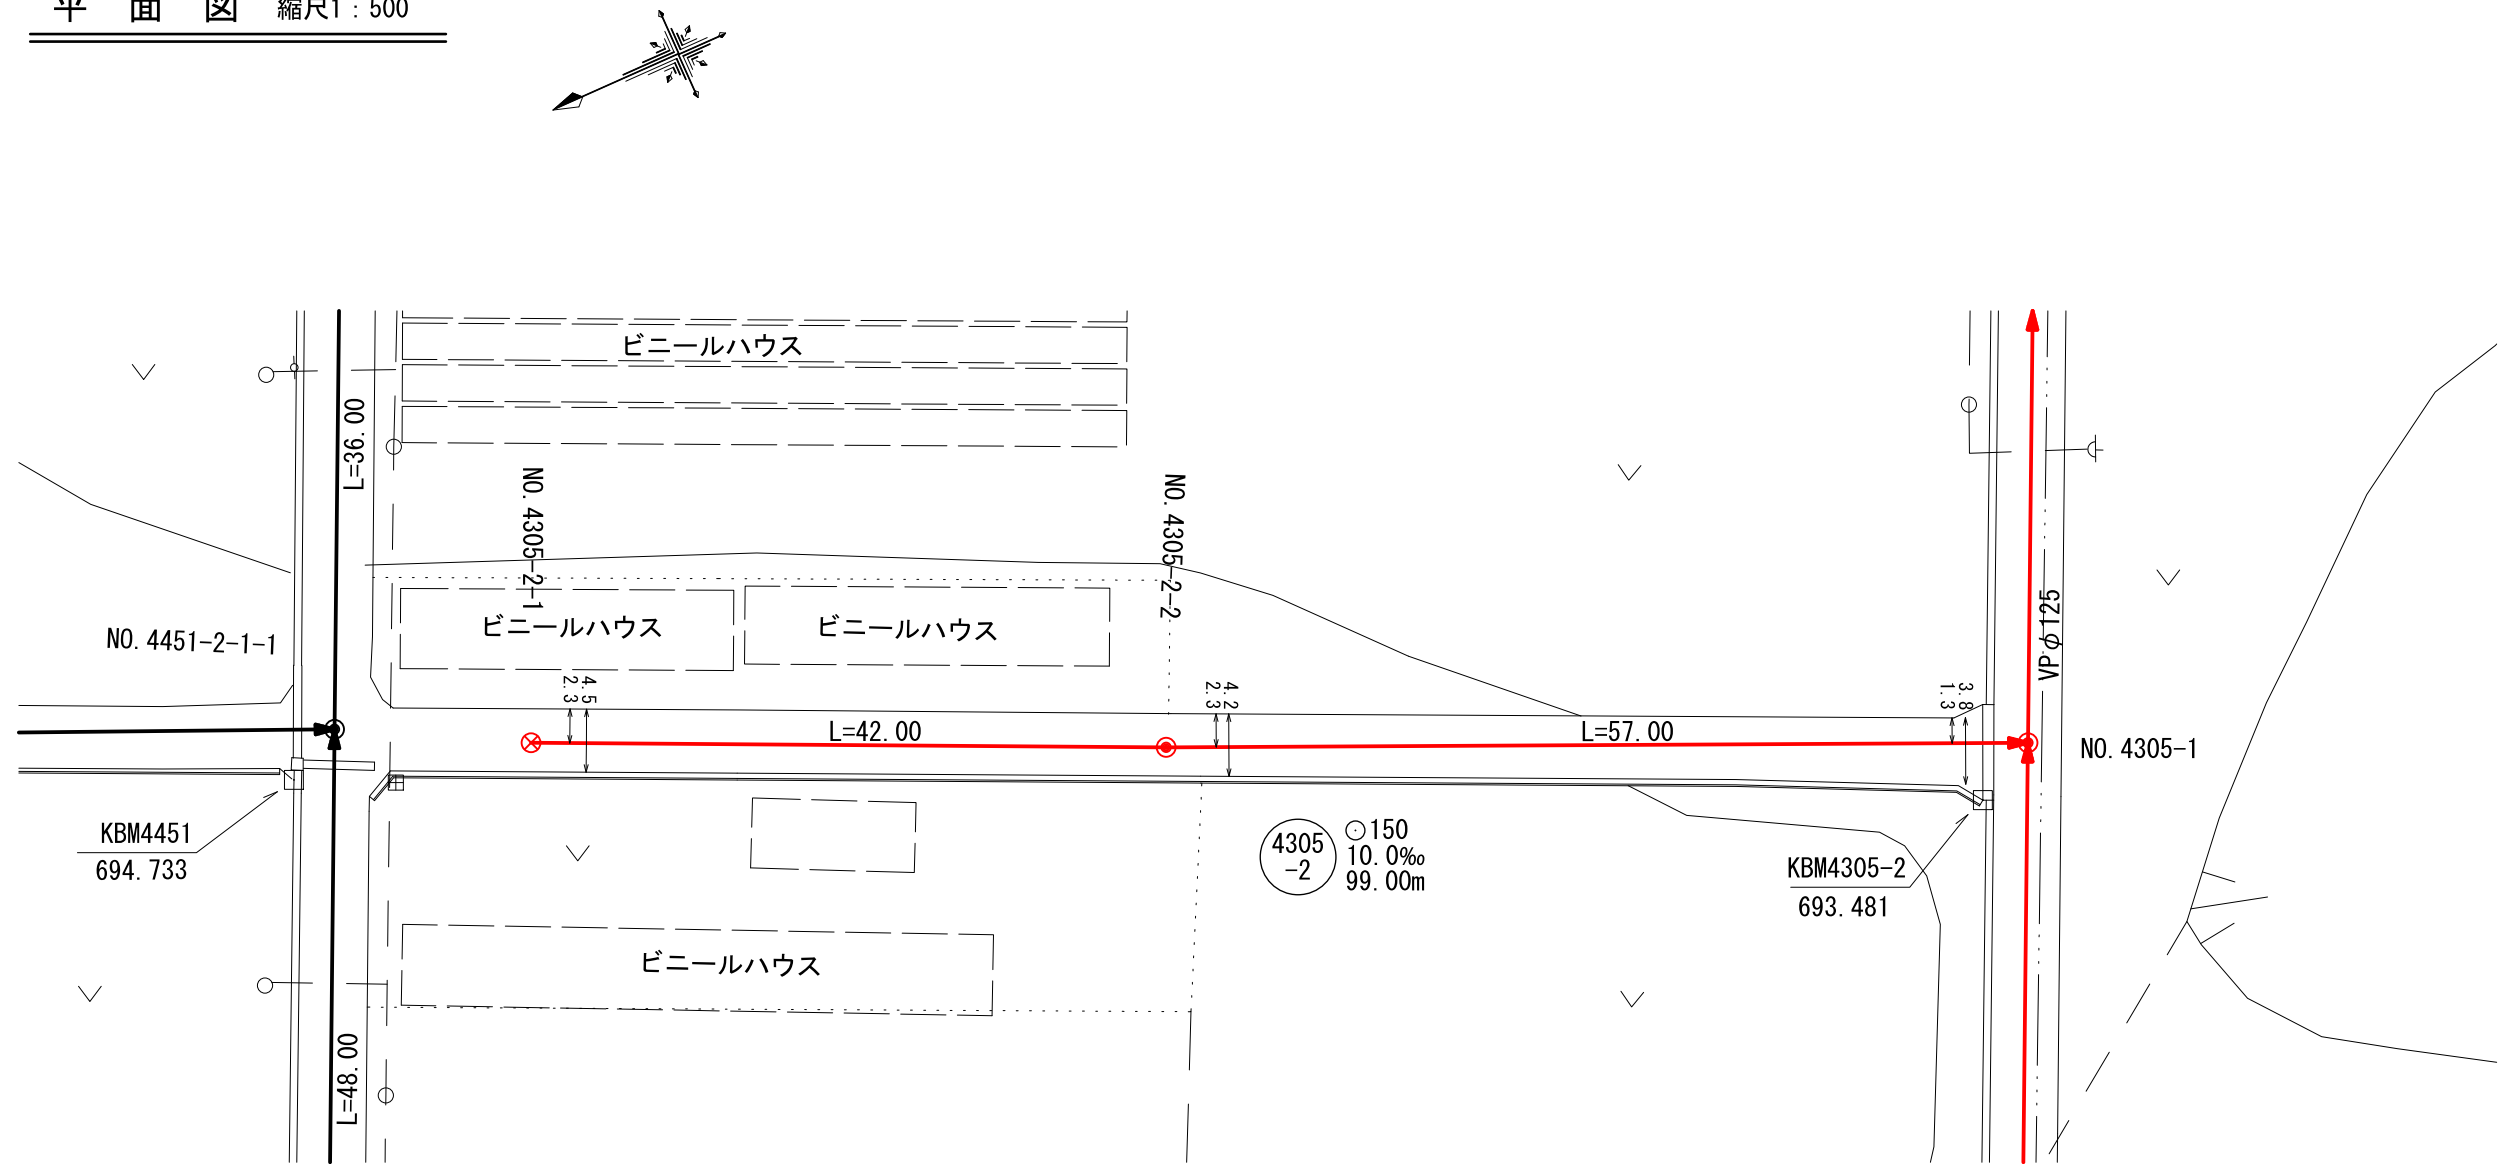

横断面図 縮尺1:100

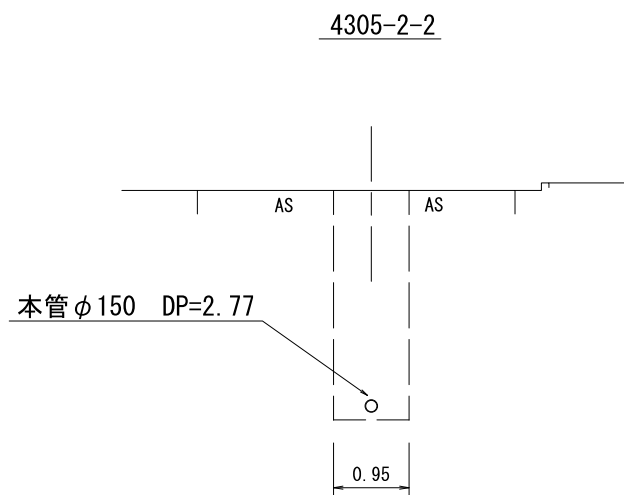


マンホール流入角度一覧表


4305-2	
マンホールNO.	流入1
4305-2-1	
4305-2-2	180-42-55
4305-1	

※流入角度は、流出管を0°として時計回りに算出

縦断面図 縮尺縦1:100 横1:500

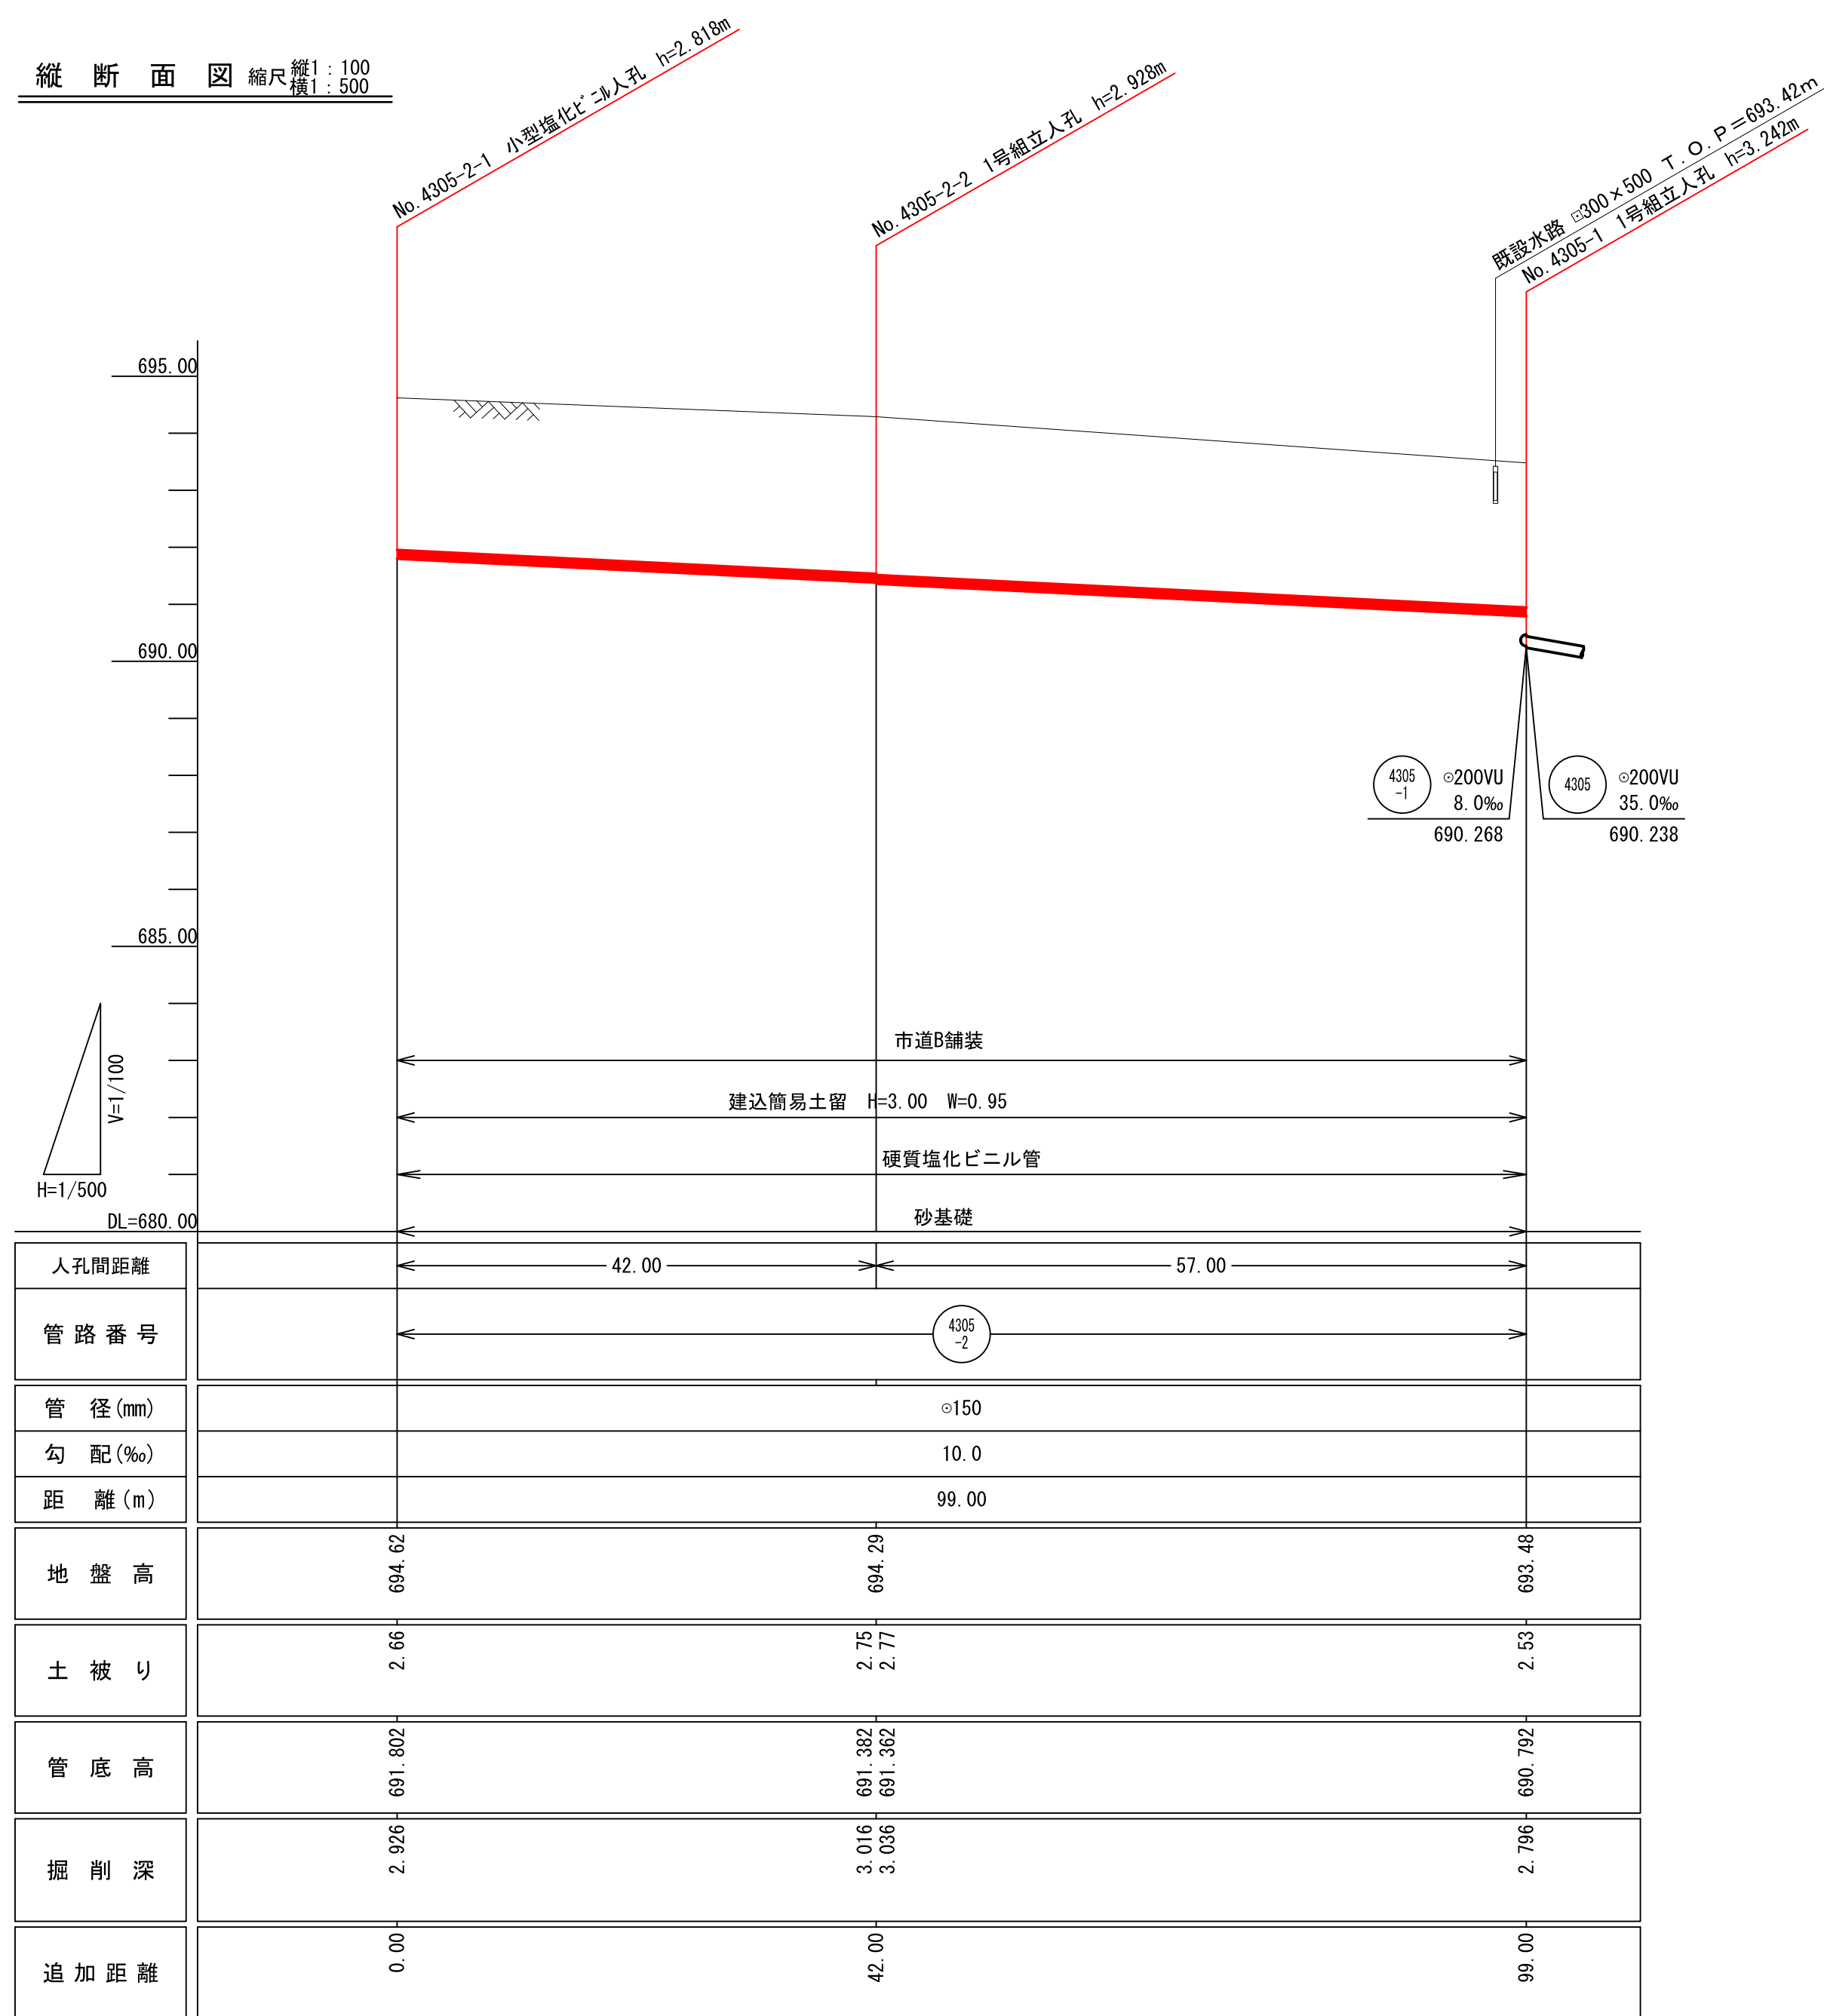


案内図

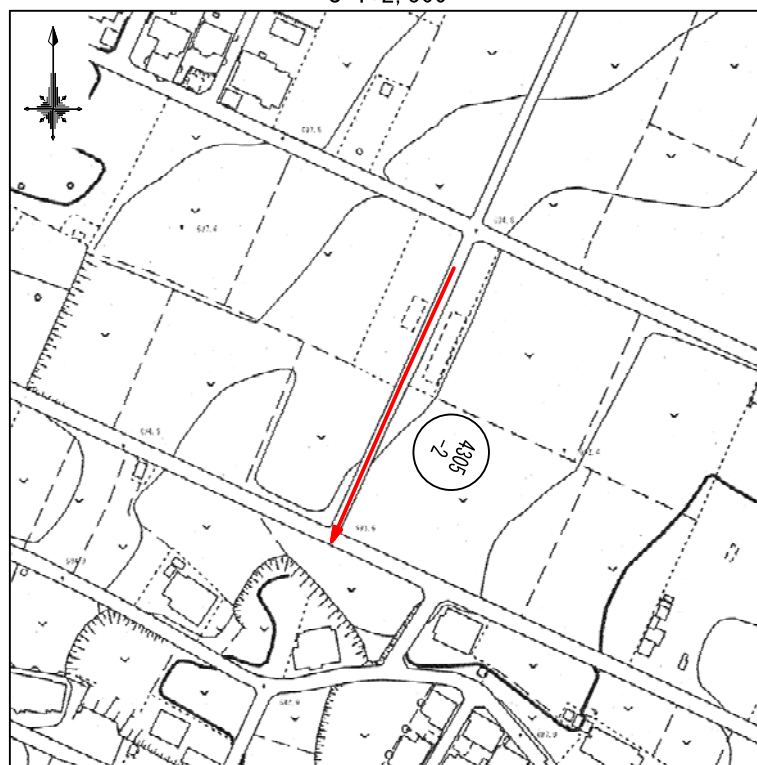


管路番号			
4305-2			

令和8年度				
工事名	伊那市公共下水道工事 公共第8-1工区			
施工場所	伊那市 西町			
図名	平面図・縦断面図・横断面図			
市長	課長	図面		
助役	設計者	番号	4	
伊那市役所				


平面図 縮尺1:500

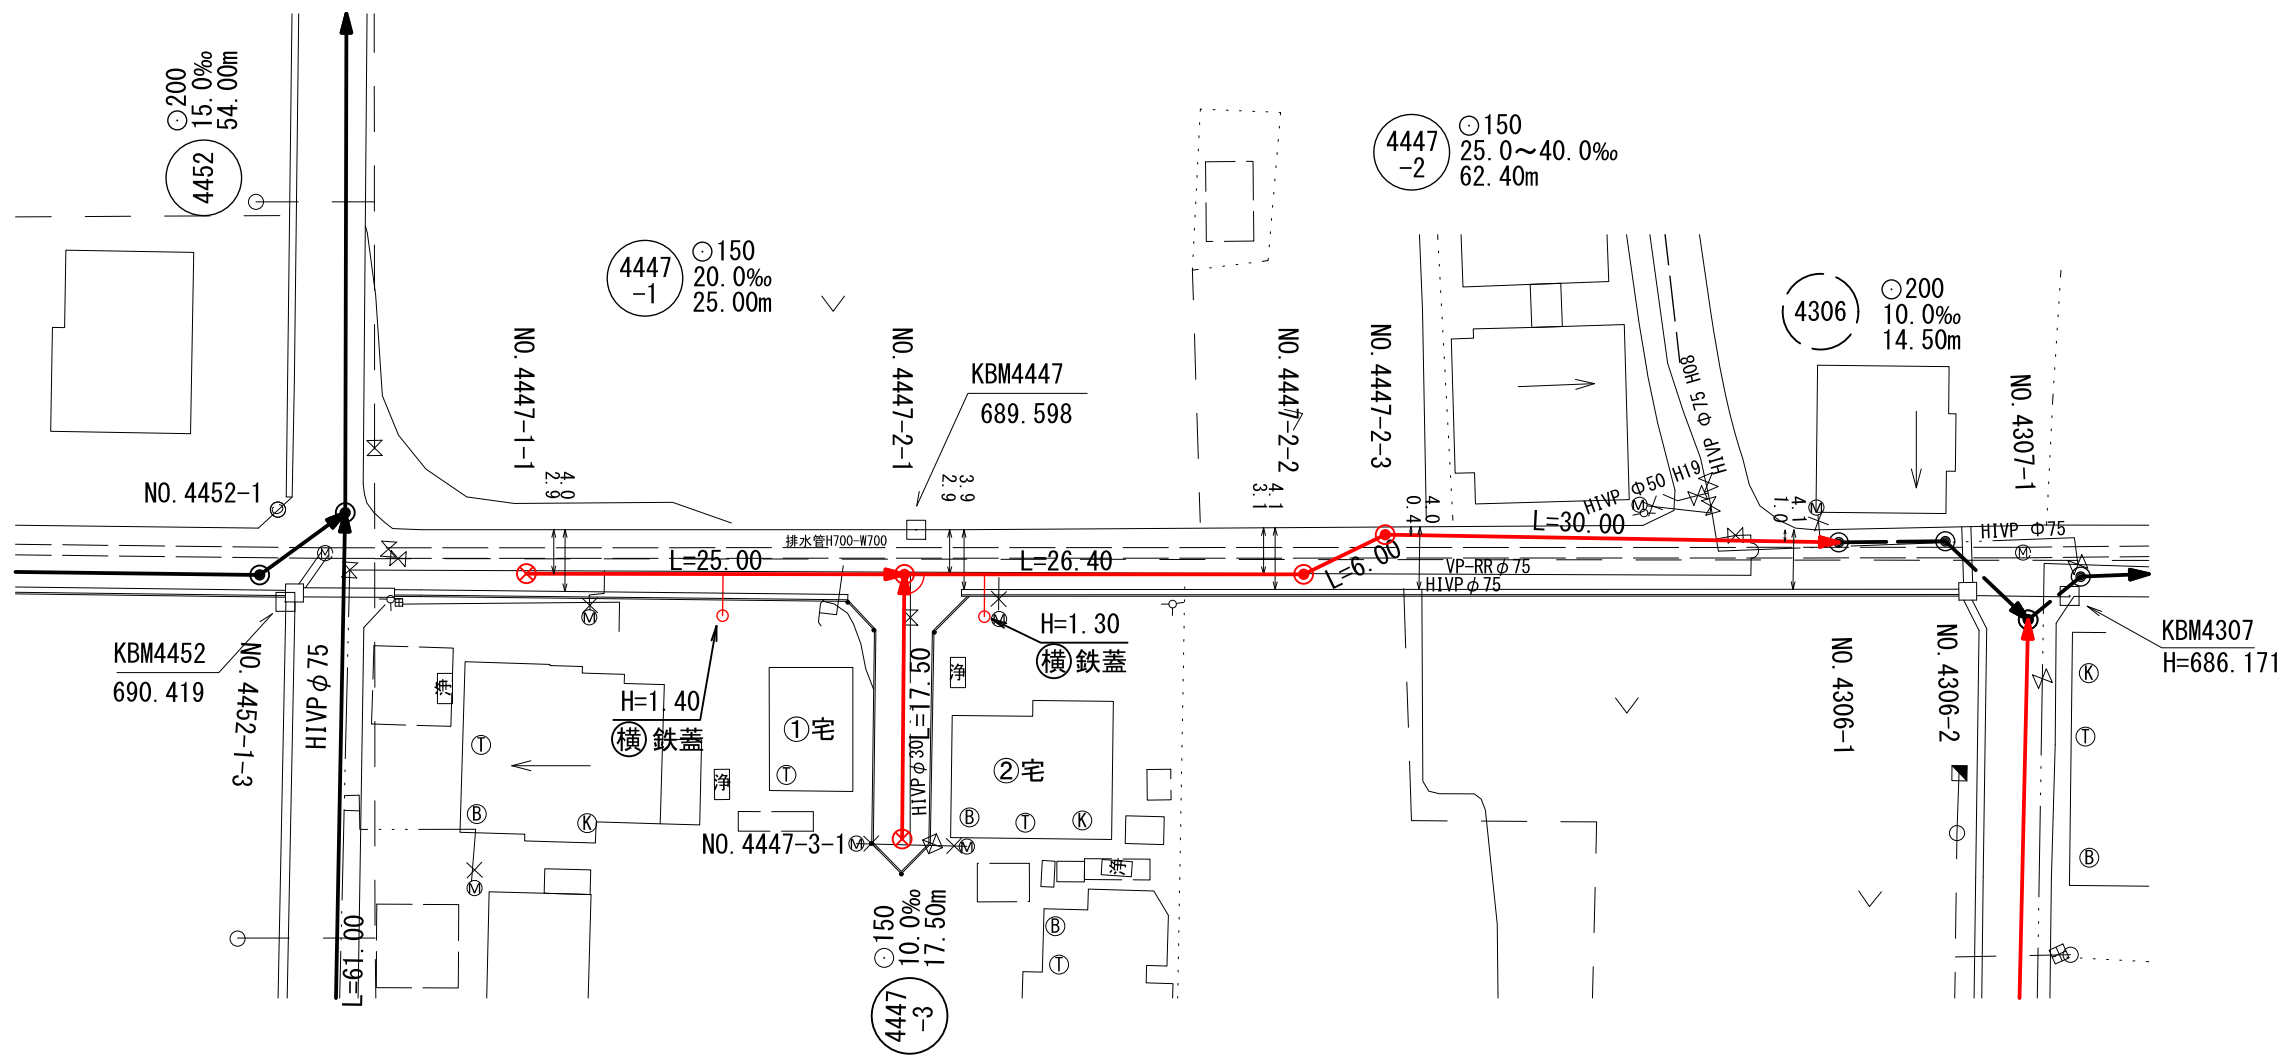

縦断面図 縮尺縦1:100 横1:500

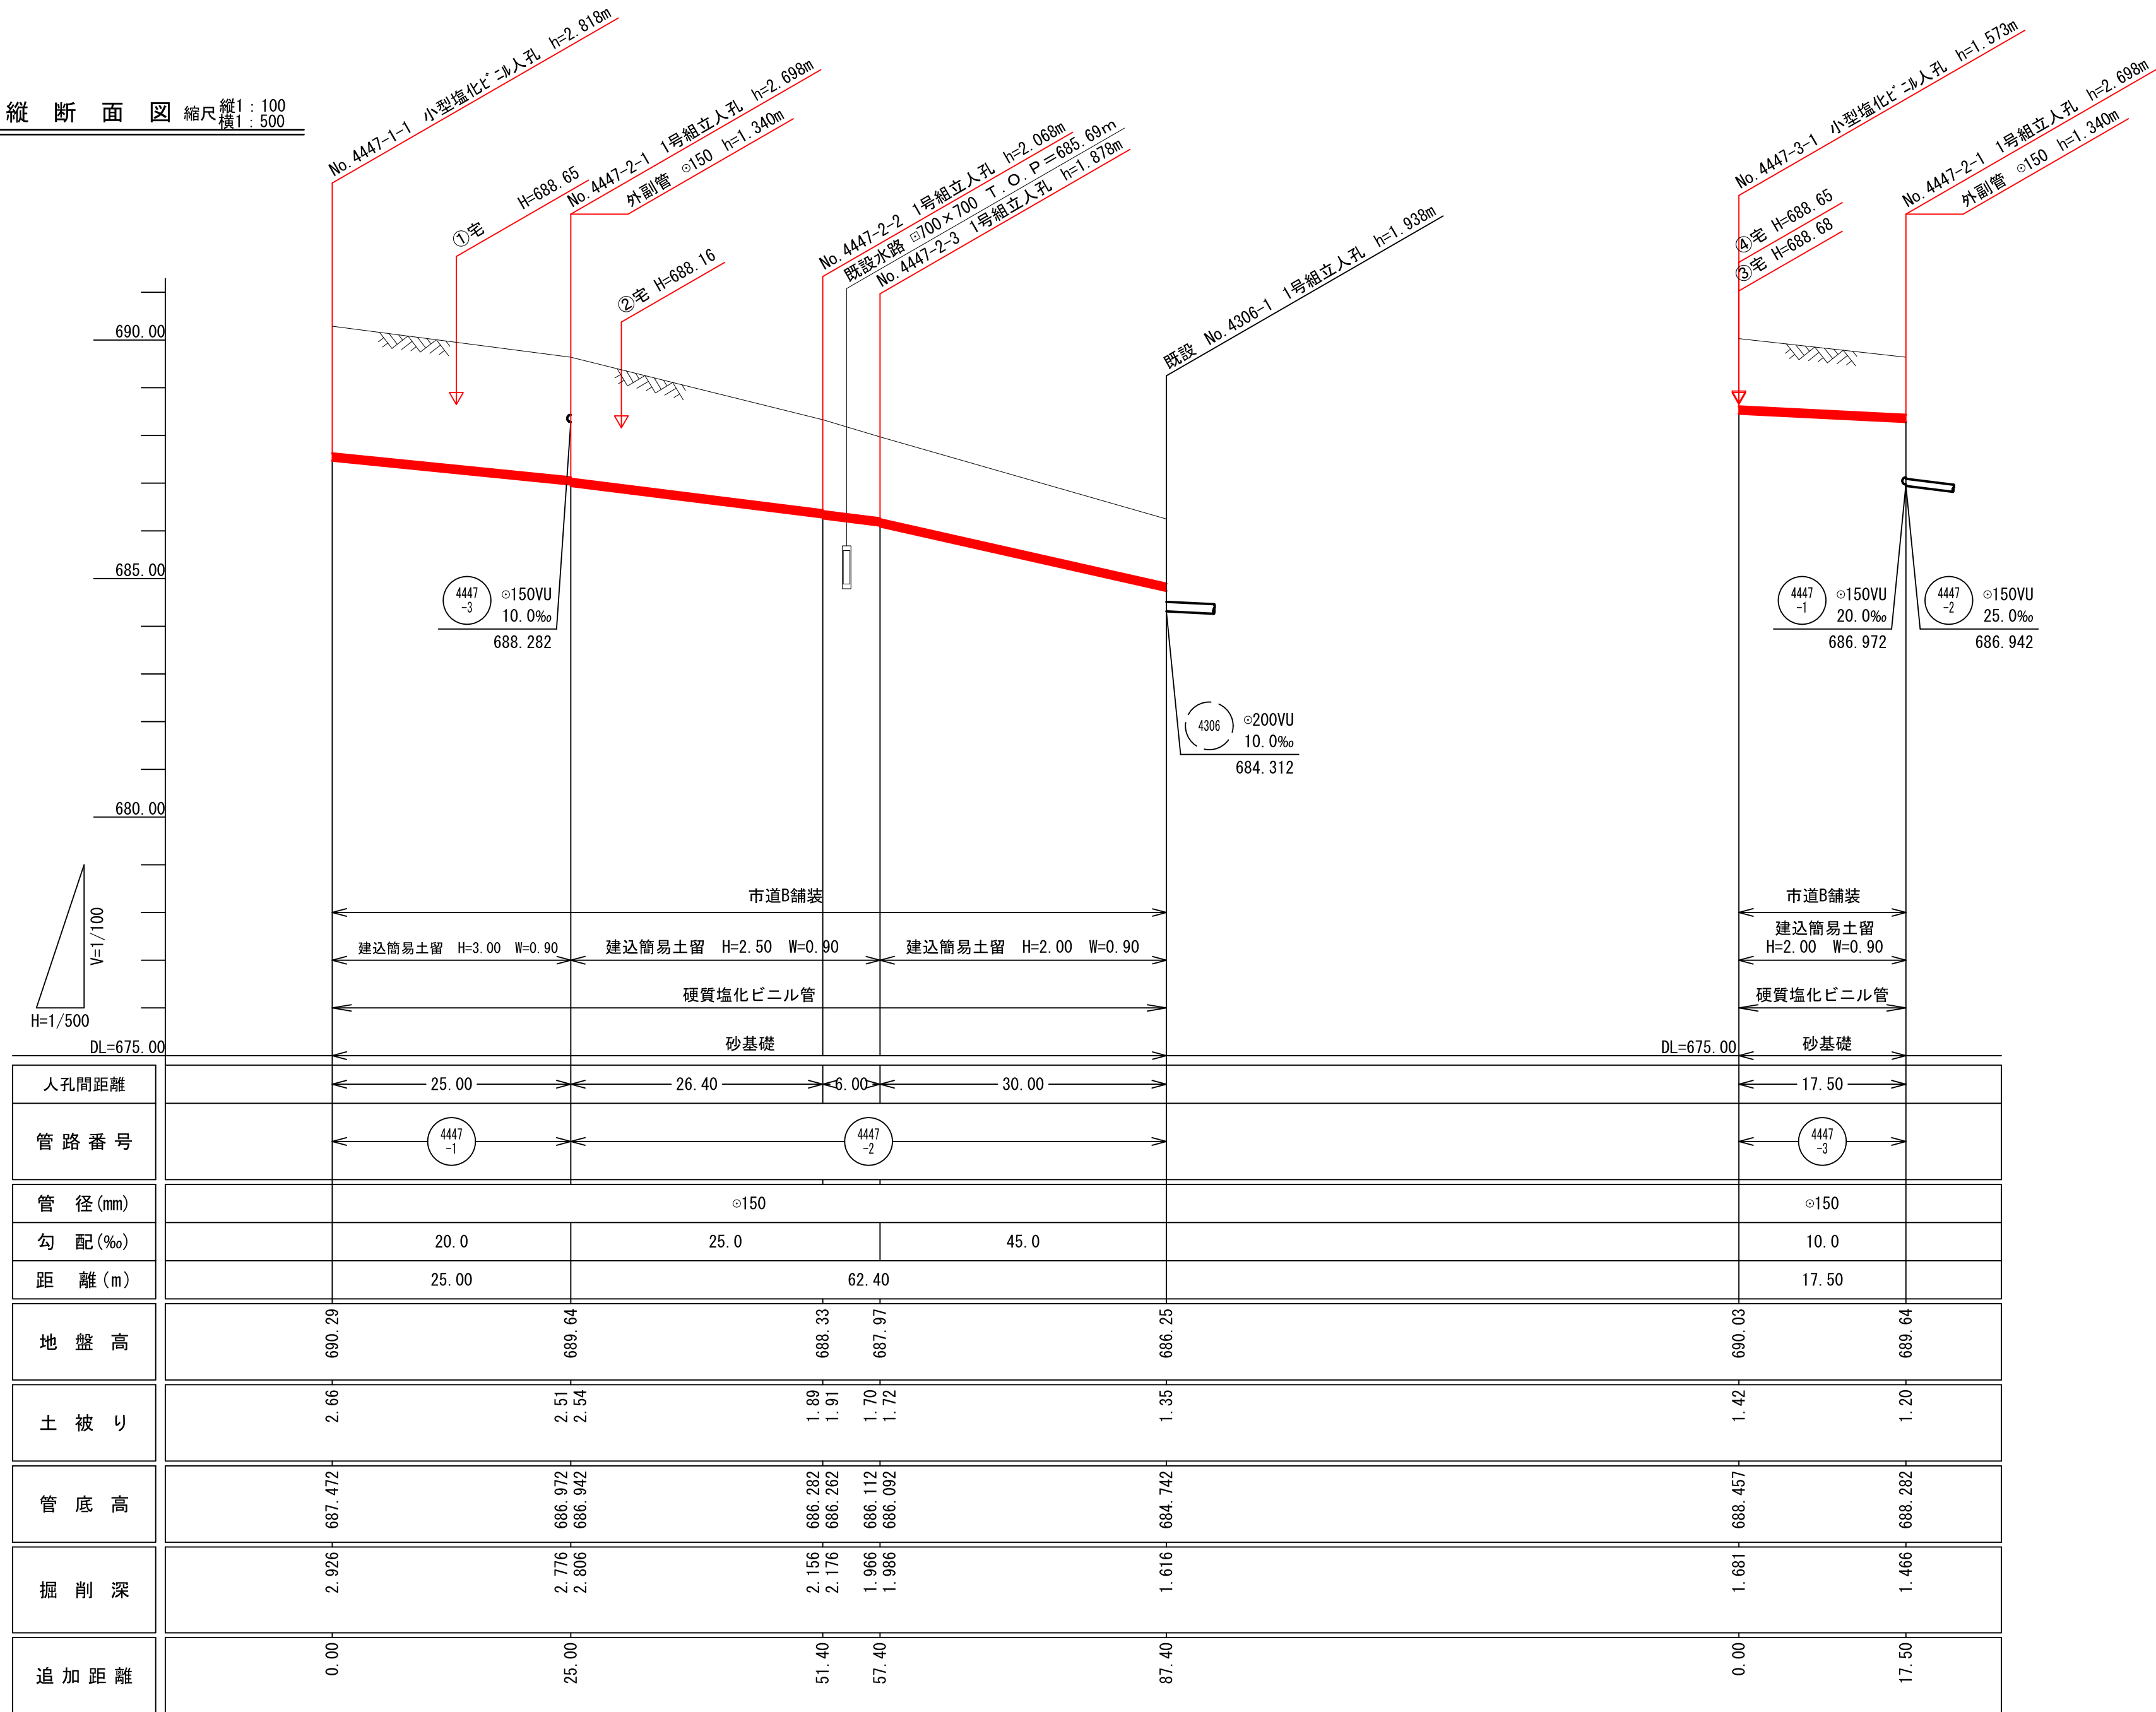

横断面図 縮尺1:100

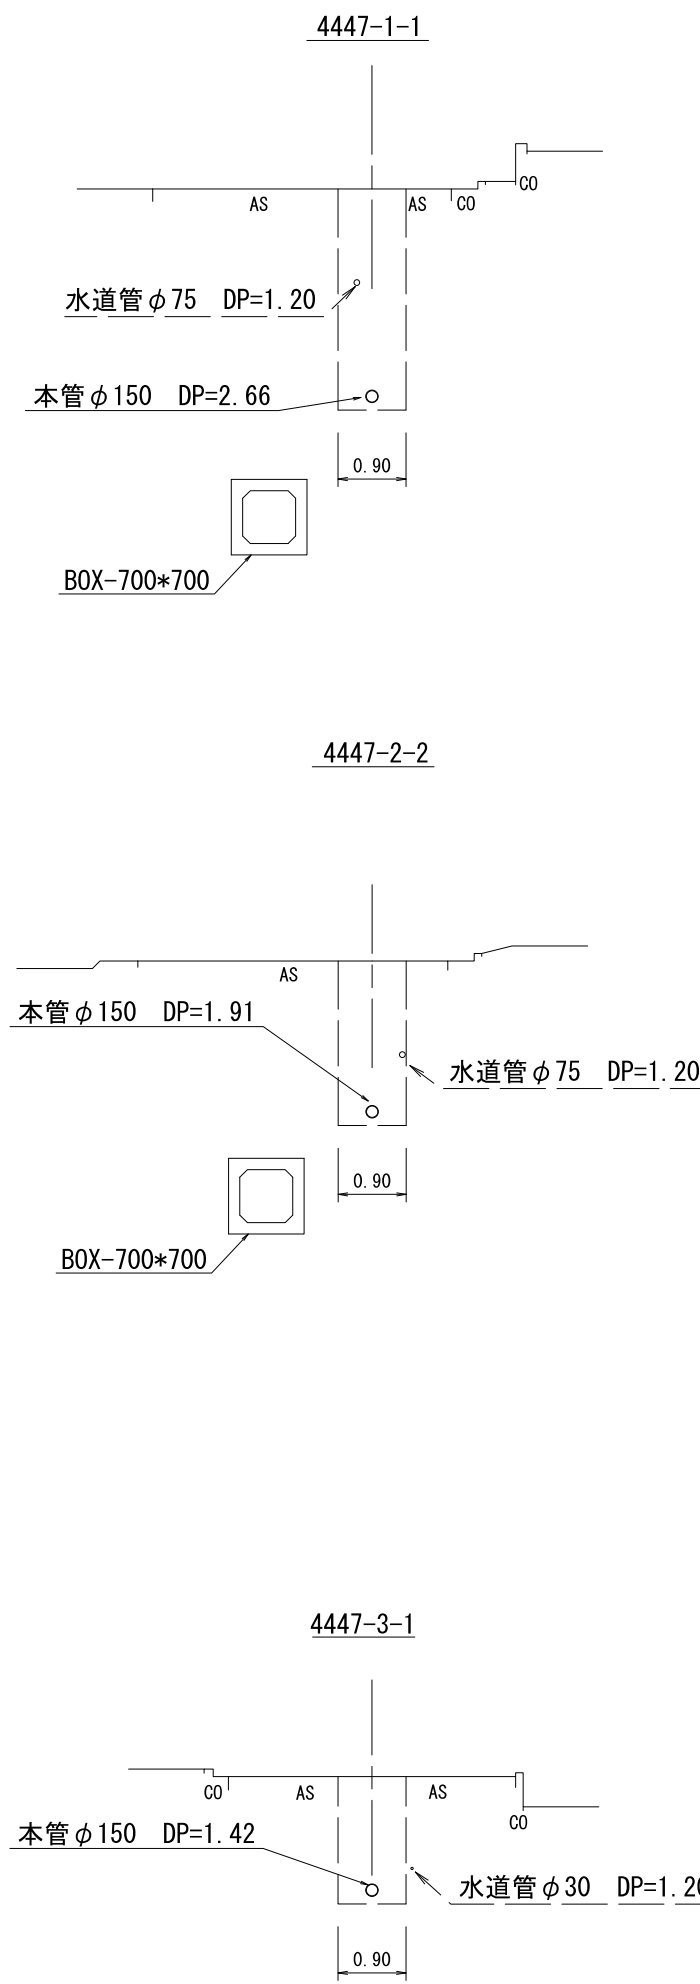


マンホール流入角度一覧表

4447-1、4447-2、4447-3		
マンホールNO.	流入1	流入2
4447-1-1		
4447-2-1	180-07-45	90-31-10
4447-2-2	205-53-00	
4447-2-3	153-08-45	
4306-1 (既設)	181-31-00	

※流入角度は、流出管を0°として時計回りに算出

案内図

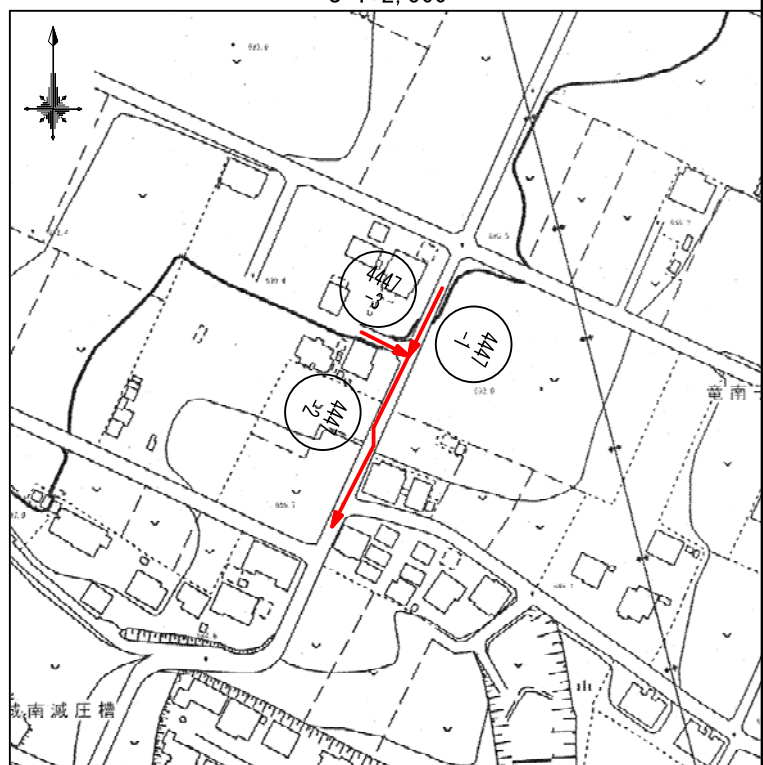

管路番号			
4447-1	4447-2		
4447-3			

令和8年度

工 事 名	伊那市公共下水道工事 公共第8-1工区		
施工場所	伊那市 西町		
図 名	平面図・縦断面図・横断面図		
市 長	課 長	図面	
助 役	設 計 者	番号	5

伊 那 市 役 所